


平成30年度国立大学法人等施設整備実施事業<当初予算(一般会計)>

建 物 配 置 図

※ 縮尺は目安であり、厳密な数値を示すものではありません。

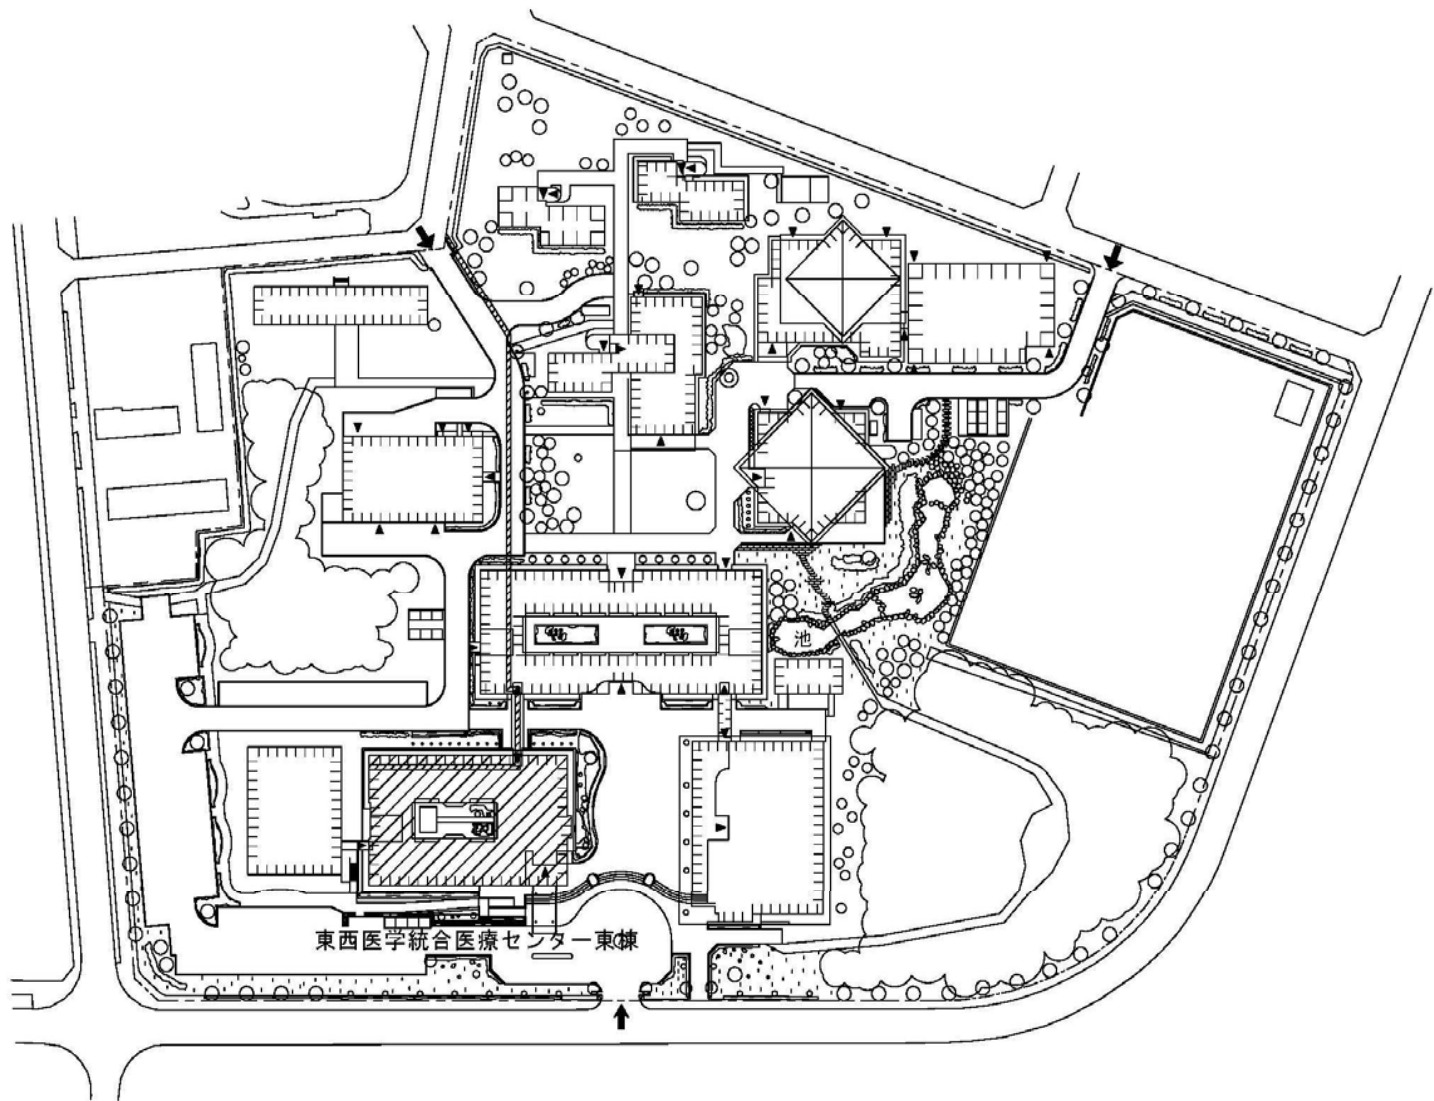


東西医学統合医療センター東棟




(春日他)ライフライン再生(空調設備)

団地名	002 春日	事業名	筑波技術大学(春日)ライフライン再生(空調設備)	配置図	1/2000
-----	--------	-----	--------------------------	-----	--------

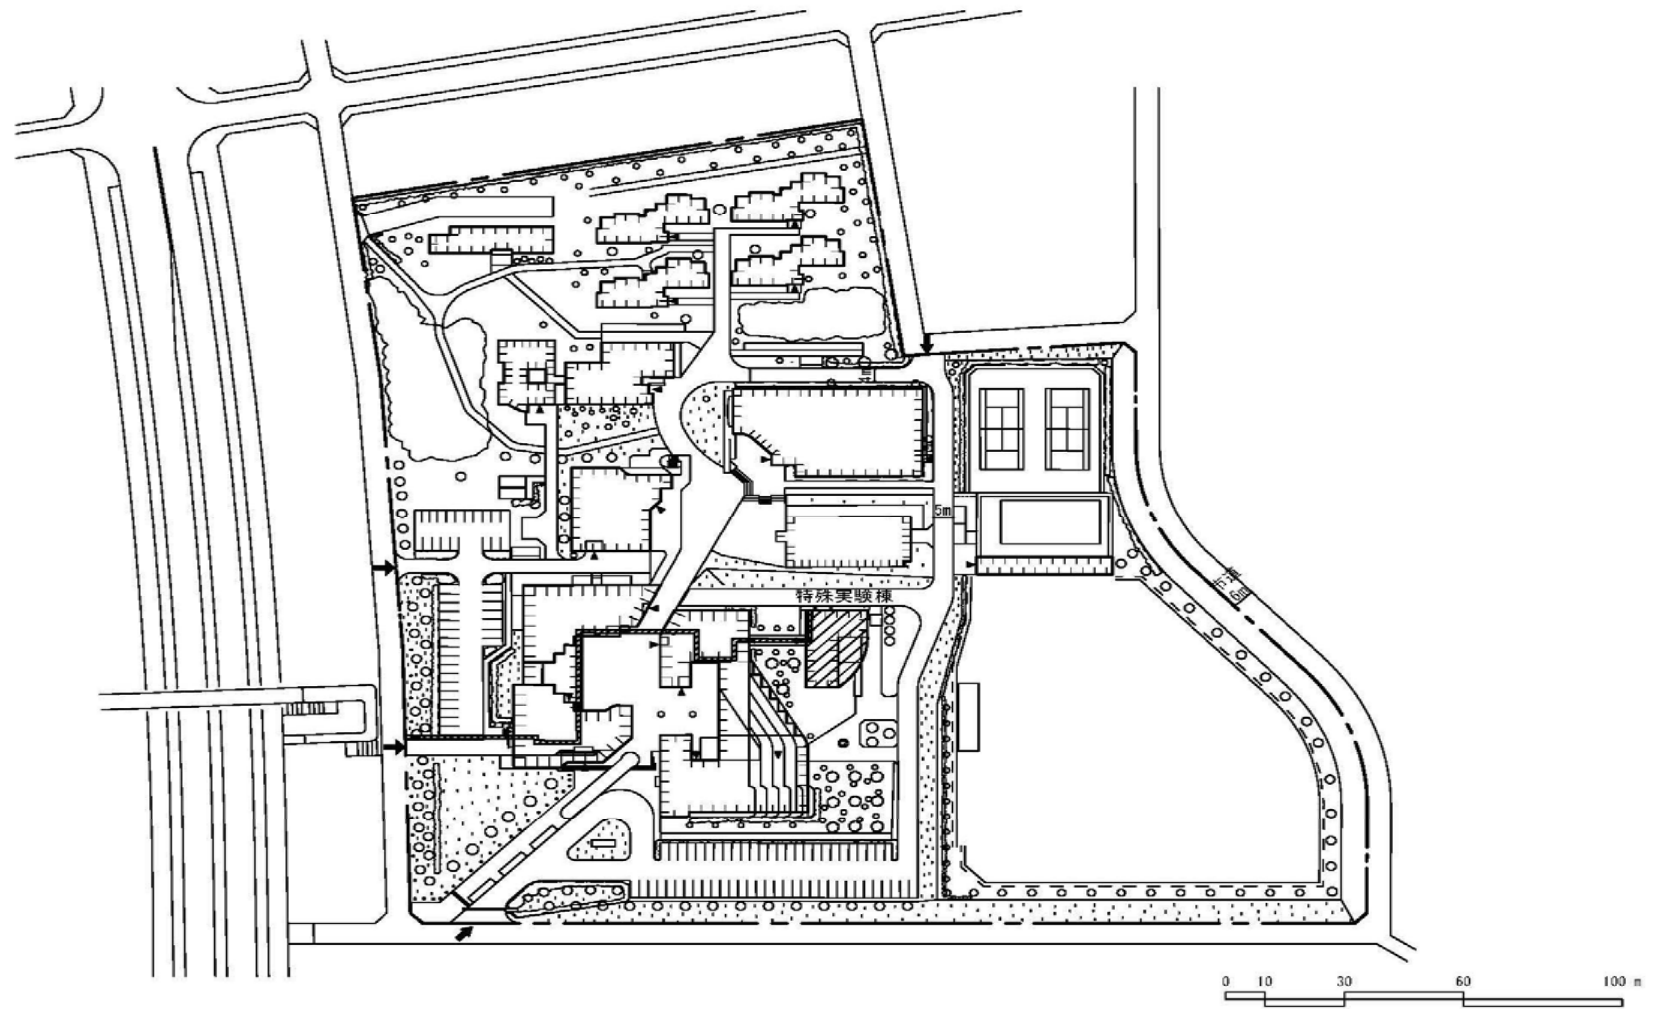



(春日他)ライフライン再生(空調設備)

団地名	001 天久保	事業名	筑波技術大学(天久保)ライフライン再生(空調設備) I	配置図	1/2000
-----	---------	-----	-----------------------------	-----	--------

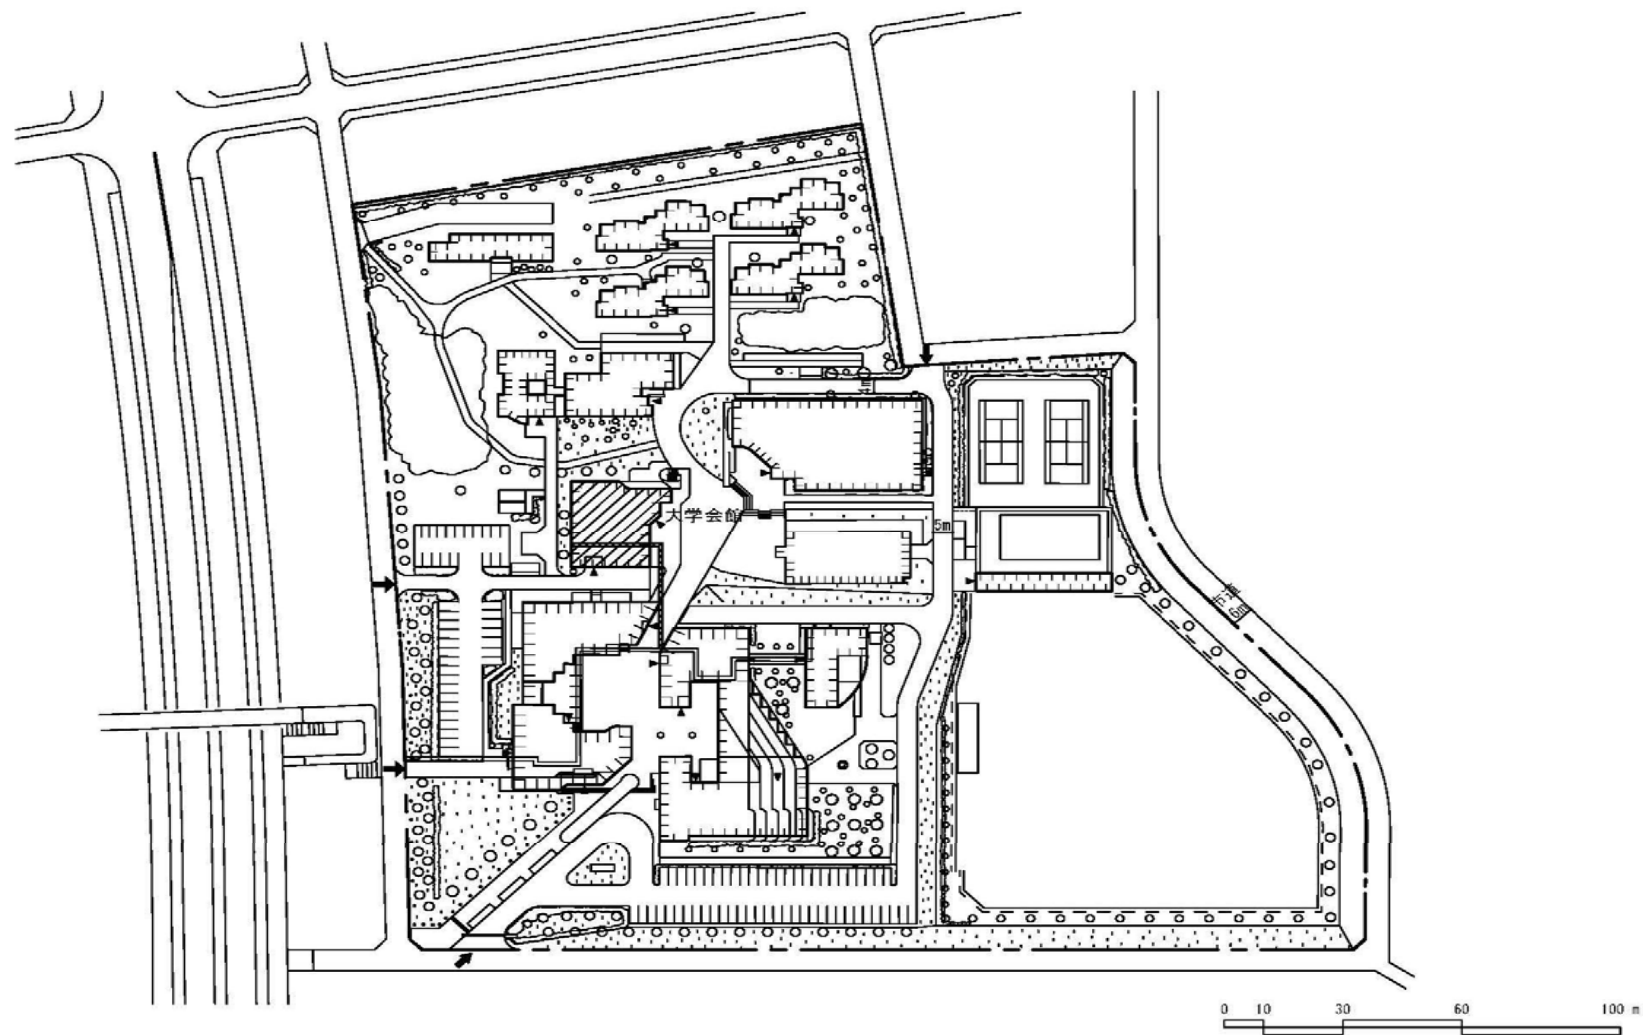


(春日他)ライフライン再生(空調設備)


団地名	001 天久保	事業名	筑波技術大学(天久保)ライフライン再生(空調設備)Ⅱ	配置図	1/2000
-----	---------	-----	----------------------------	-----	--------

 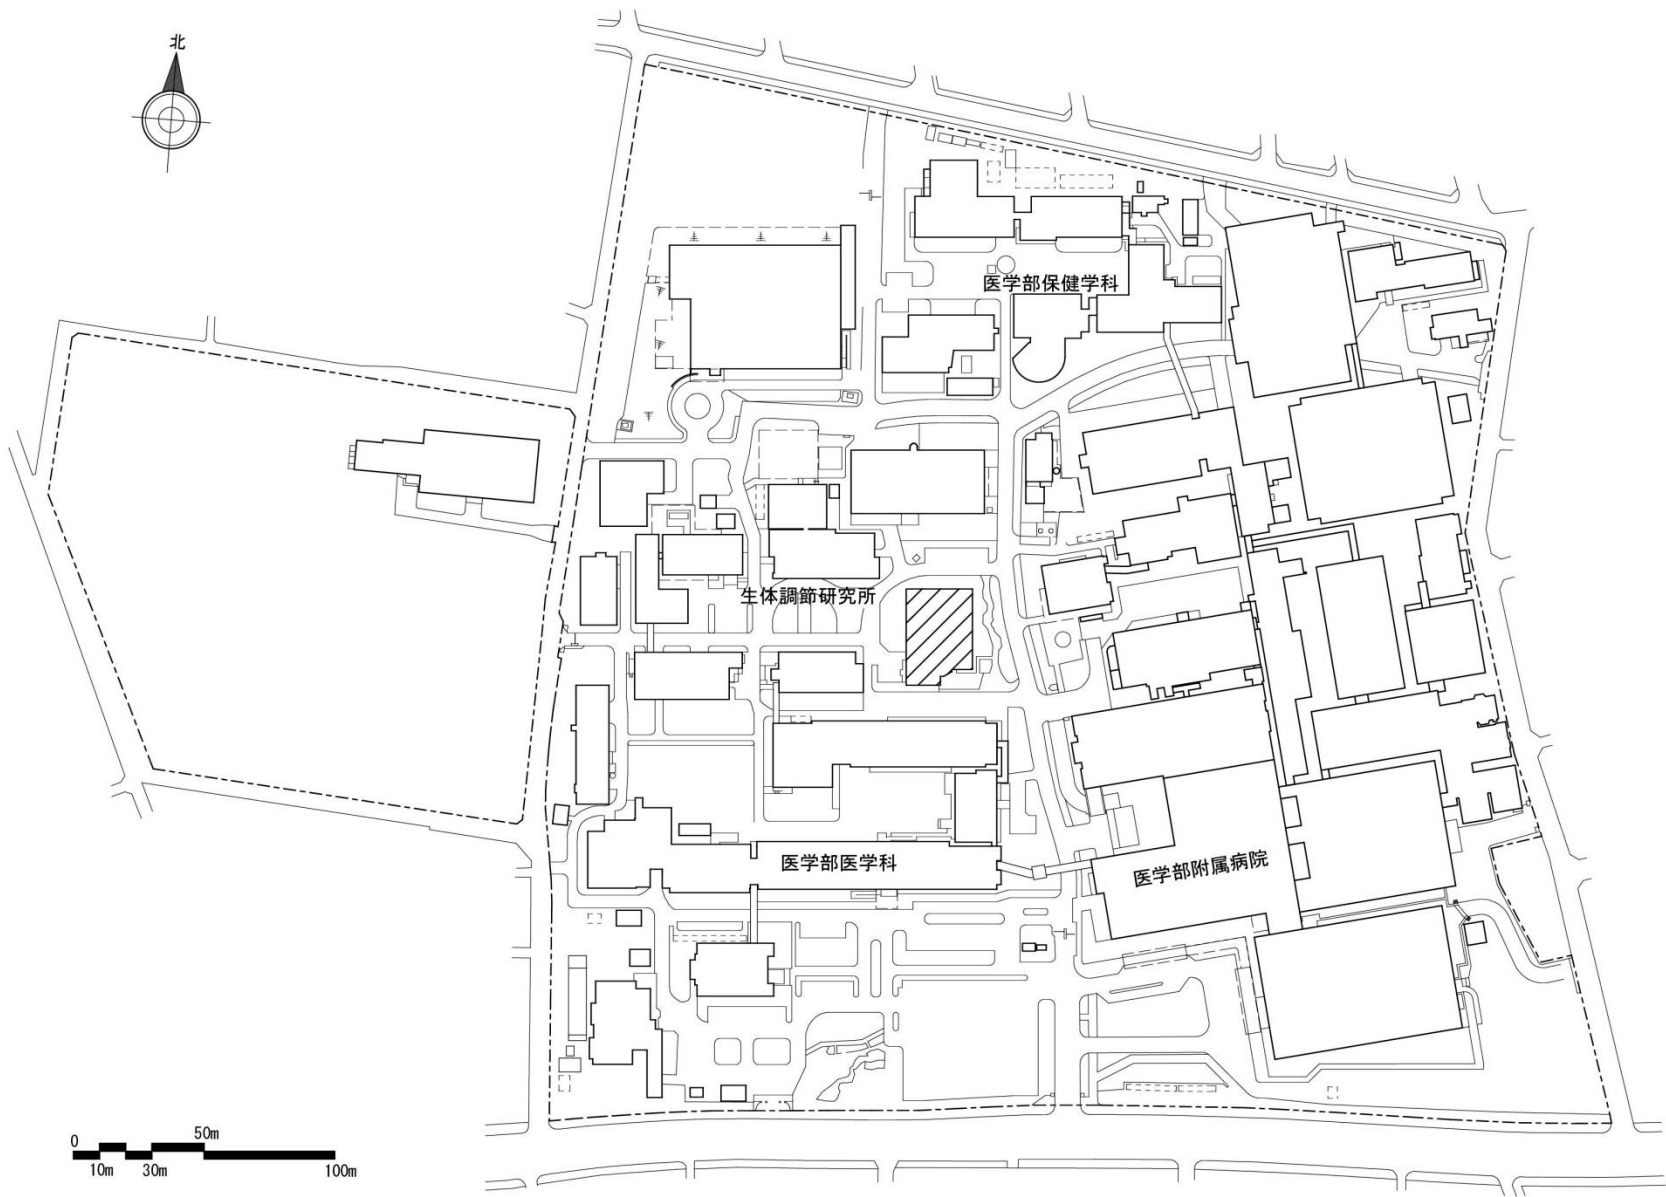

団地名	005 昭和	事業名	群馬大学(昭和)ライフライン再生(空調設備)	配置図	1/2500
-----	--------	-----	------------------------	-----	--------

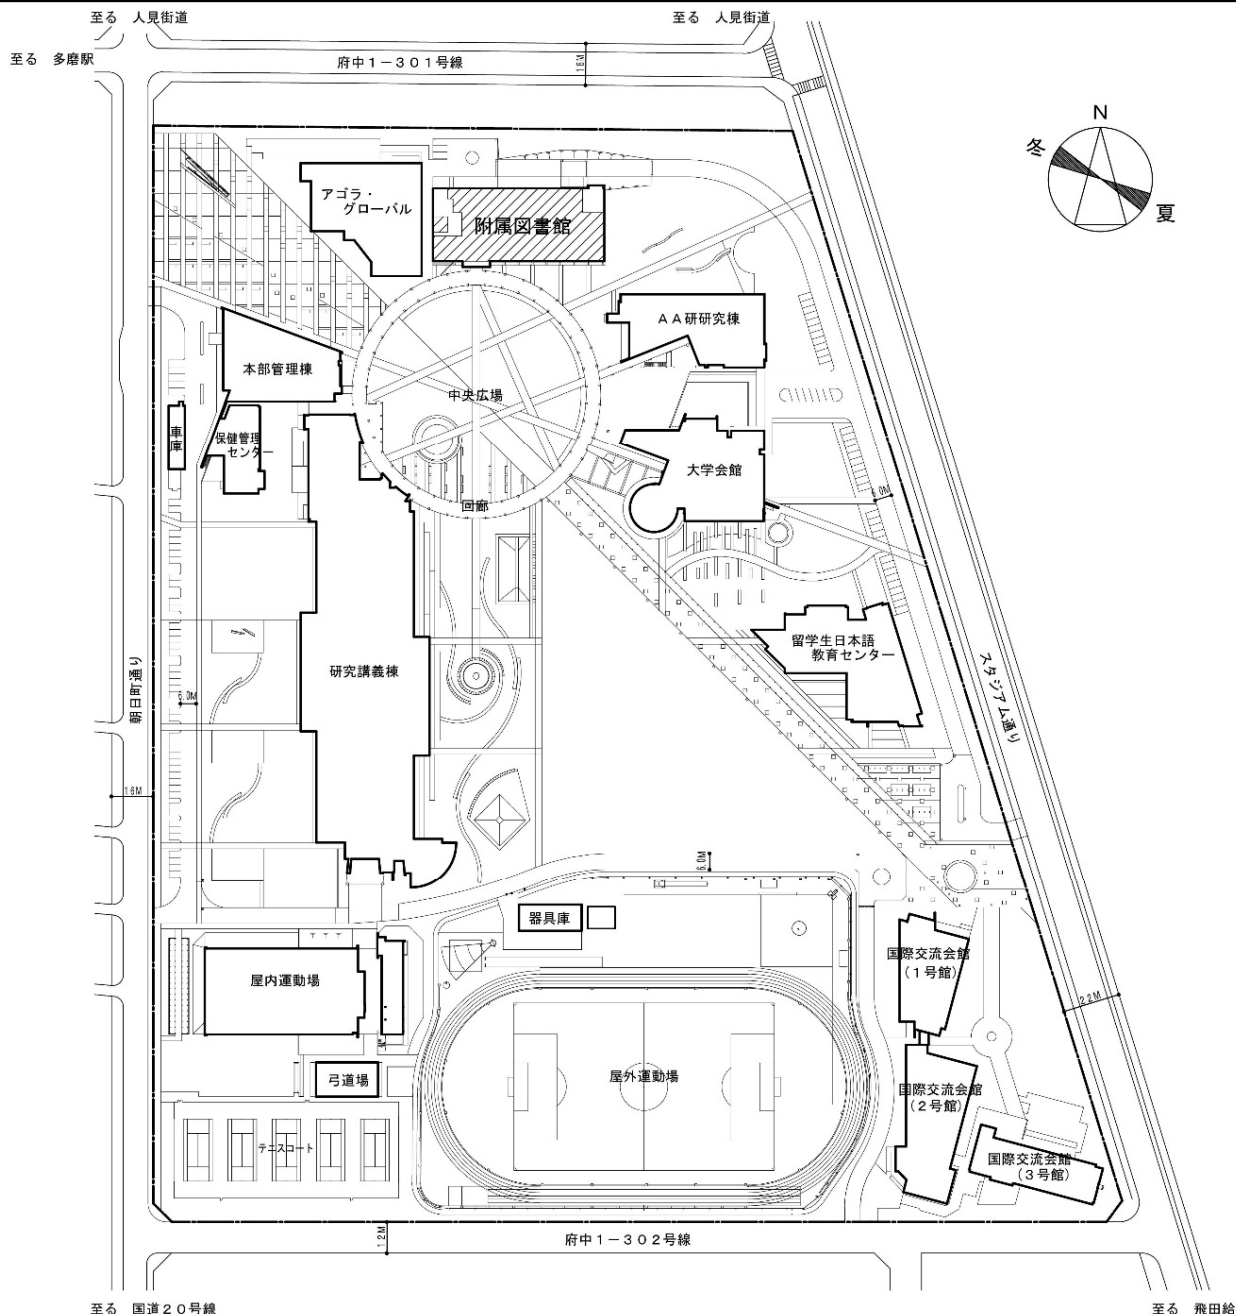

団地名	010 府中	事業名	東京外国語大学(府中)ライフライン再生 (空調設備)	配置図	1/3,000
-----	--------	-----	-------------------------------	-----	---------

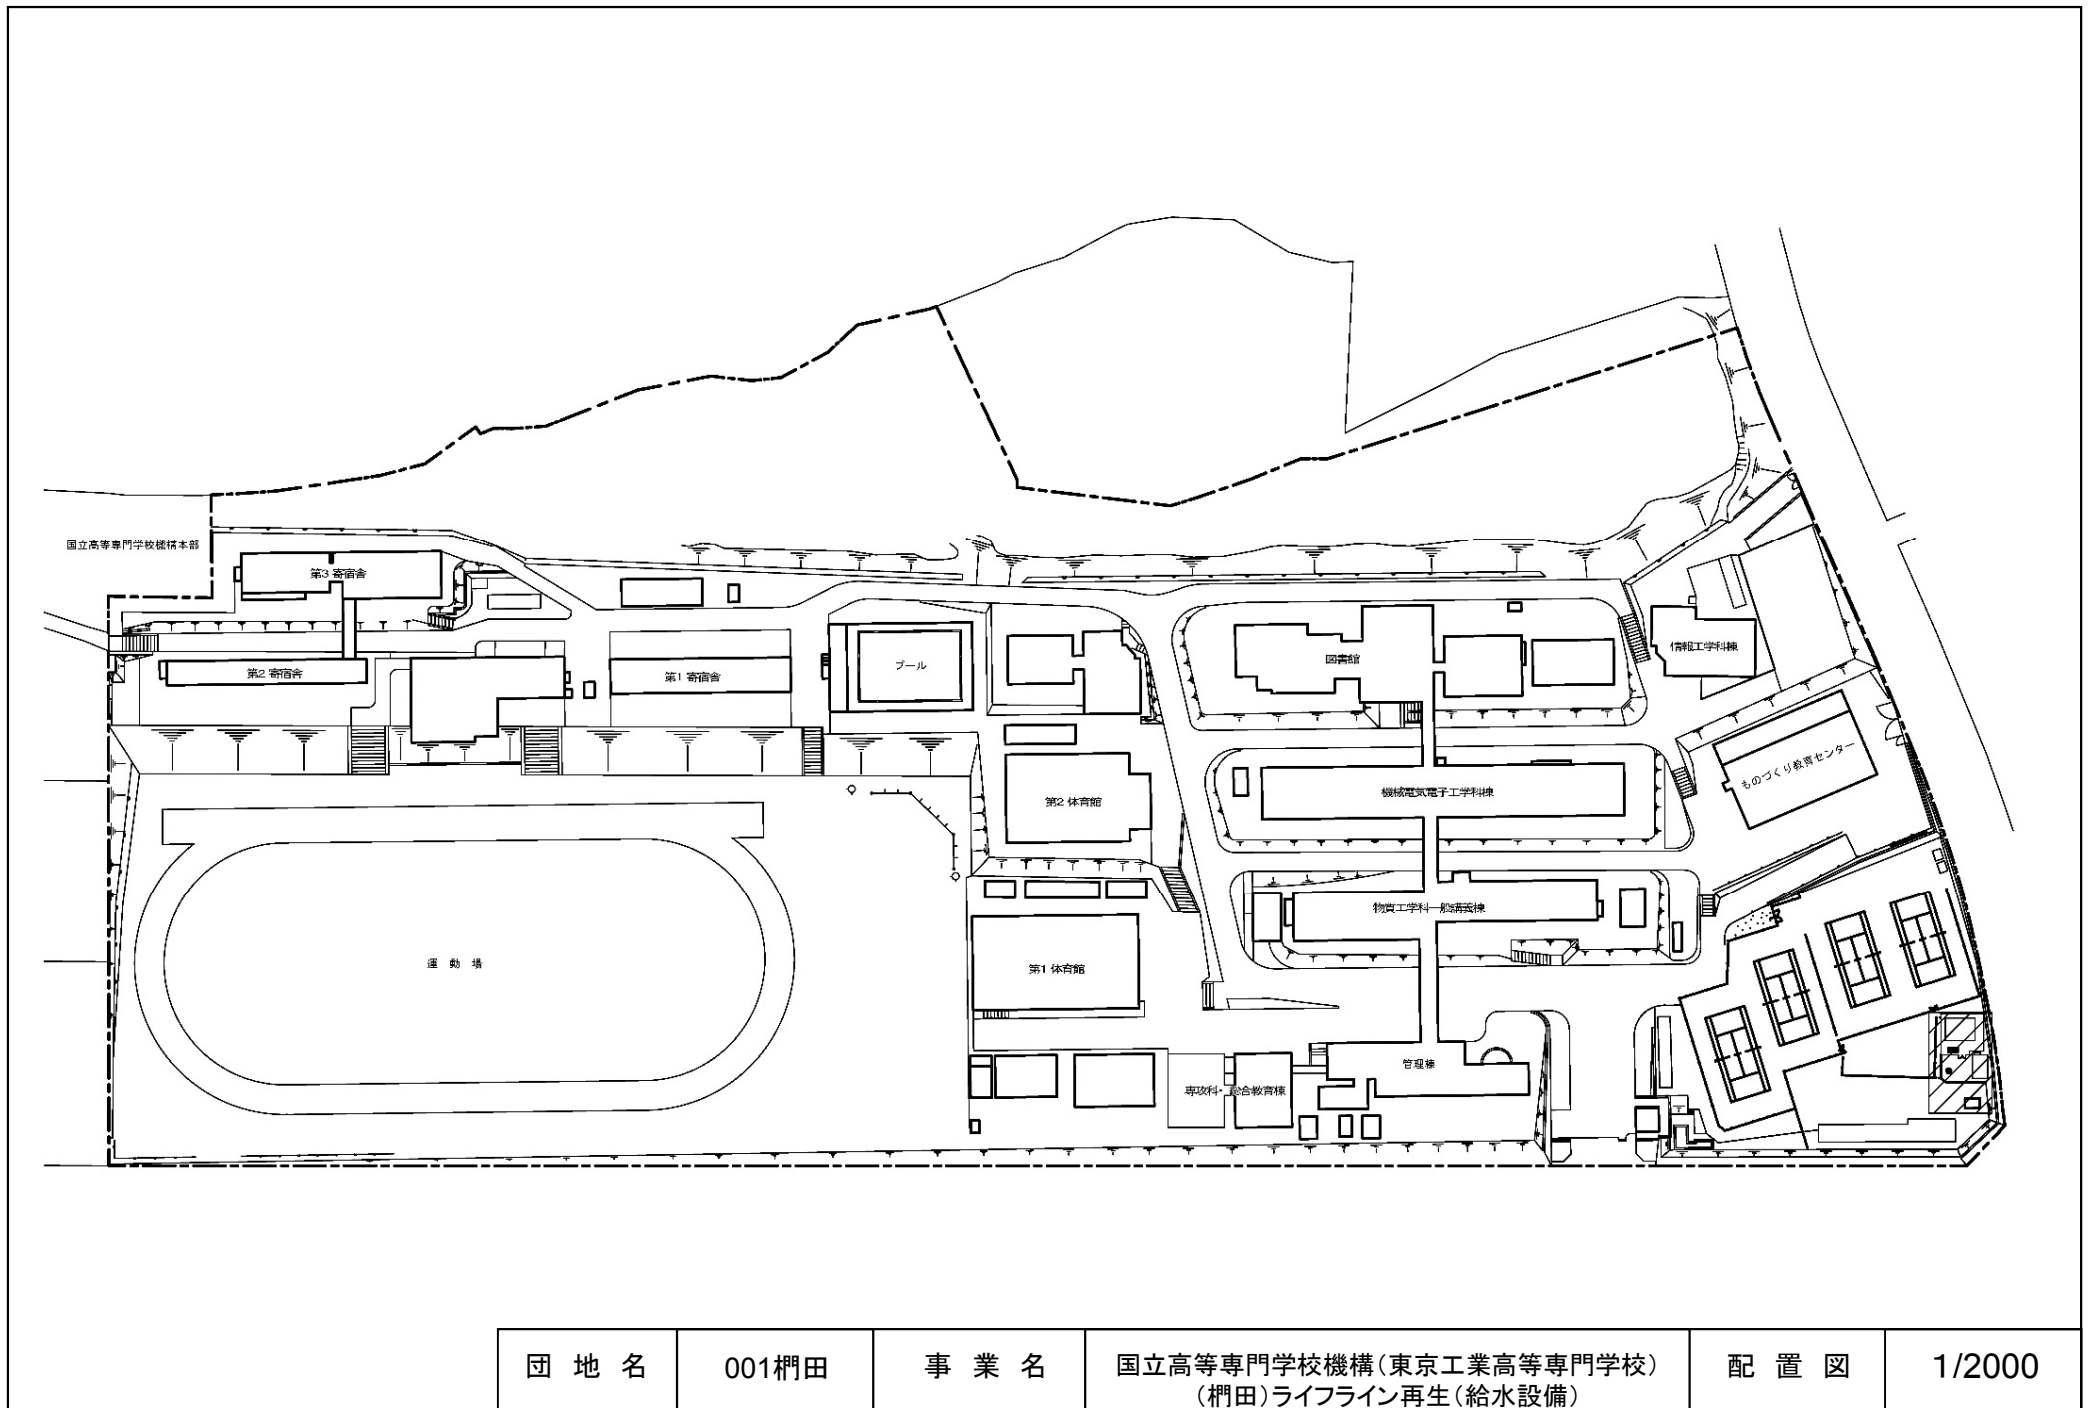

団地名	001 柵田	事業名	国立高等専門学校機構(東京工業高等専門学校) (柵田)ライフライン再生(給水設備)	配置図	1/2000
-----	--------	-----	--	-----	--------