 


令和5年度国立大学法人等施設整備実施予定事業<当初予算>(3)


建 物 配 置 図

※ 縮尺は目安であり、厳密な数値を示すものではありません。




0 100m


空調設備(熱源設備)更新

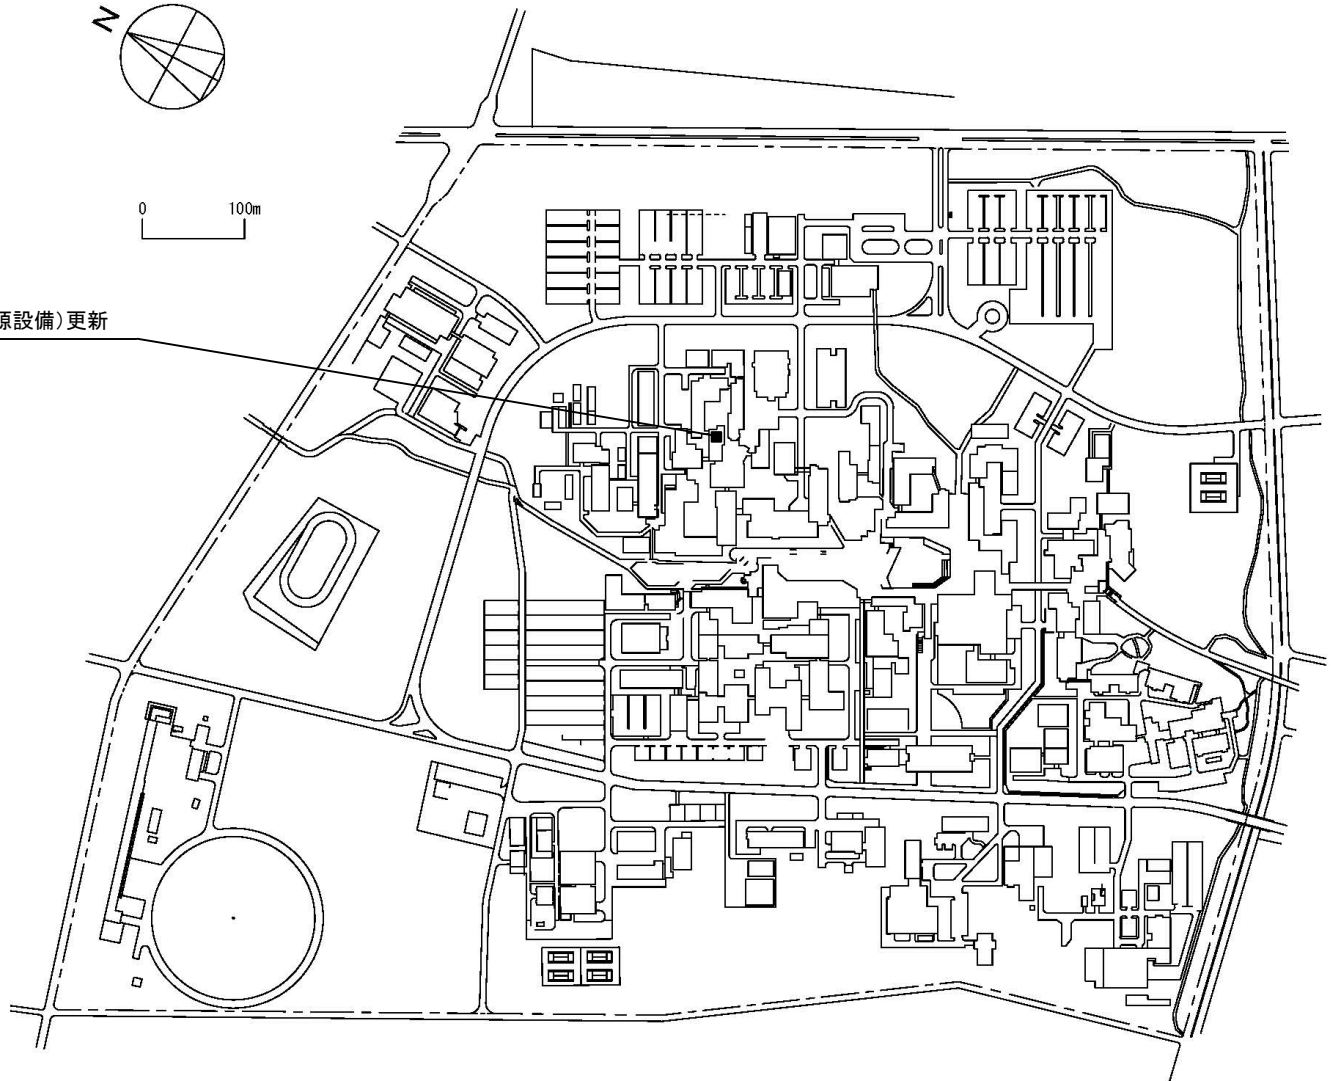

団地名	002 中地区	事業名	筑波大学(筑波)ライフライン再生(熱源設備)	配置図	1/7000
-----	---------	-----	------------------------	-----	--------

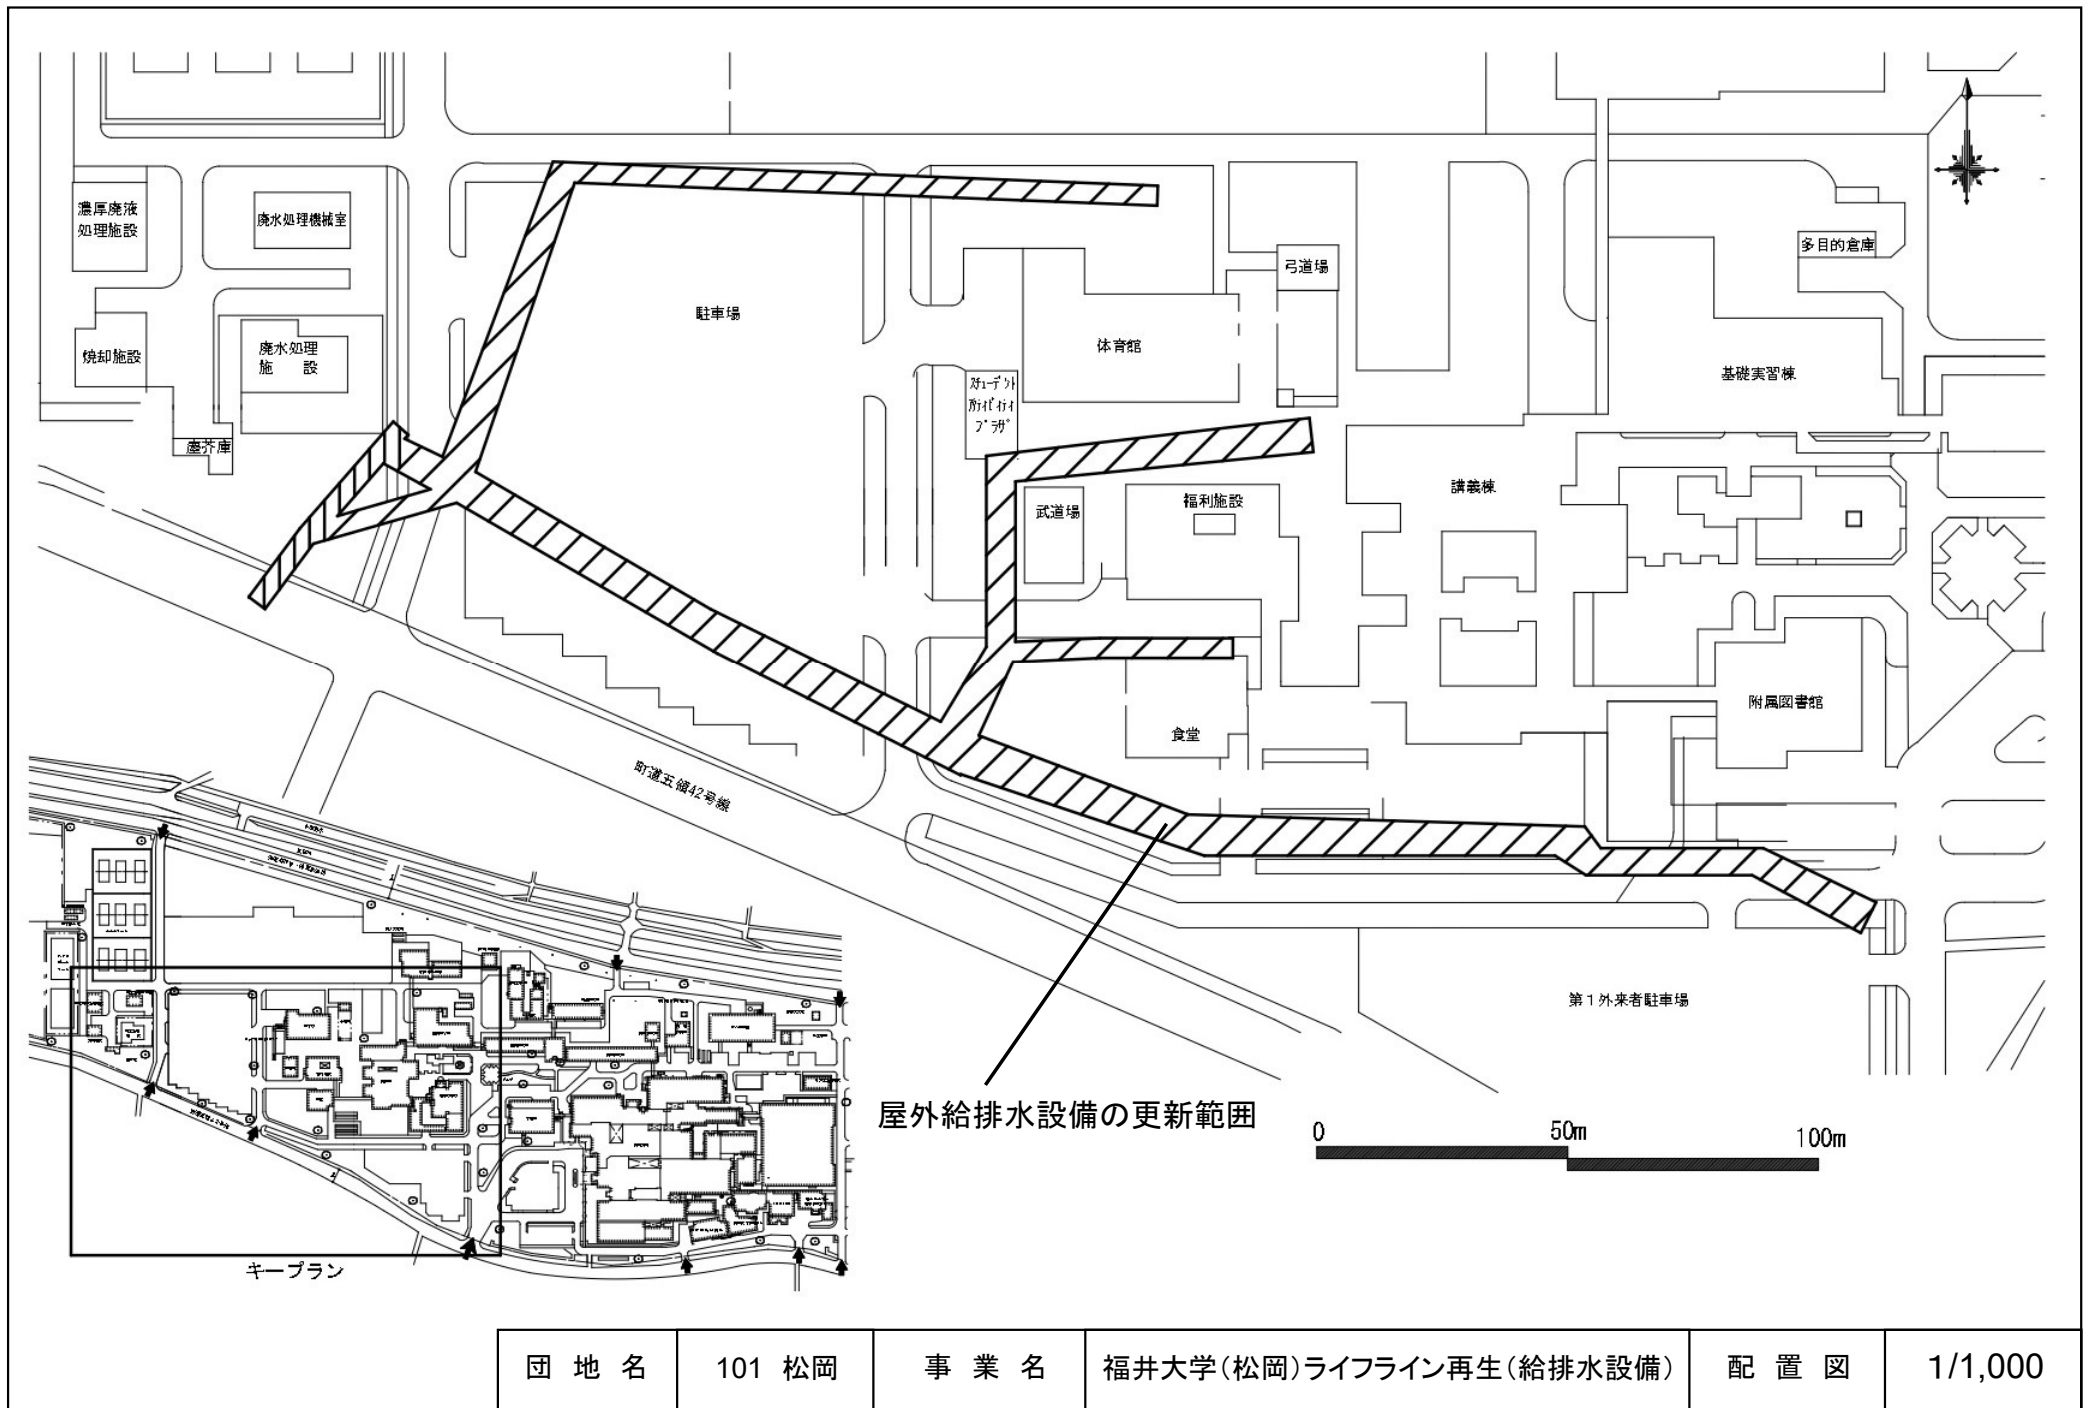


団地名	101 松岡	事業名	福井大学(松岡)ライフライン再生(給排水設備)	配置図	1/1,000
-----	--------	-----	-------------------------	-----	---------

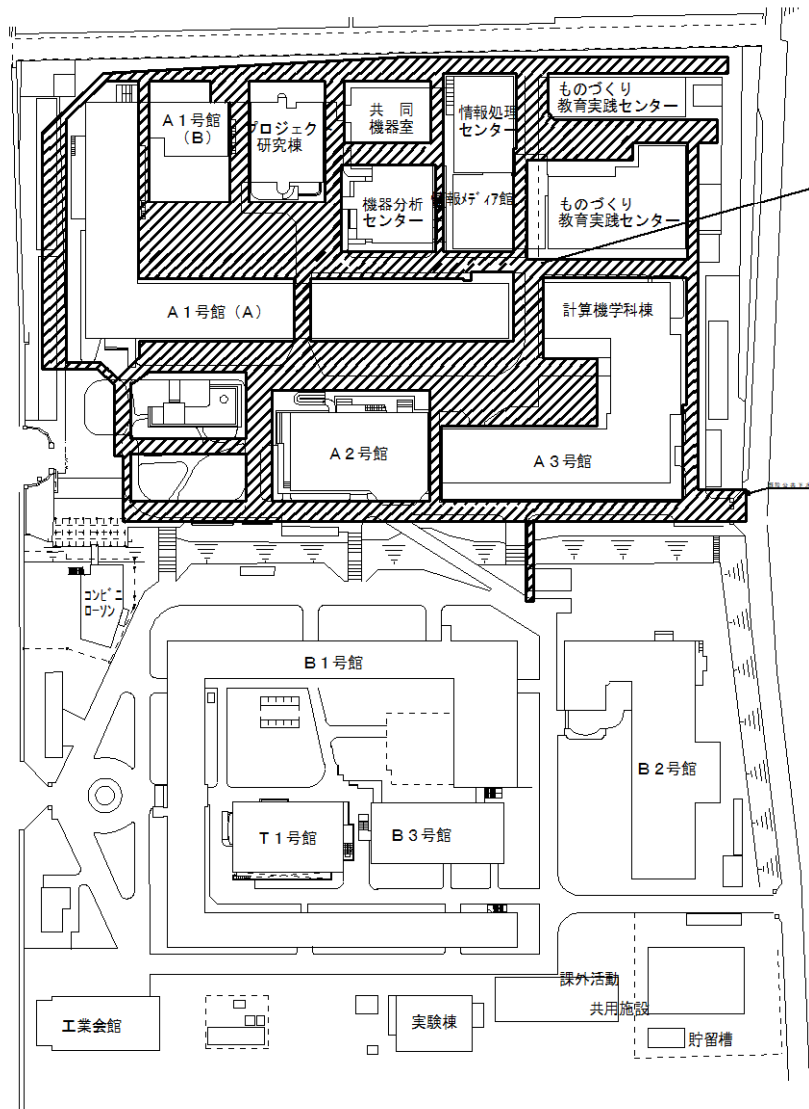


屋外排水設備の更生範囲


甲府東キャンパス

団地名	001 武田1	事業名	山梨大学（武田）ライフライン再生（排水設備）	配置図	1/2000
-----	---------	-----	------------------------	-----	--------

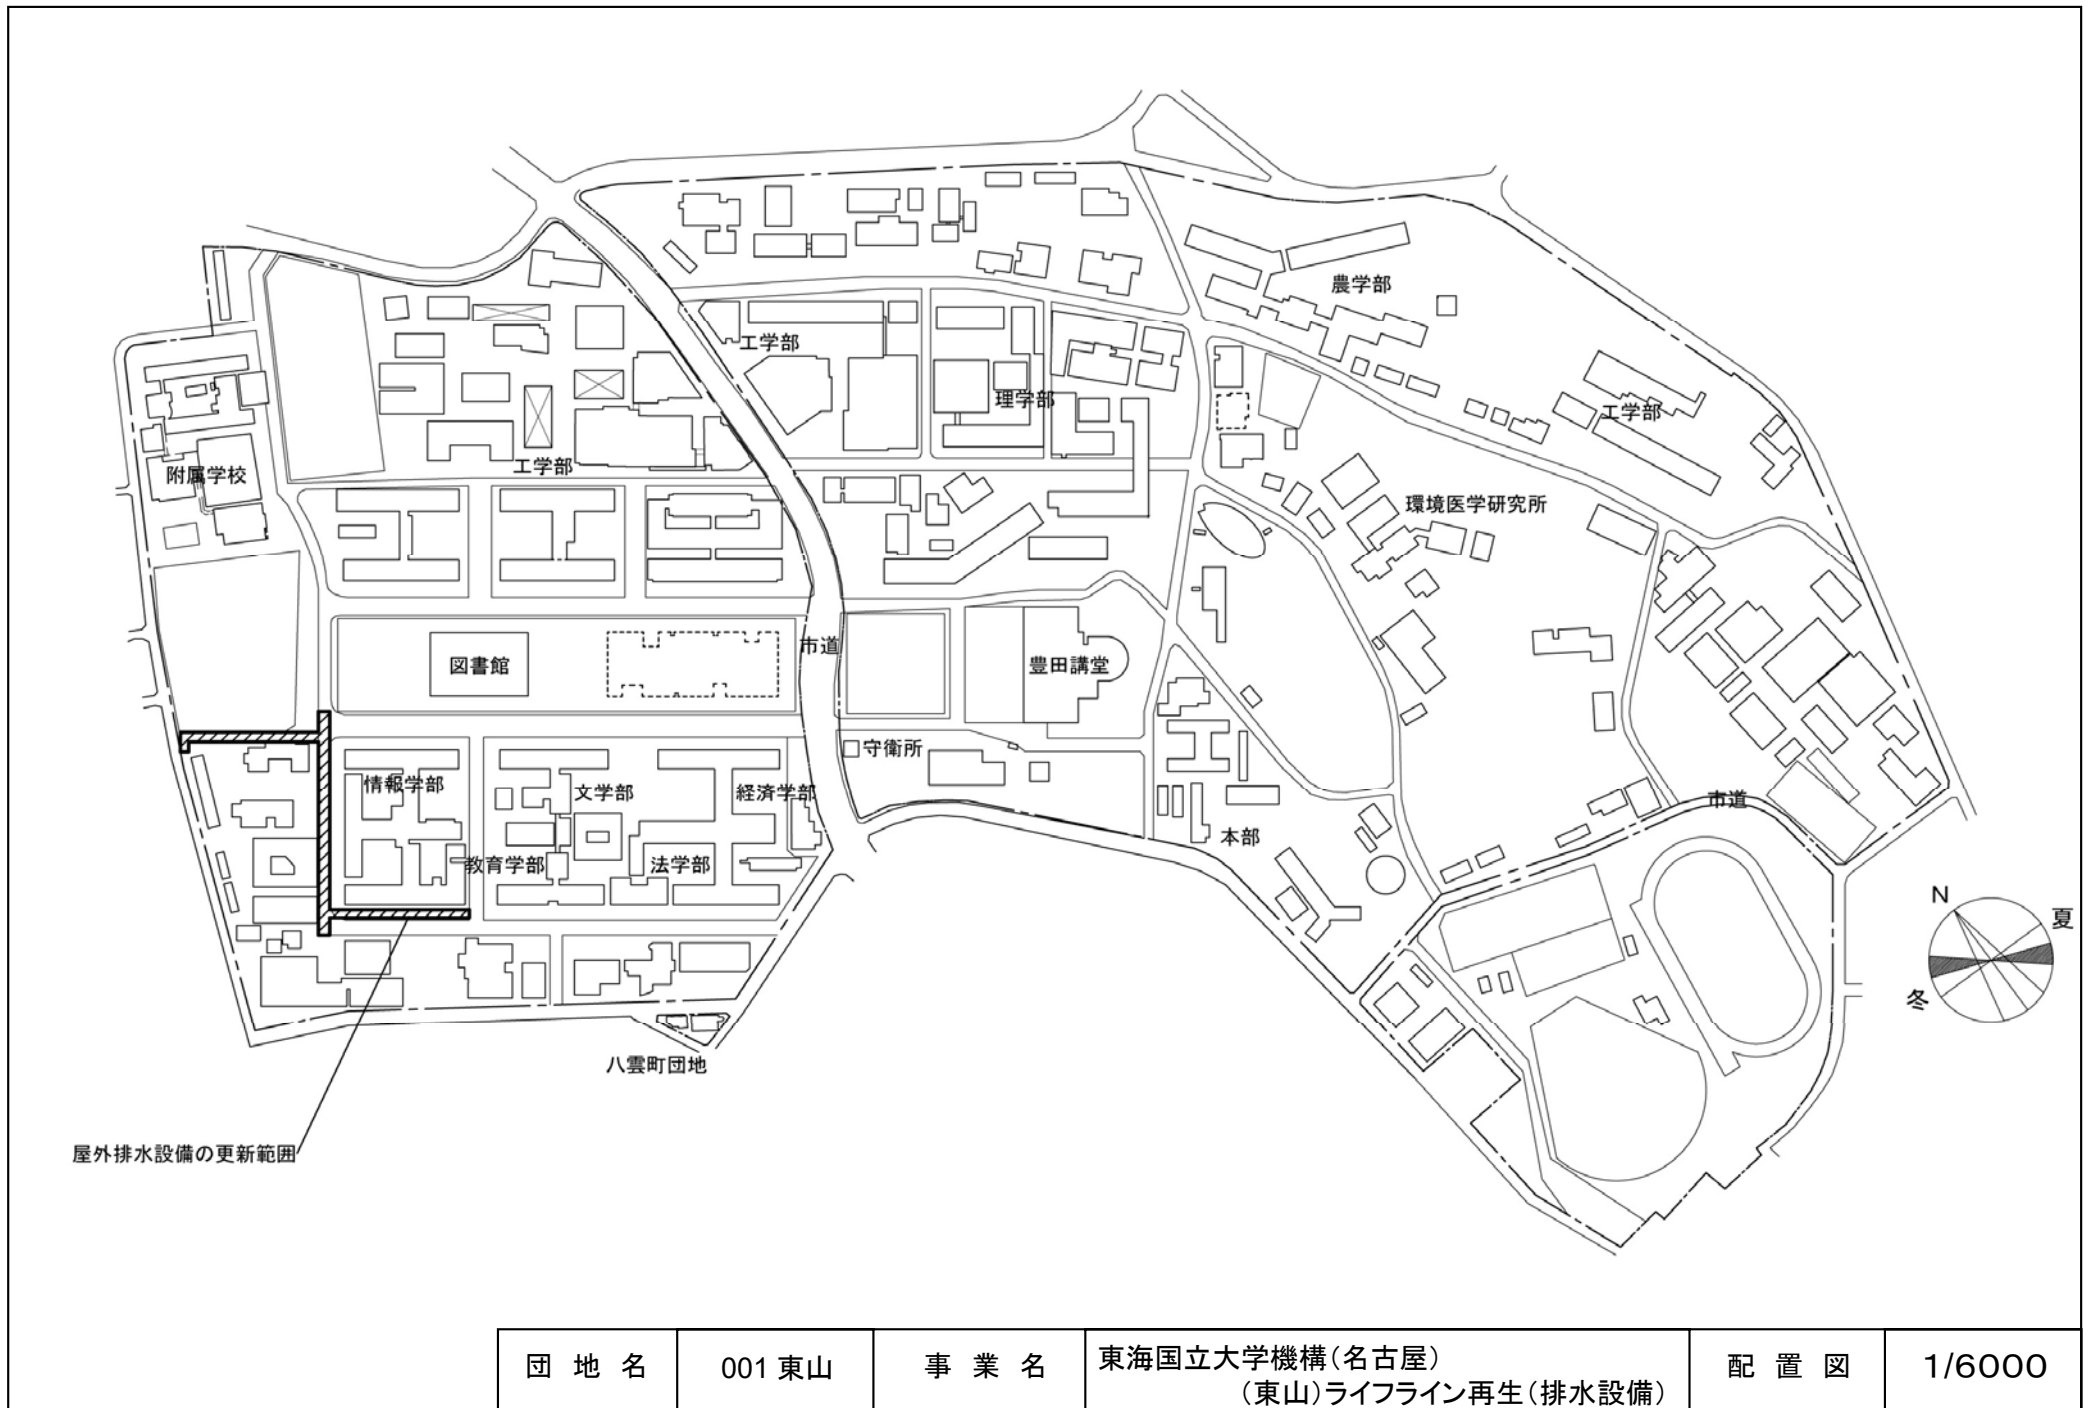

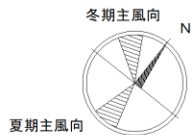

電気設備更新範囲

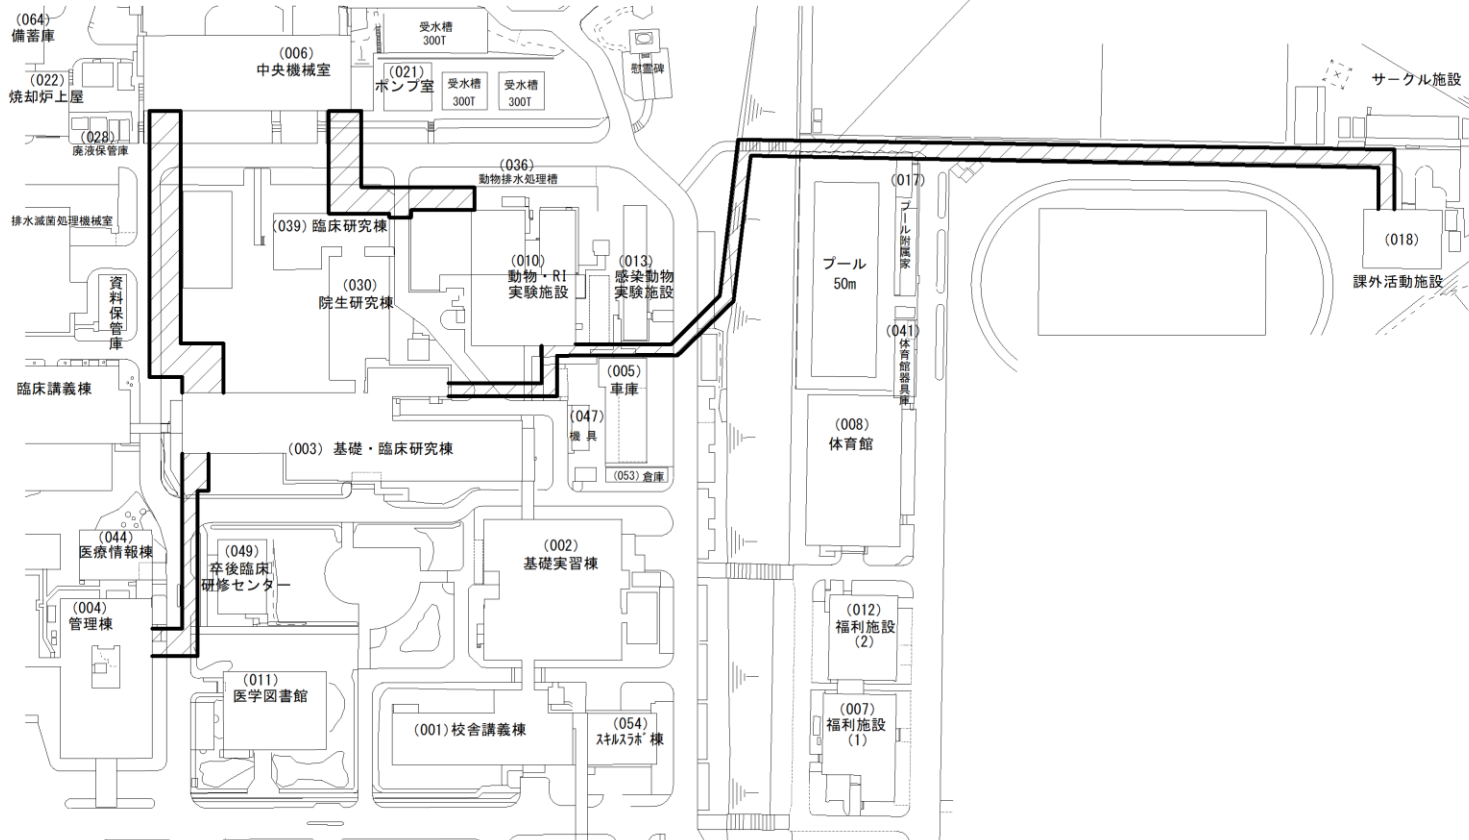

団地名	002 挟間	事業名	大分大学(挟間)ライフライン再生(受変電設備)	配置図	1/2, 000
-----	--------	-----	-------------------------	-----	----------