




団 地 名	085 旭台	事 業 名	北陸先端科学技術大学院大学 (旭台)ライフライン再生Ⅰ(熱源設備)	配 置 図	1/3000
-------	--------	-------	--------------------------------------	-------	--------

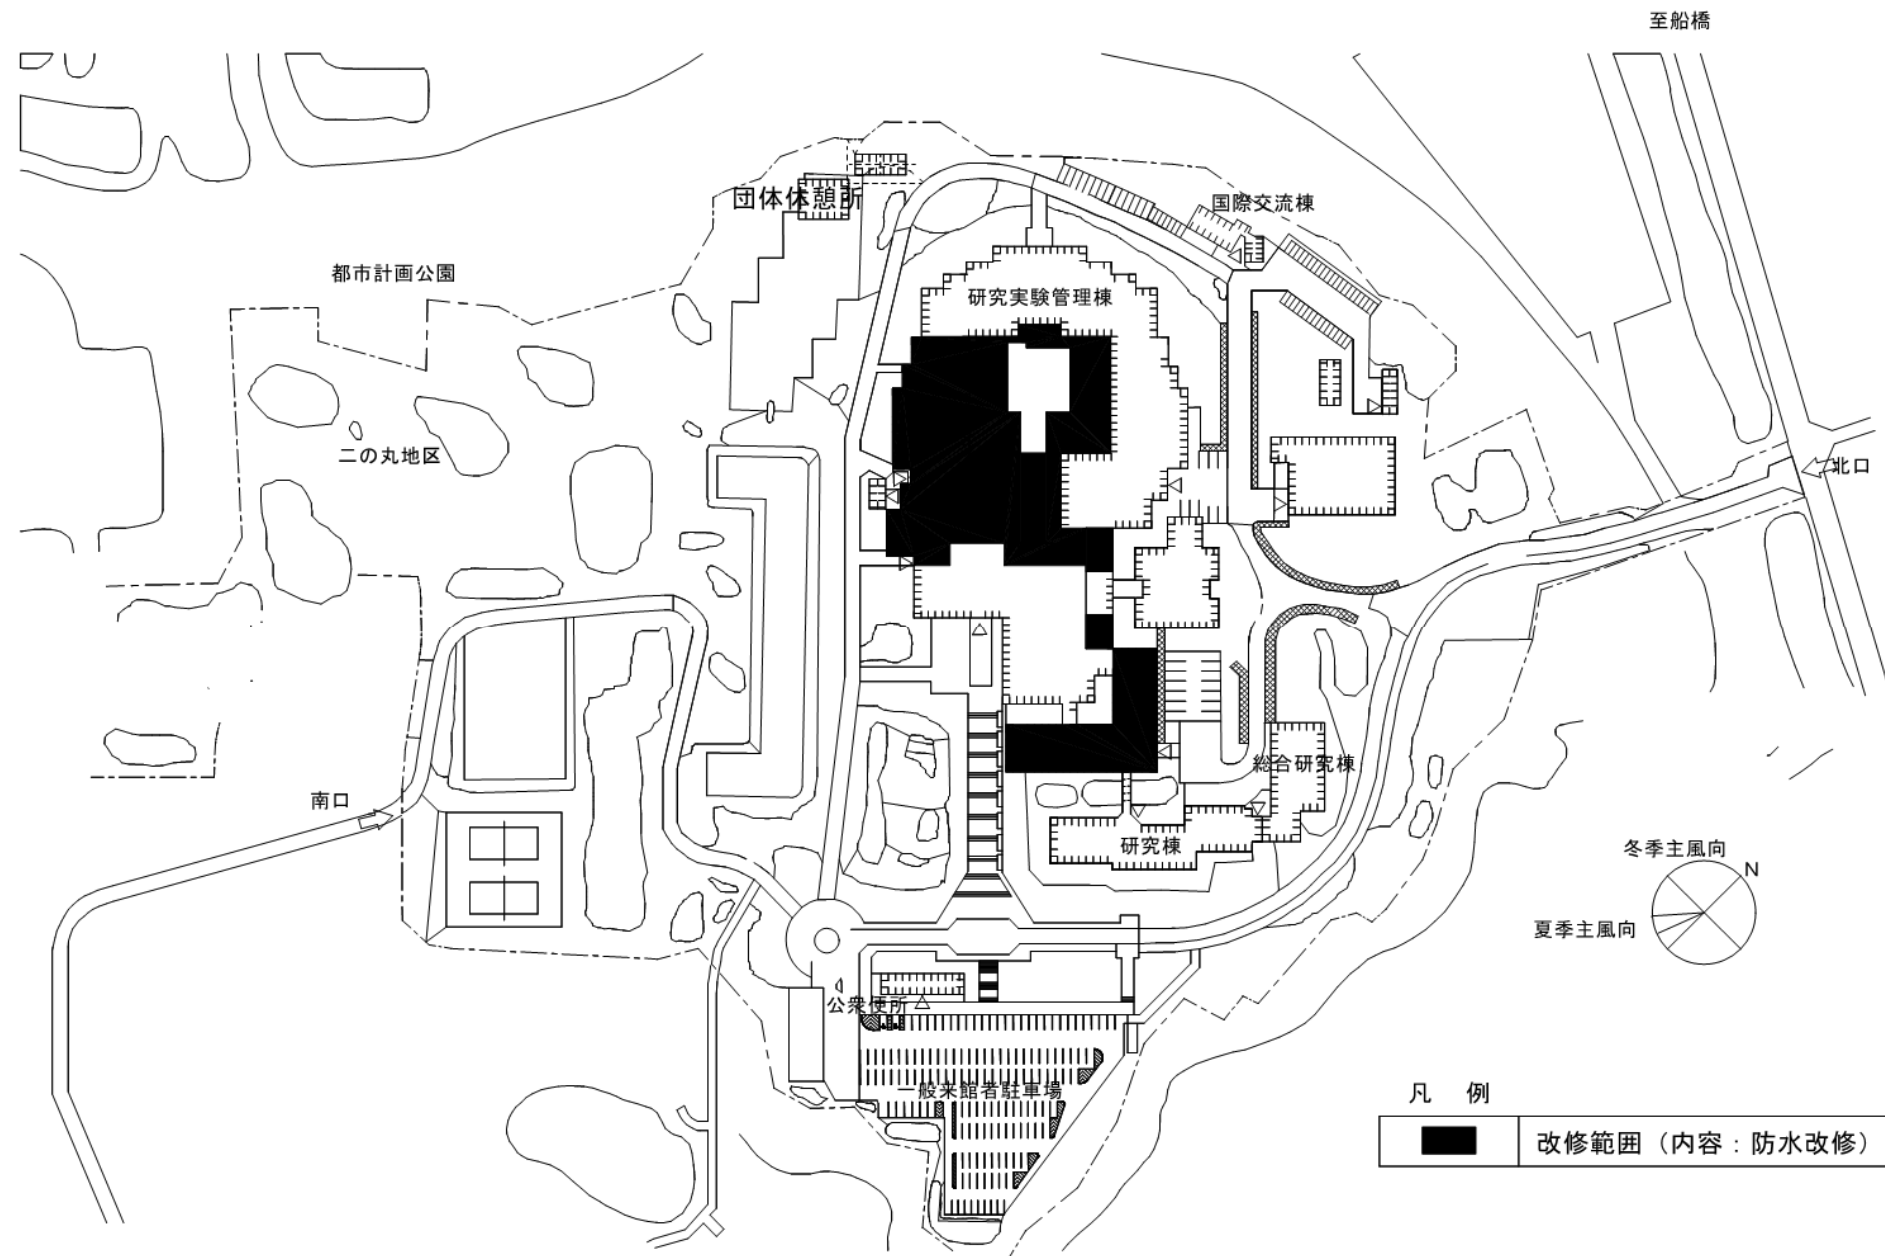


団 地 名	004城内	事 業 名	人間文化研究機構(城内他)基幹・環境整備(安全対策) 1/2	配 置 図	1/3,000
-------	-------	-------	--------------------------------	-------	---------

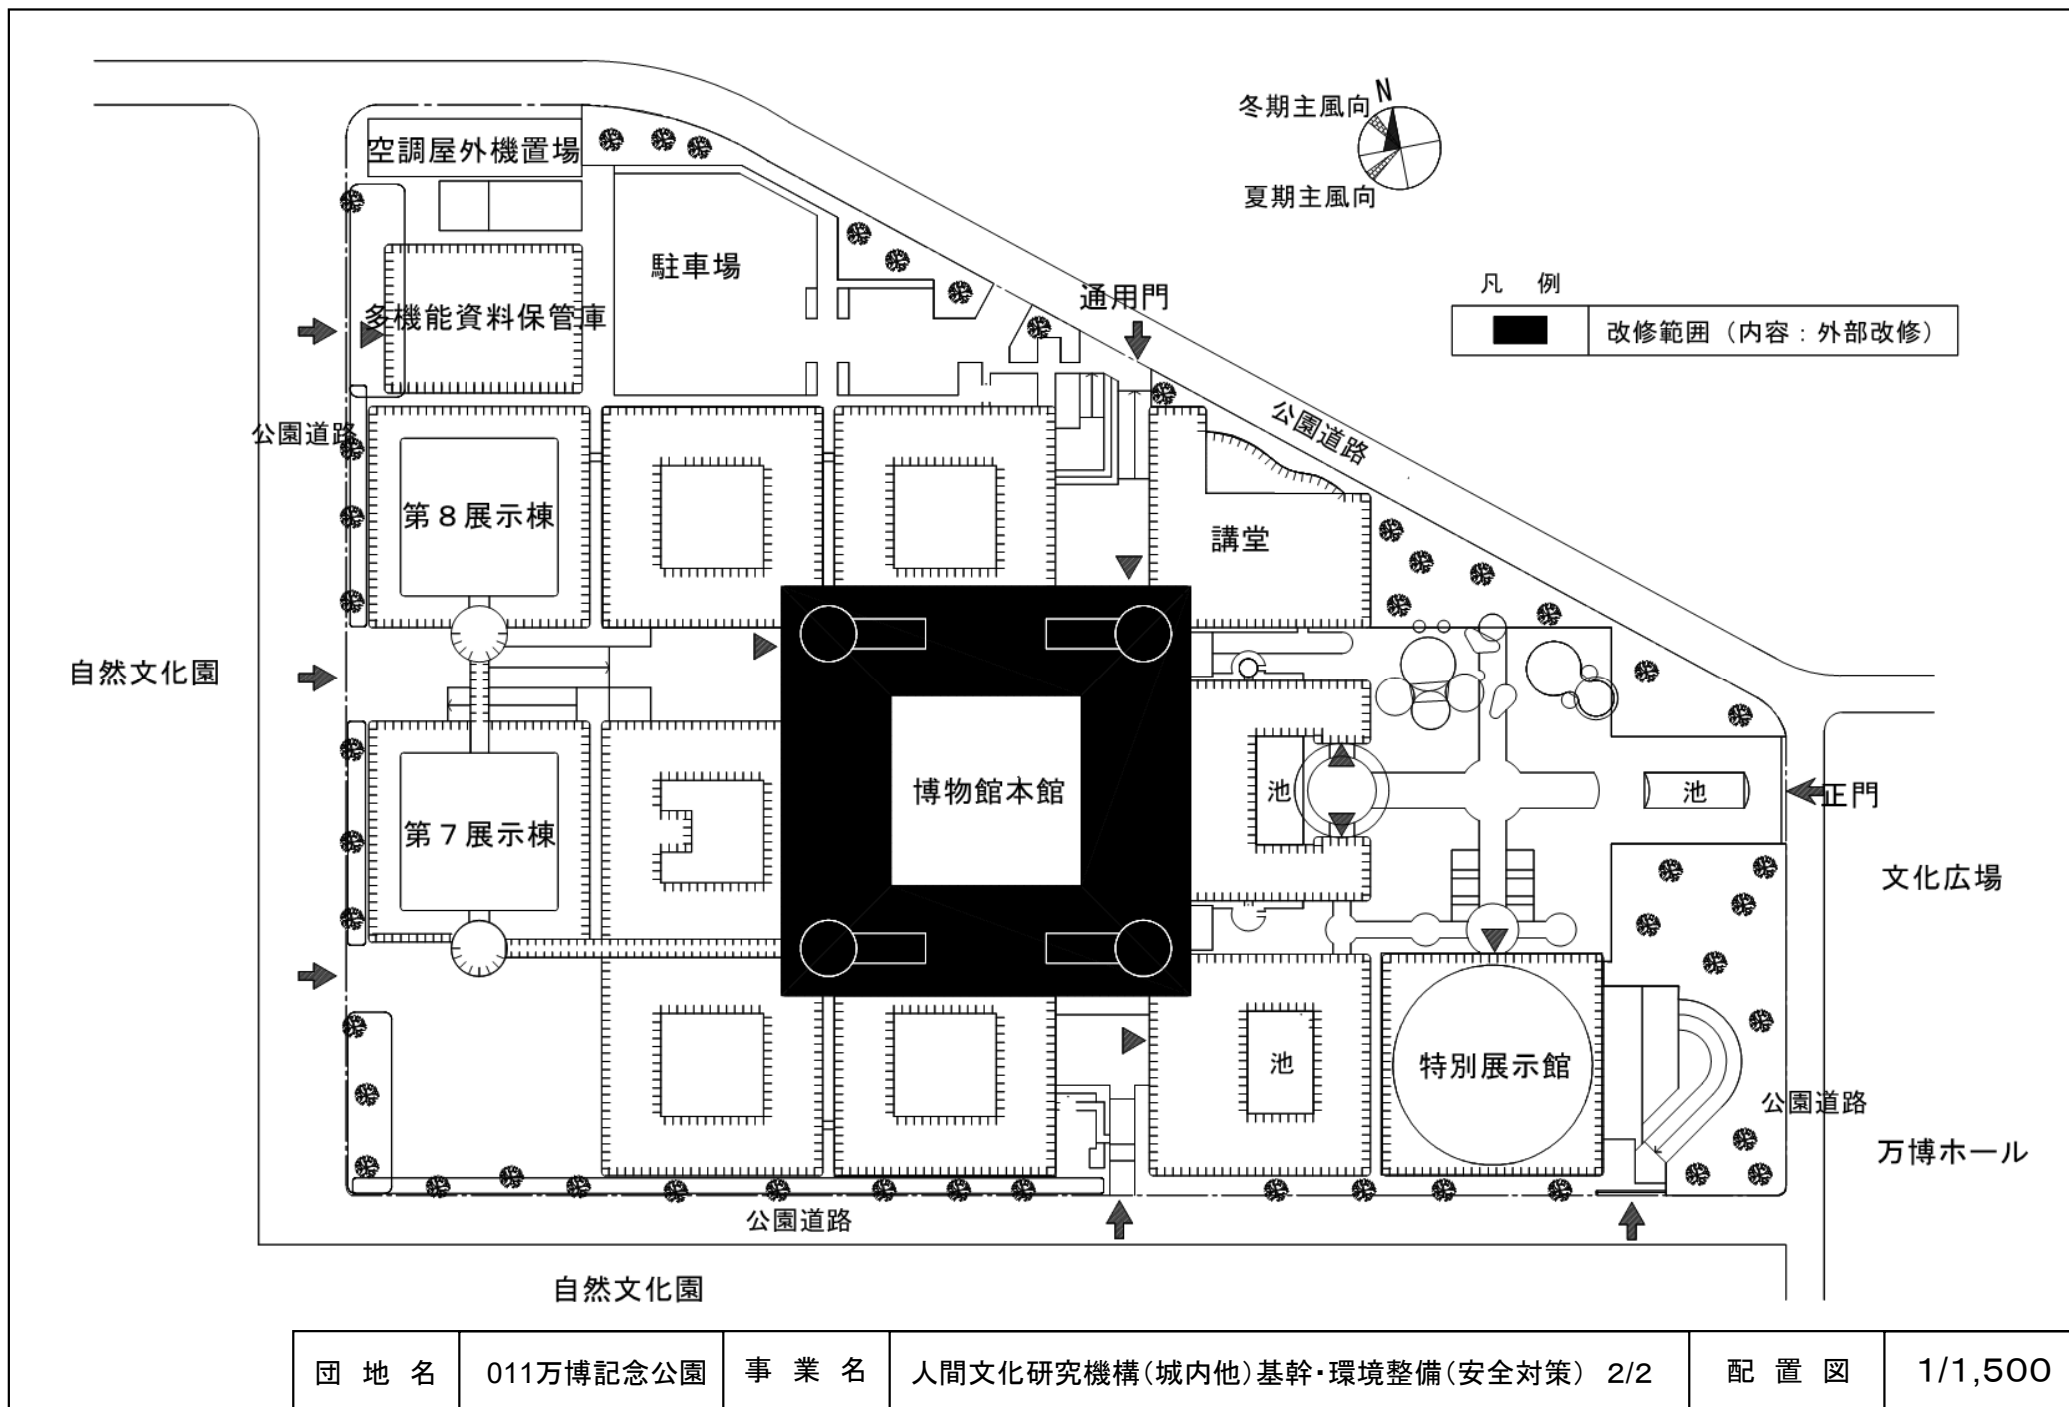



団地名	011万博記念公園	事業名	人間文化研究機構(城内他)基幹・環境整備(安全対策) 2/2	配置図	1/1,500
-----	-----------	-----	--------------------------------	-----	---------

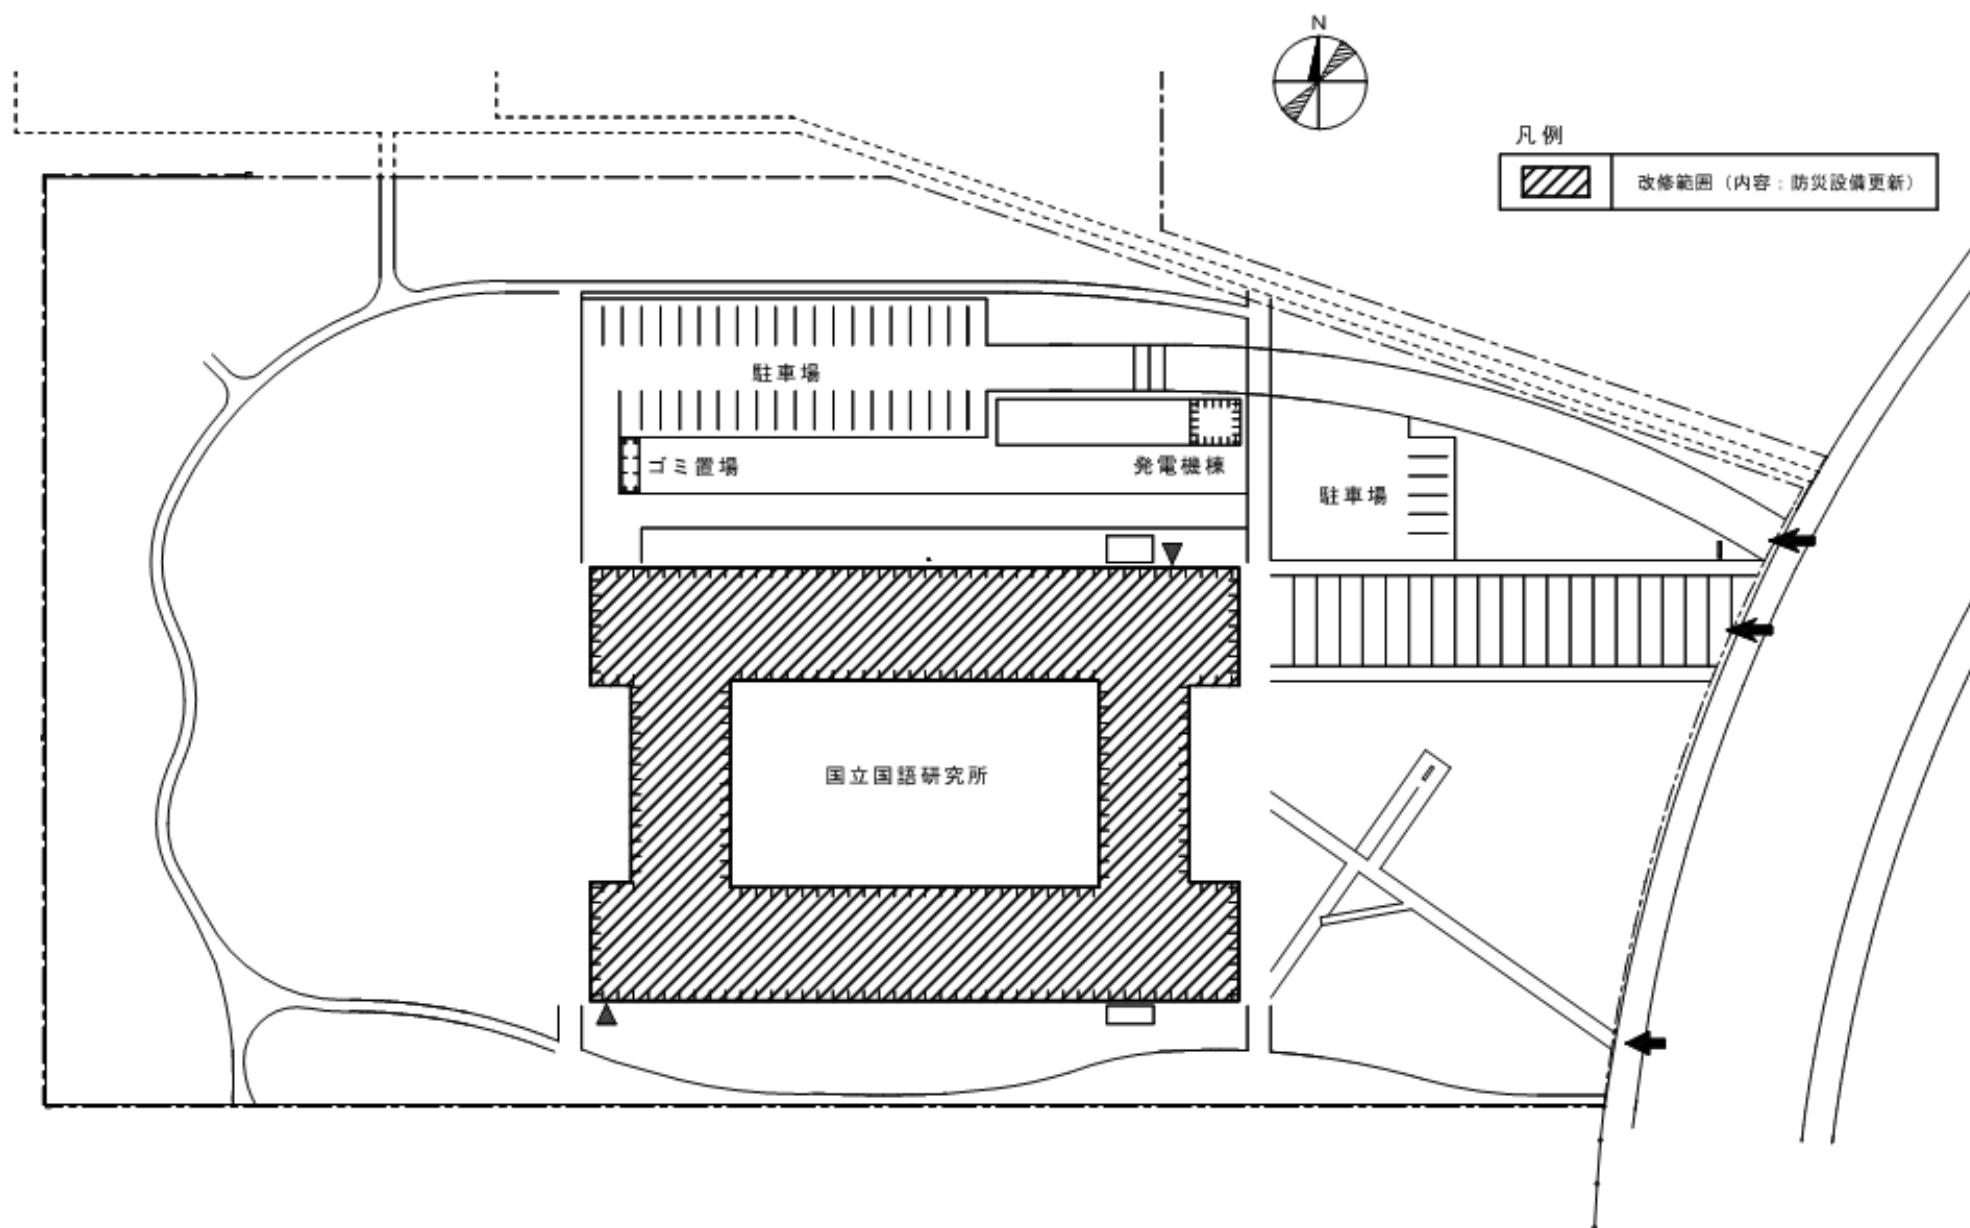

団 地 名	014立川	事 業 名	人間文化研究機構(立川)ライフライン再生(防災設備)	配 置 図	1/1,000
-------	-------	-------	----------------------------	-------	---------

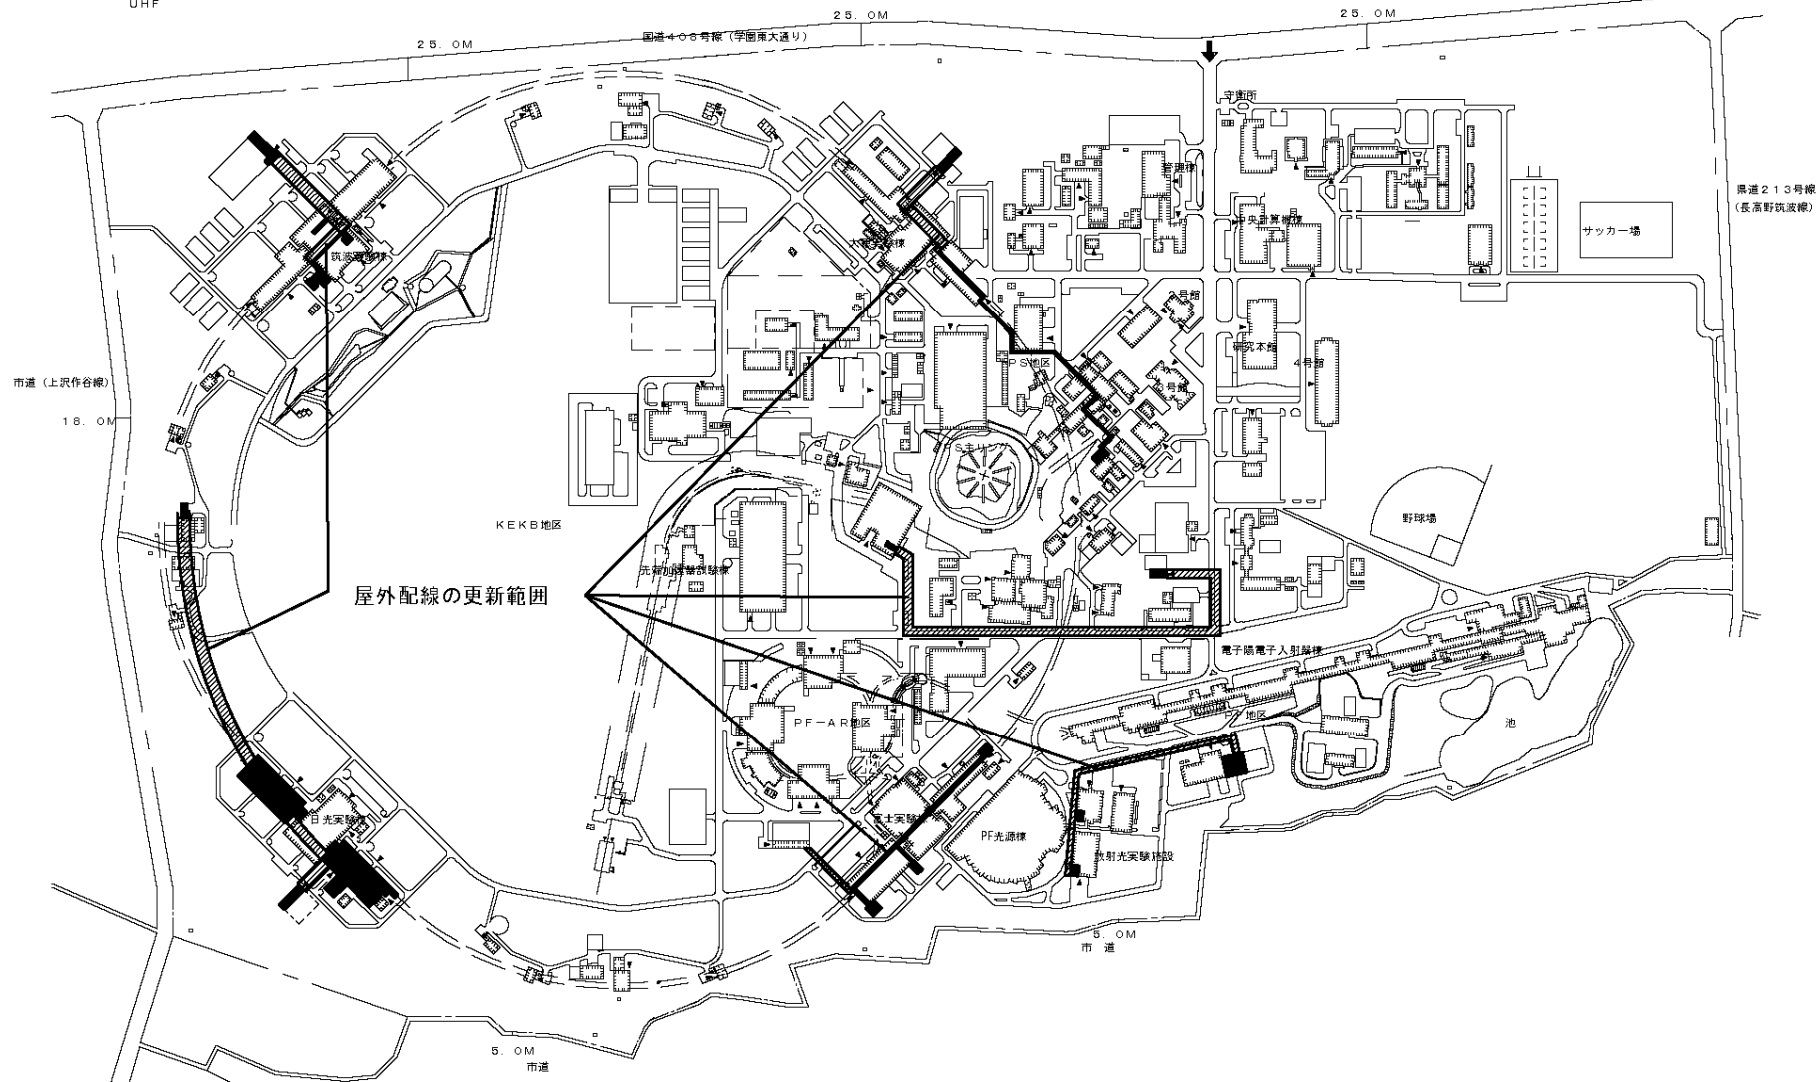


団 地 名	001 大穂	事 業 名	高エネルギー加速器研究機構 (大穂)ライフライン再生(排水設備等) 1/2	配 置 図	1/8000
-------	--------	-------	--	-------	--------

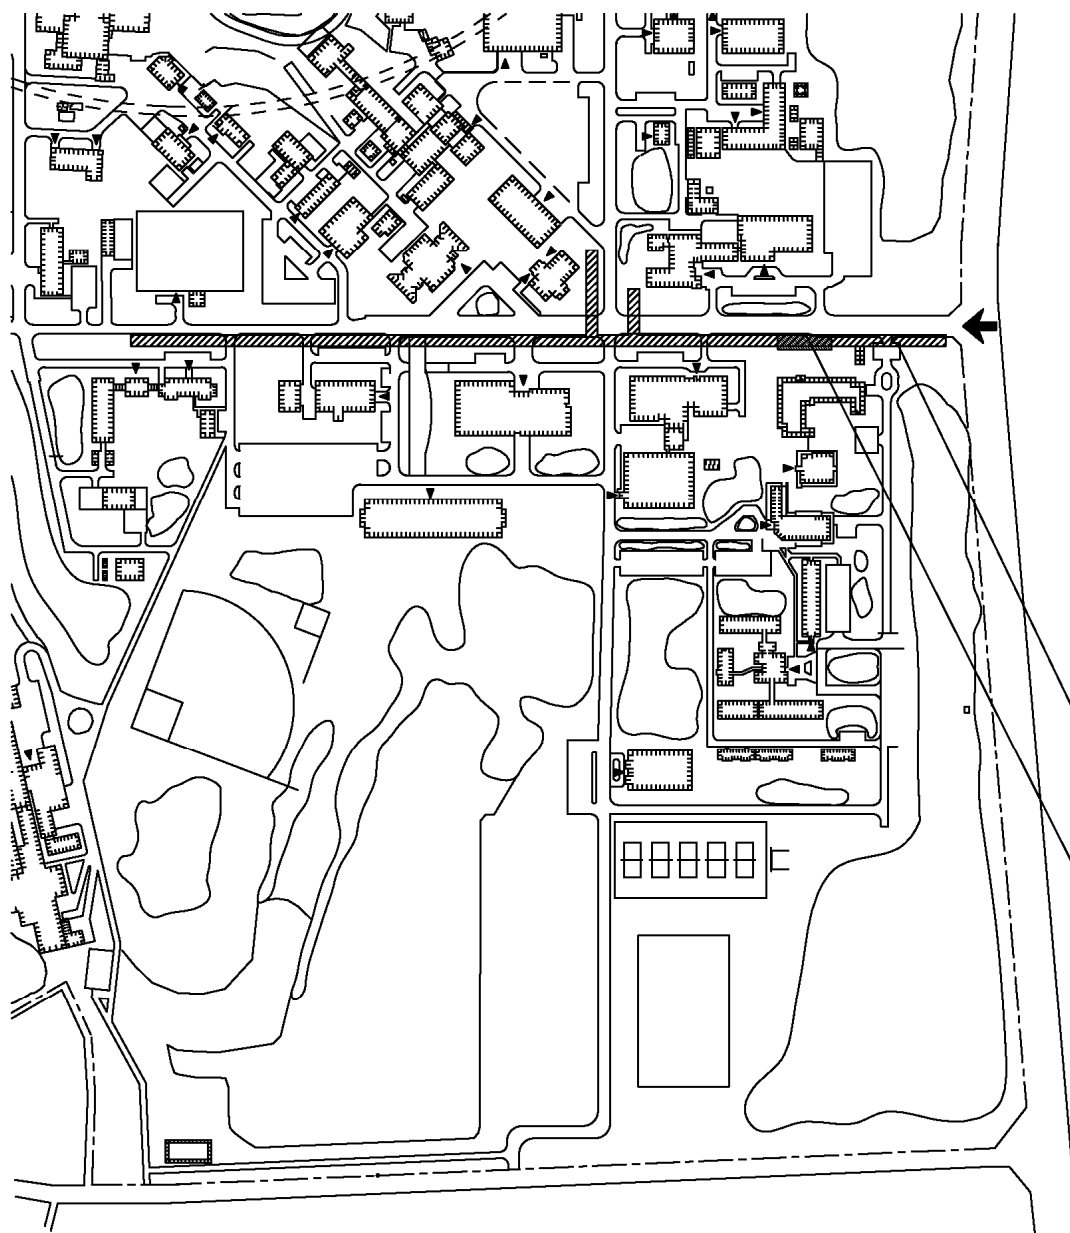 


屋外配管の更新範囲

屋外環境整備の範囲


団 地 名	001 大穂	事 業 名	高エネルギー加速器研究機構 (大穂)ライフライン再生(排水設備等) 2/2	配 置 図	1/5000
-------	--------	-------	--	-------	--------

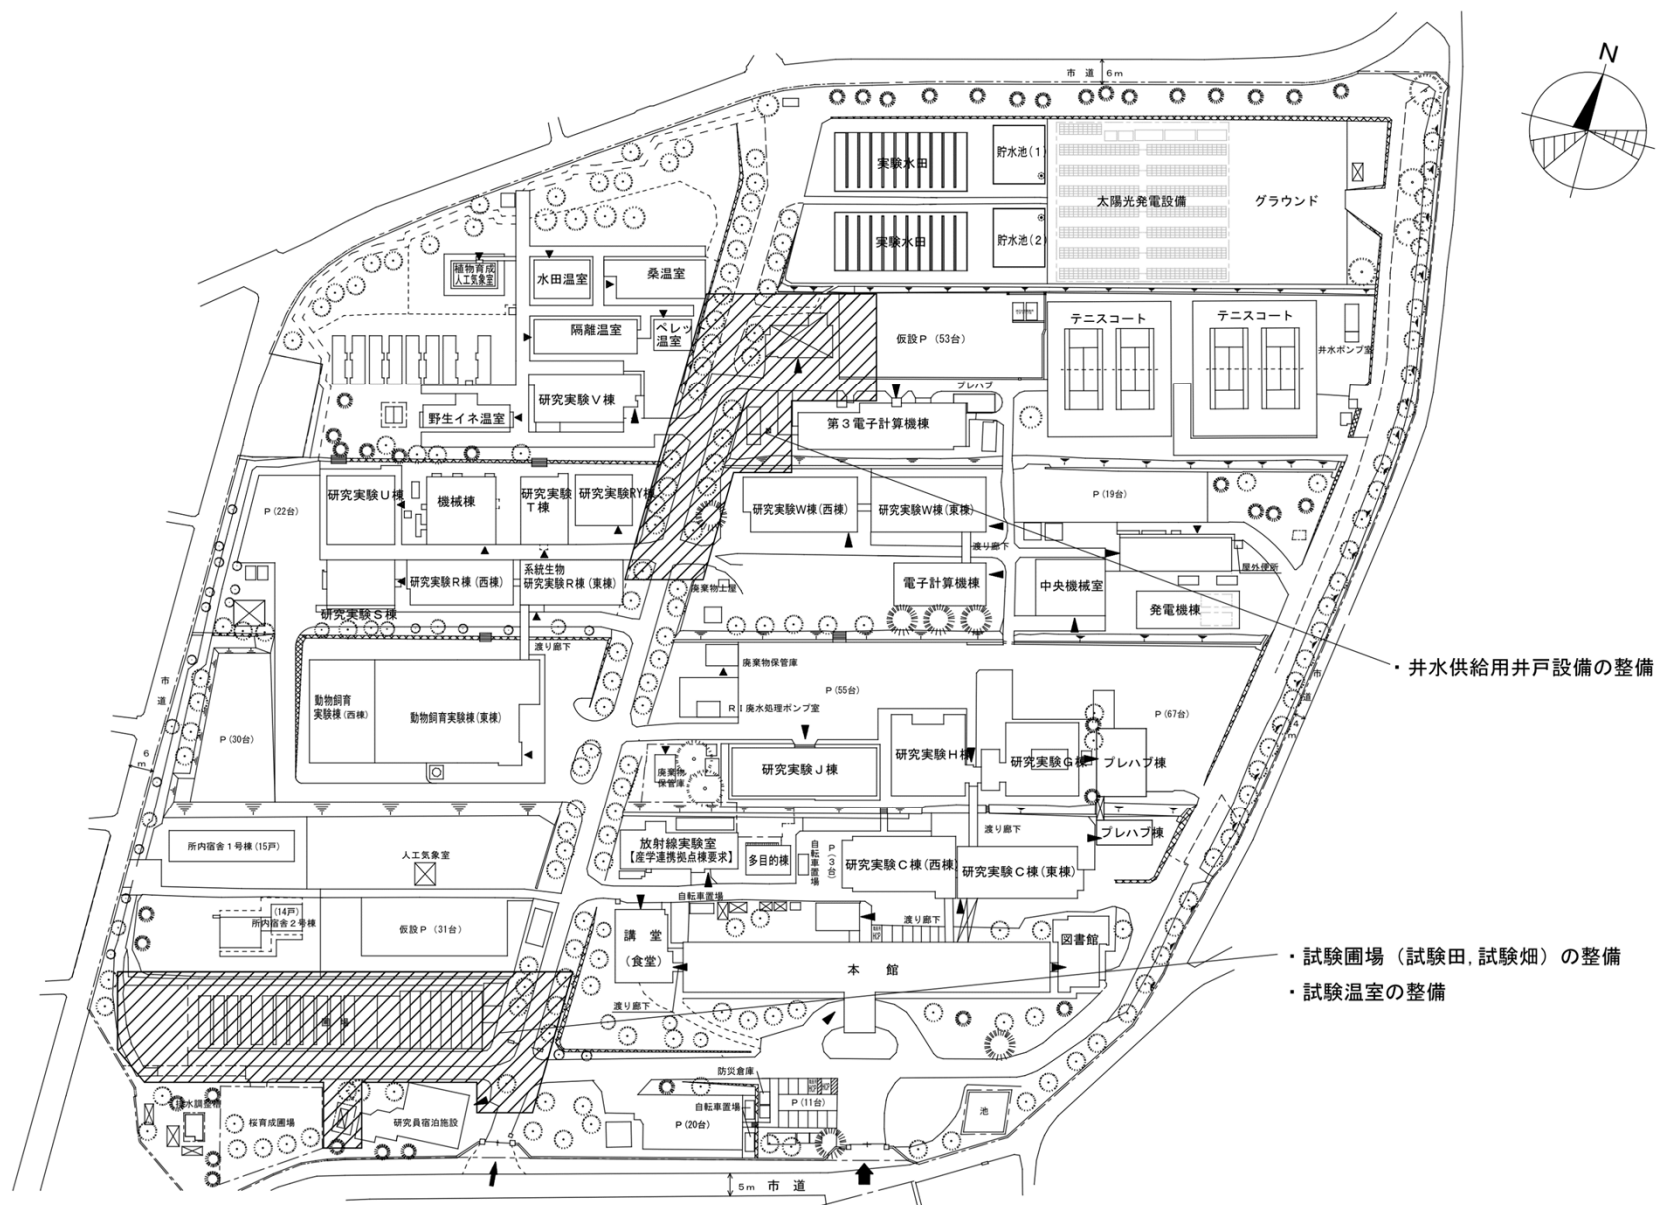

団地名	009 谷田	事業名	情報・システム研究機構 (谷田)基幹・環境整備(ゲノム編集試験圃場)	配置図	1/2500
-----	--------	-----	---------------------------------------	-----	--------

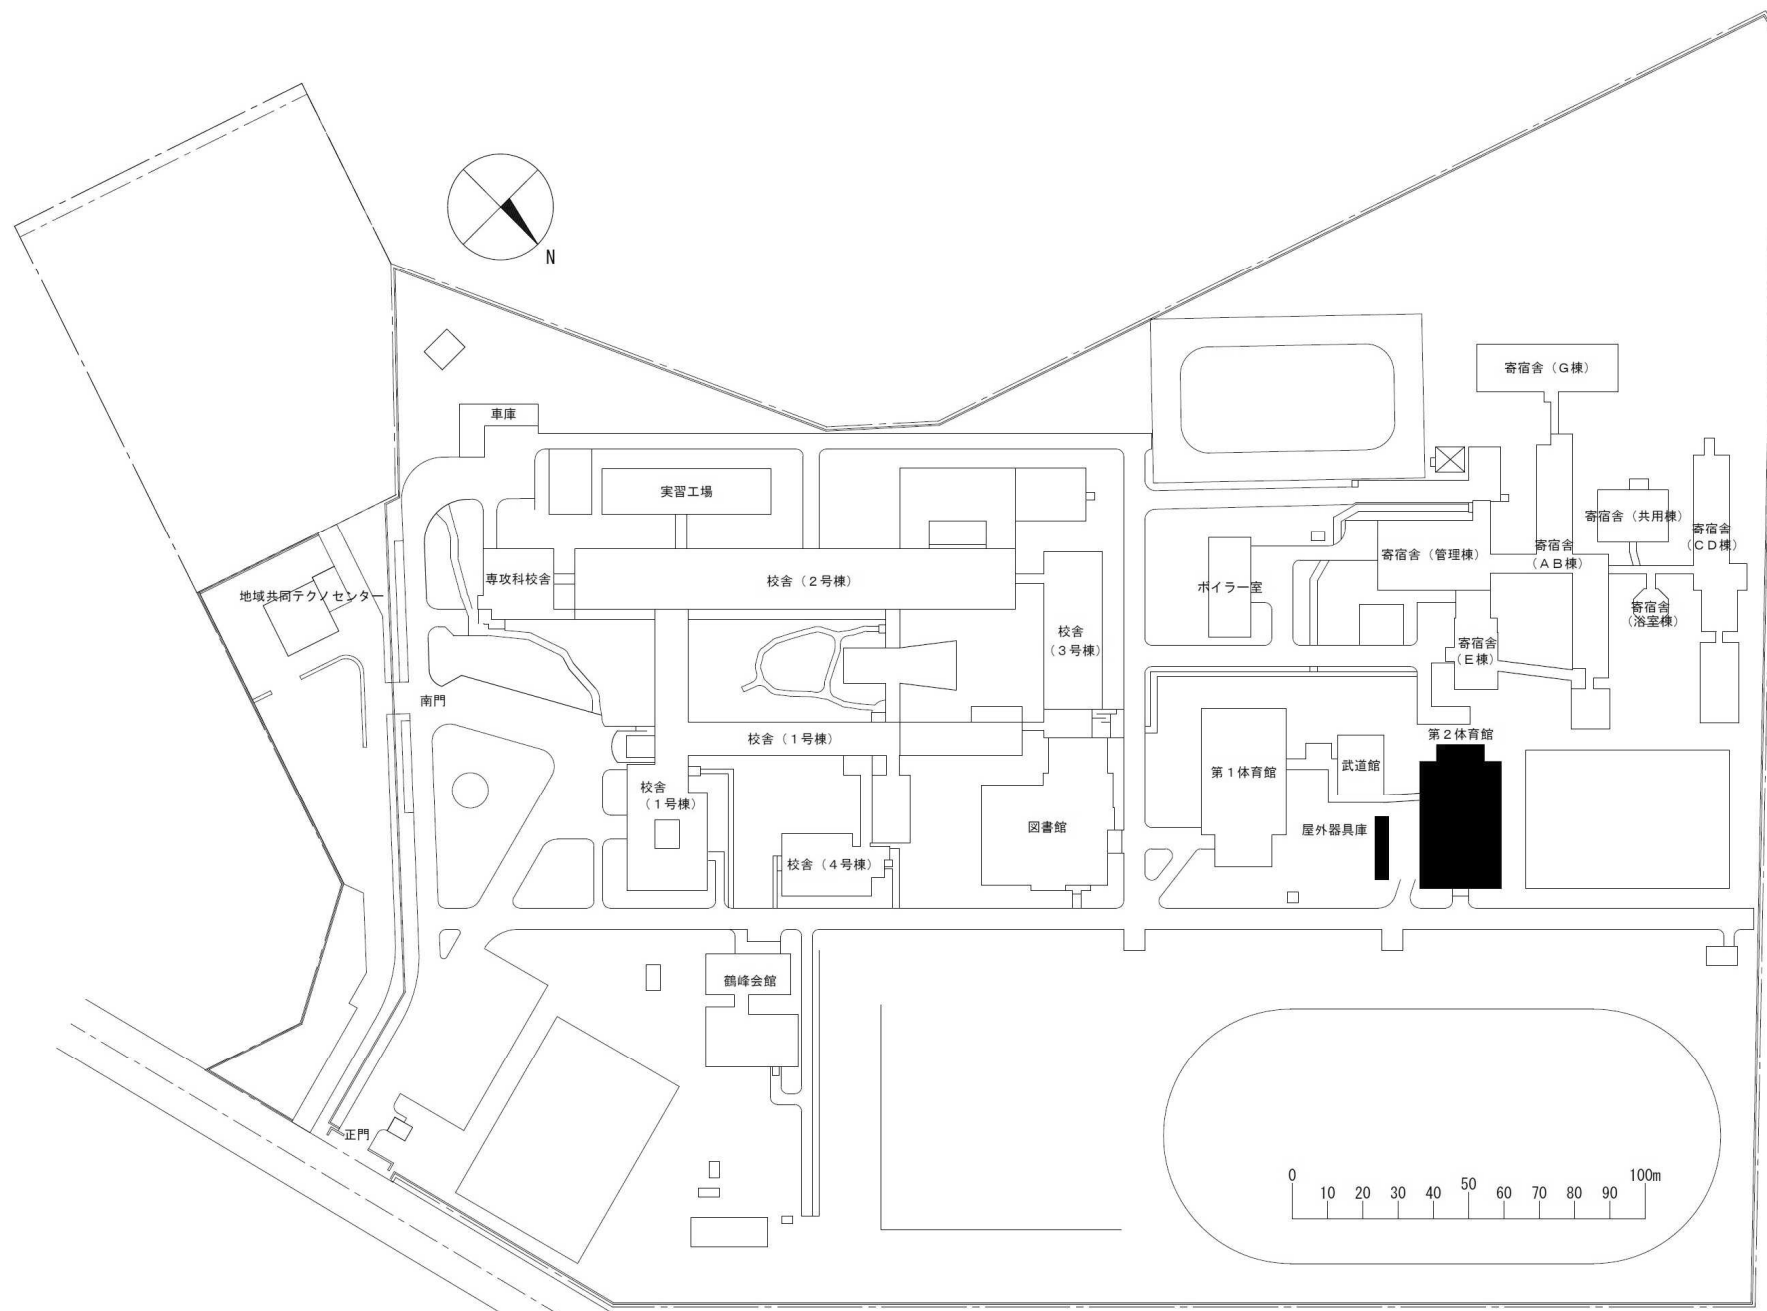

団 地 名	001 大楽毛	事 業 名	国立高等専門学校機構(釧路工業高等専門学校) (大楽毛)屋内体育施設改修	配 置 図	1/2,000
-------	---------	-------	---	-------	---------

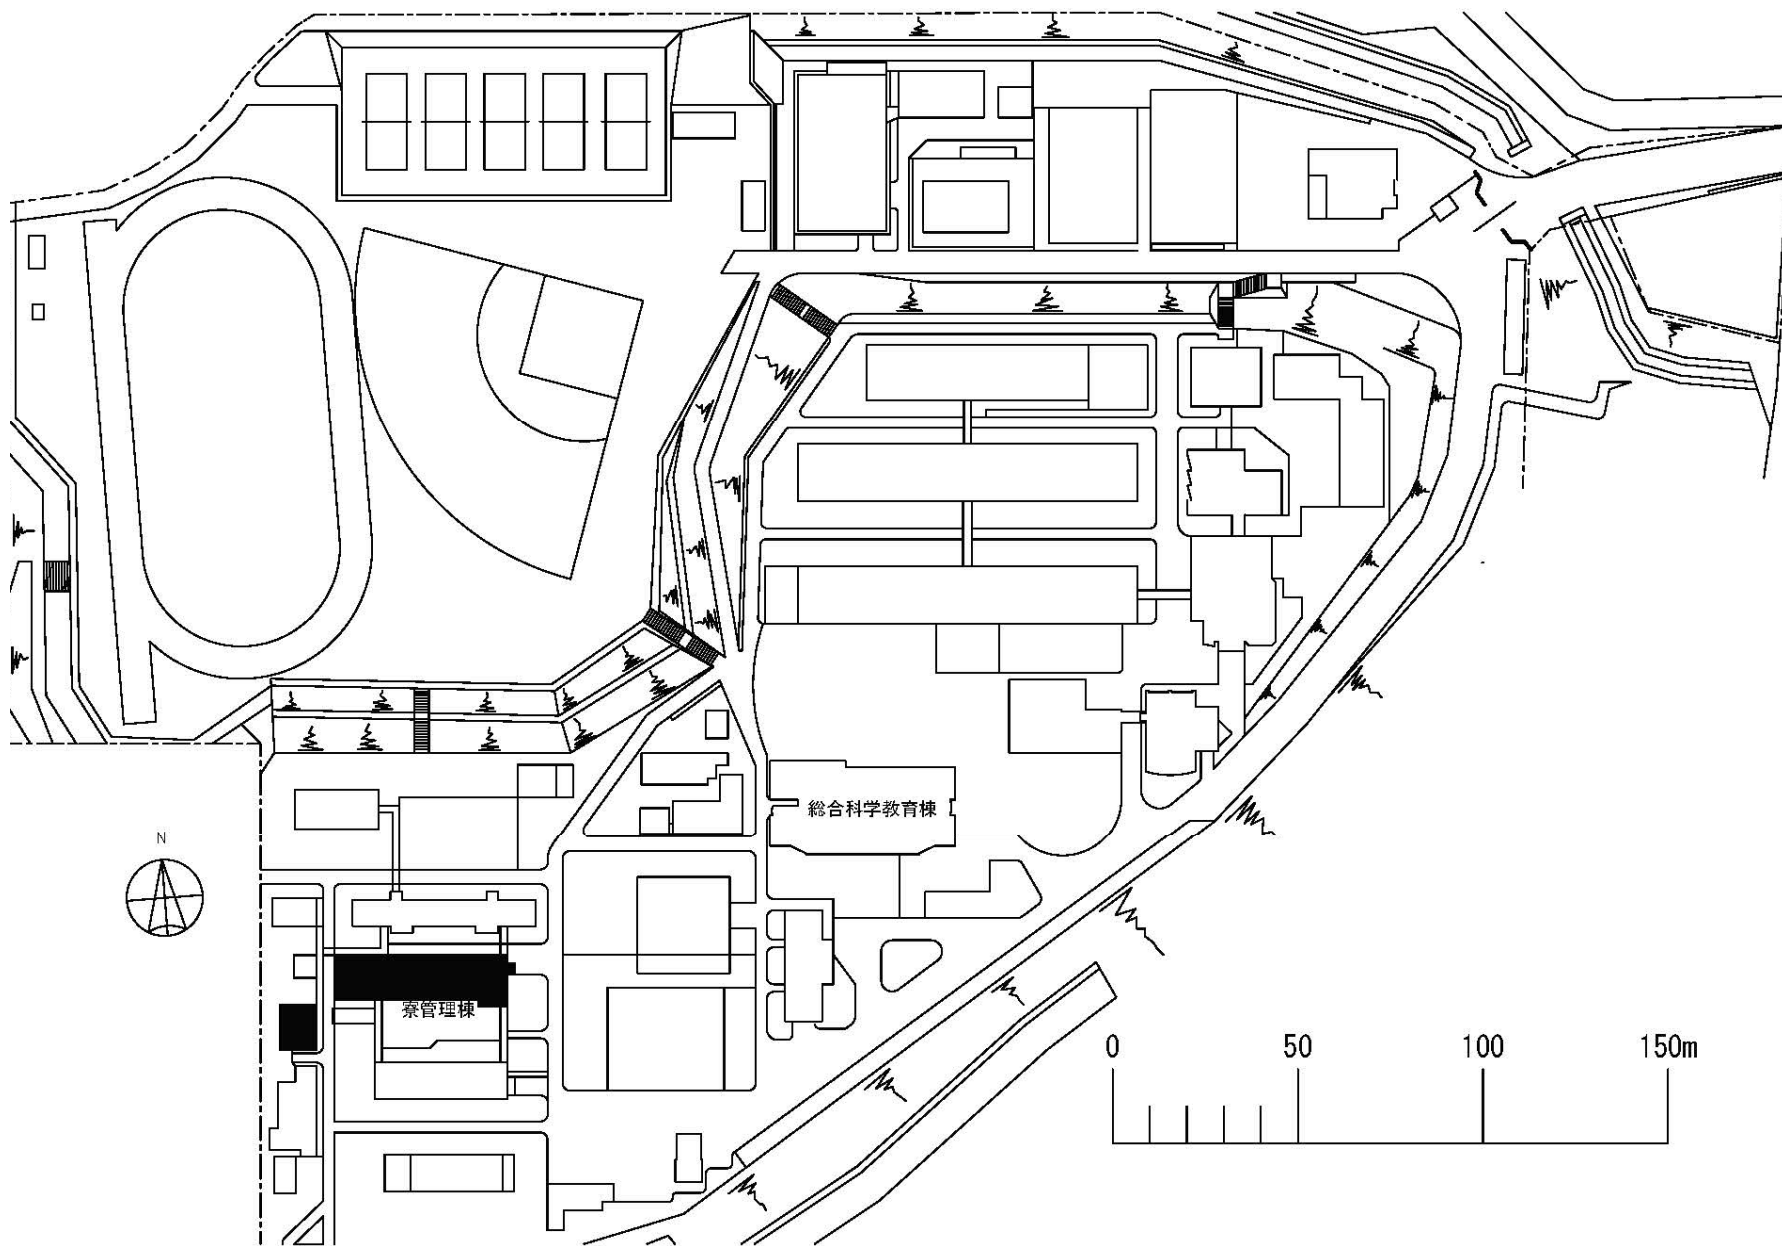

団 地 名

002 愛島


事 業 名

国立高等専門学校機構(仙台高等専門学校)
(愛島)寄宿舎改修


配 置 図

1/2000

屋外配電線・受変電設備の新設範囲（2次側配線共）

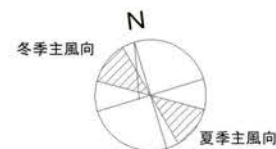


屋外配電線の新設・更新範囲

 


受変電設備の増設範囲

受変電設備の更新・改修範囲

団 地 名	001 長山下	事 業 名	国立高等専門学校機構(秋田工業高等専門学校) (長山下)ライフライン再生(受変電設備)	配 置 図	1/2000
-------	---------	-------	--	-------	--------

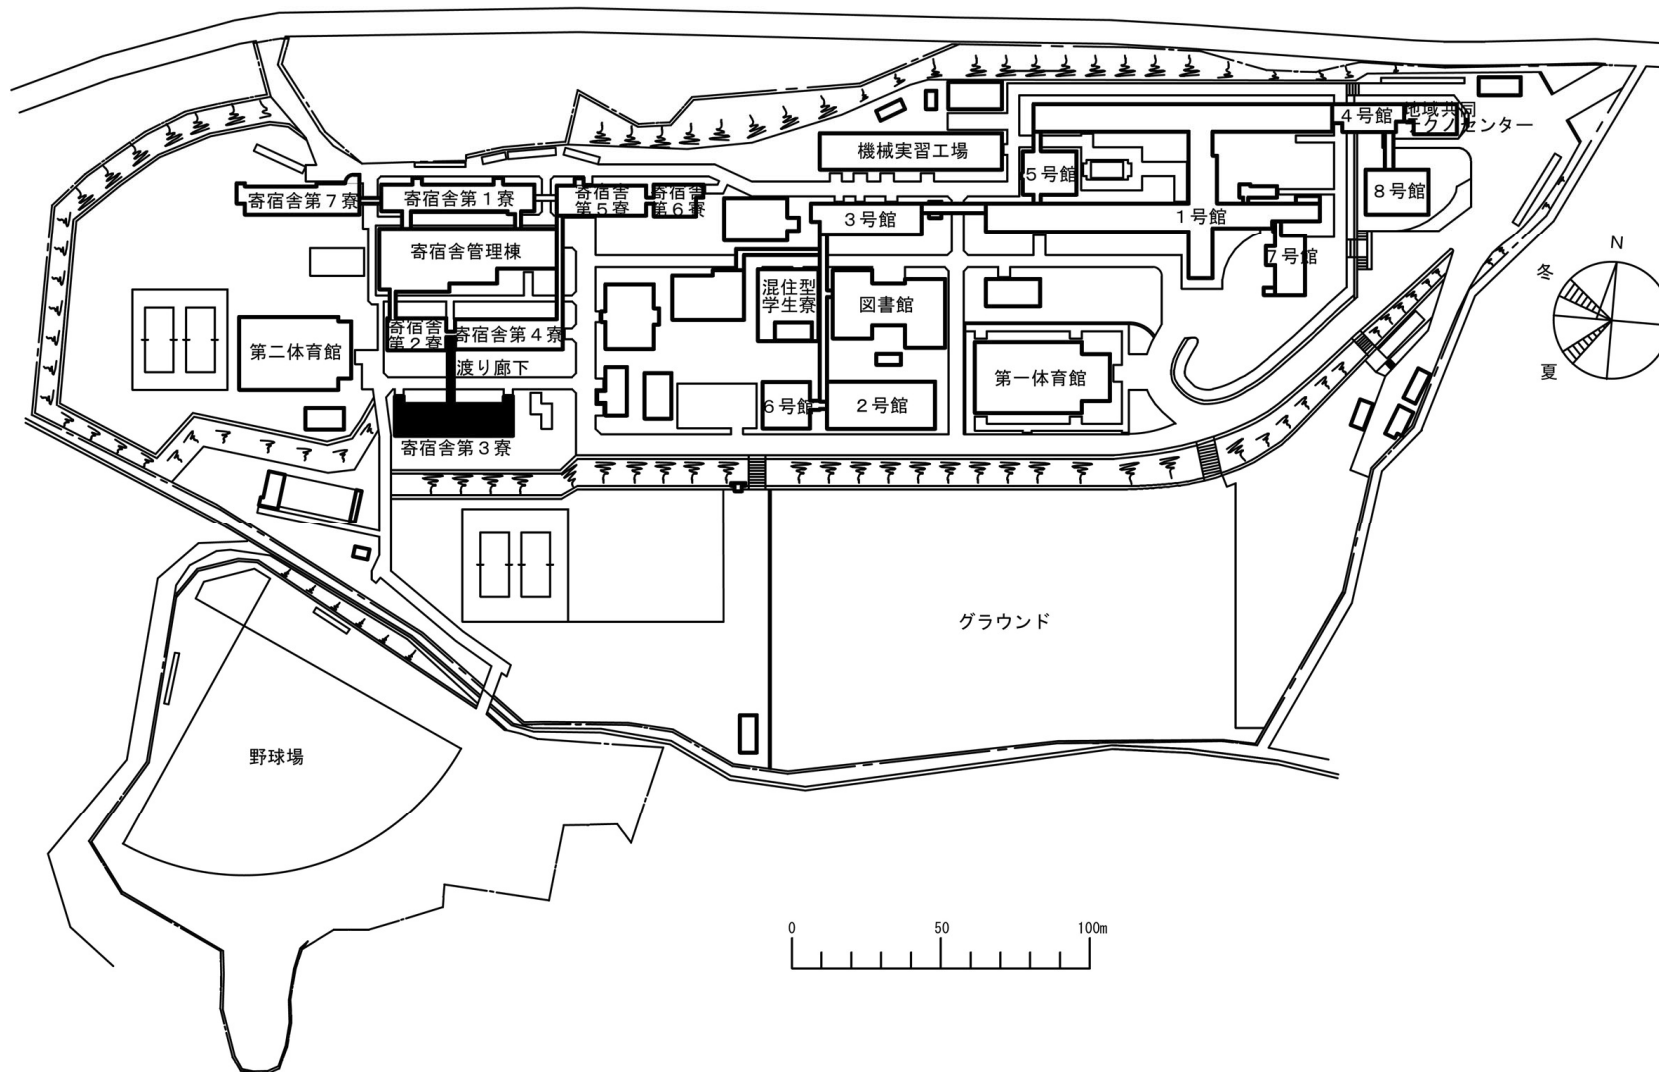


団 地 名	001 沢田	事 業 名	国立高等専門学校機構(鶴岡工業高等専門学校) (沢田)寄宿舍改修 I - II	配 置 図	1/2500
-------	--------	-------	--	-------	--------

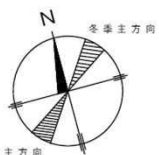

夏季主方向


〔自動車整備工場〕

〔自動車教習所〕

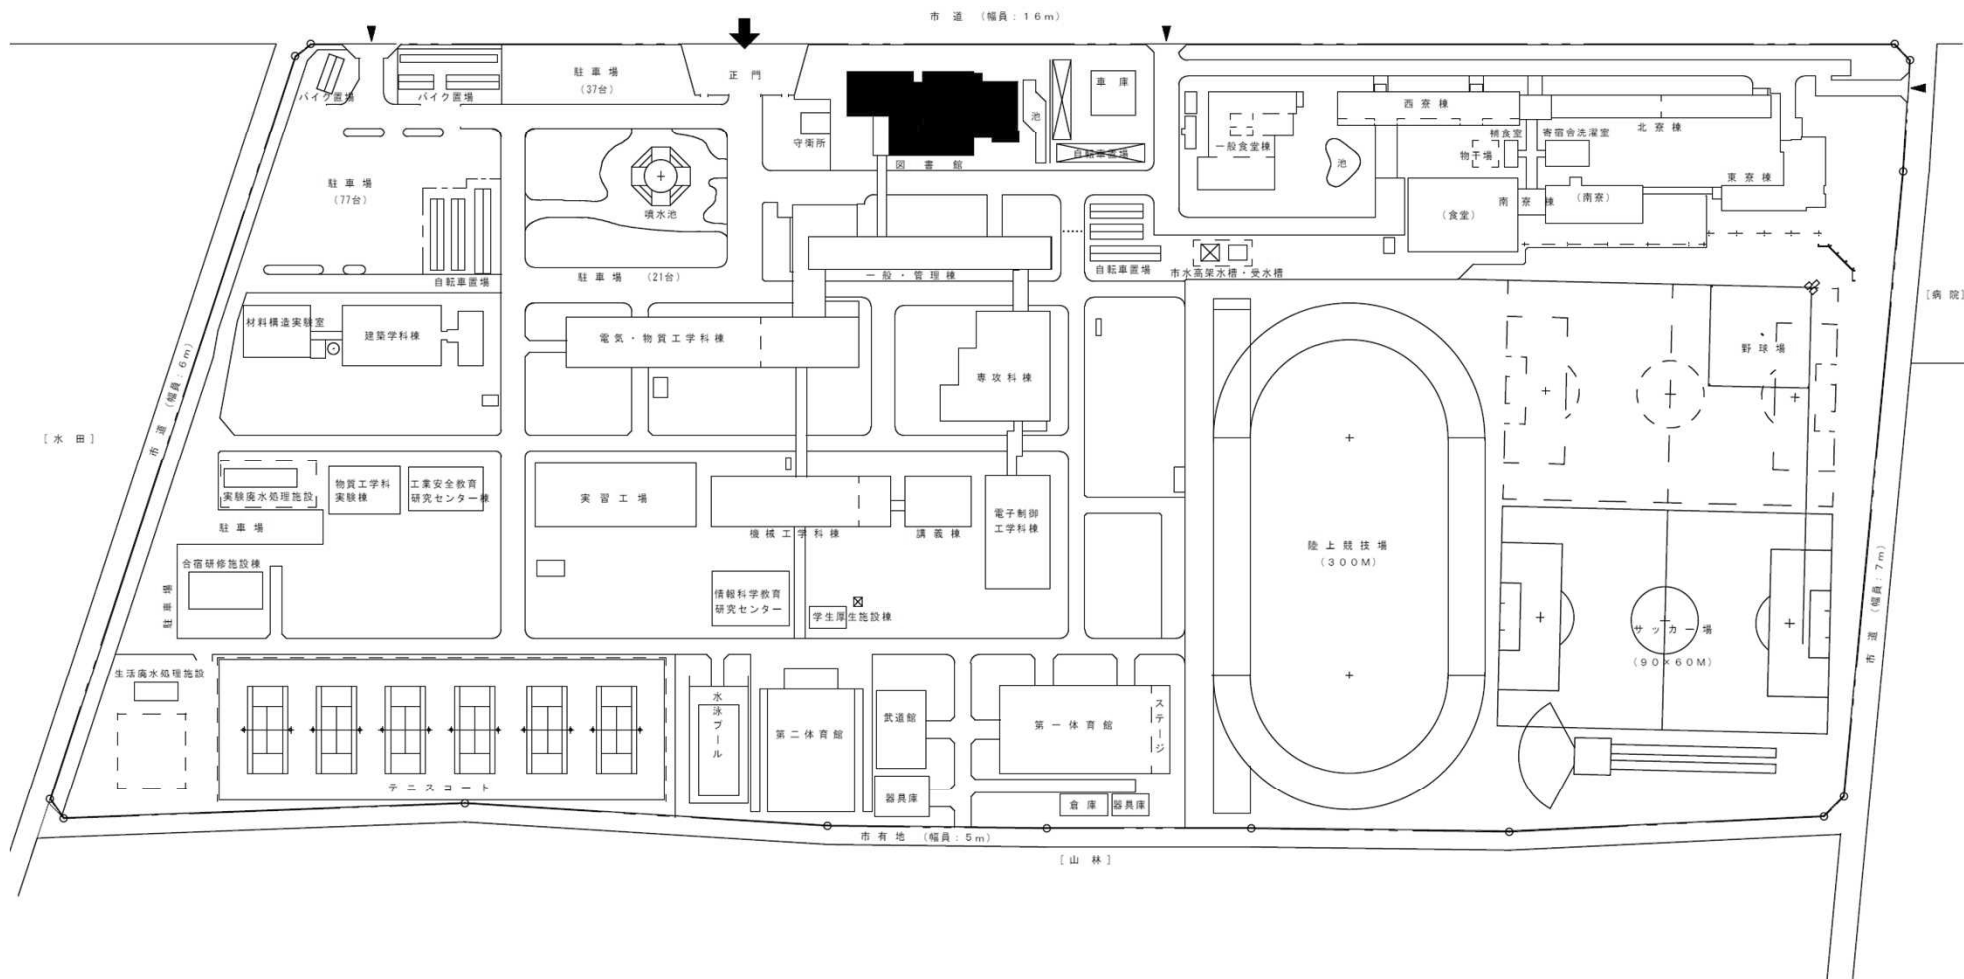


小山工業高等専門学校 配置図

 
縮尺：1/2000



団地名	001 中久喜	事業名	国立高等専門学校機構(小山工業高等専門学校) (中久喜)図書館改修	配置図	1/2000
-----	---------	-----	--------------------------------------	-----	--------

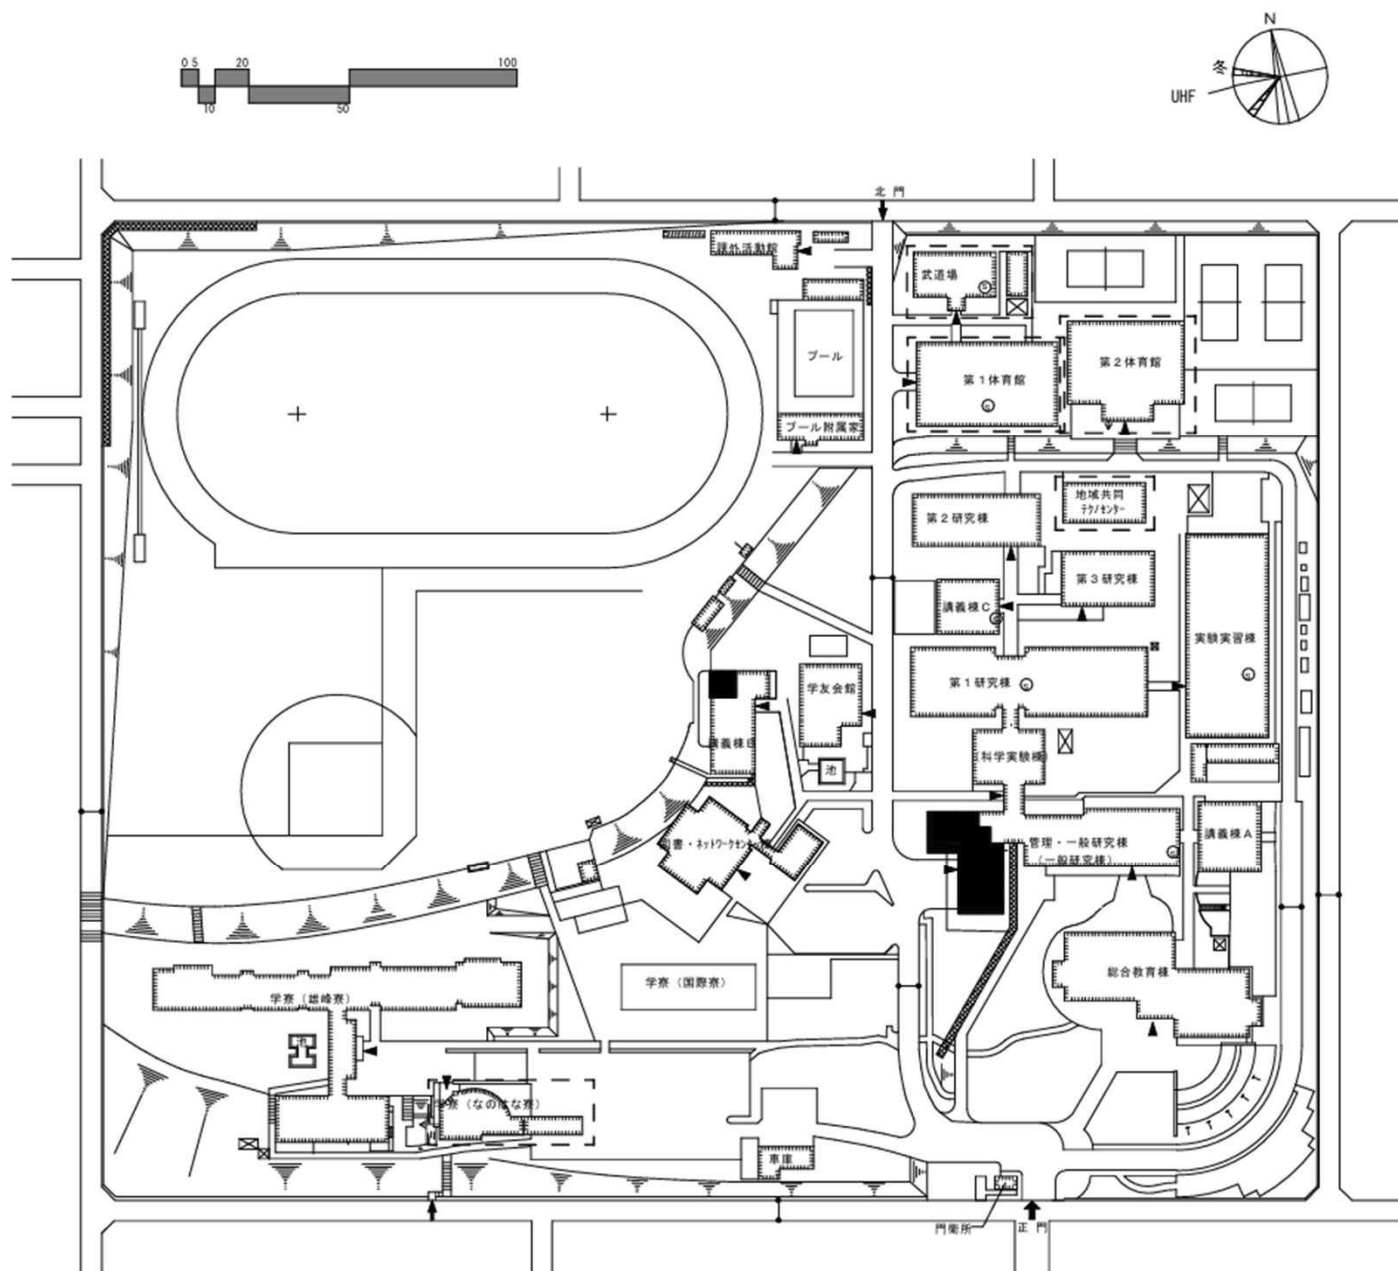

団 地 名	001清見台	事 業 名	国立高等専門学校機構(木更津工業高等専門学校) (清見台)管理・一般研究棟改修	配 置 図	1/2500
-------	--------	-------	--	-------	--------

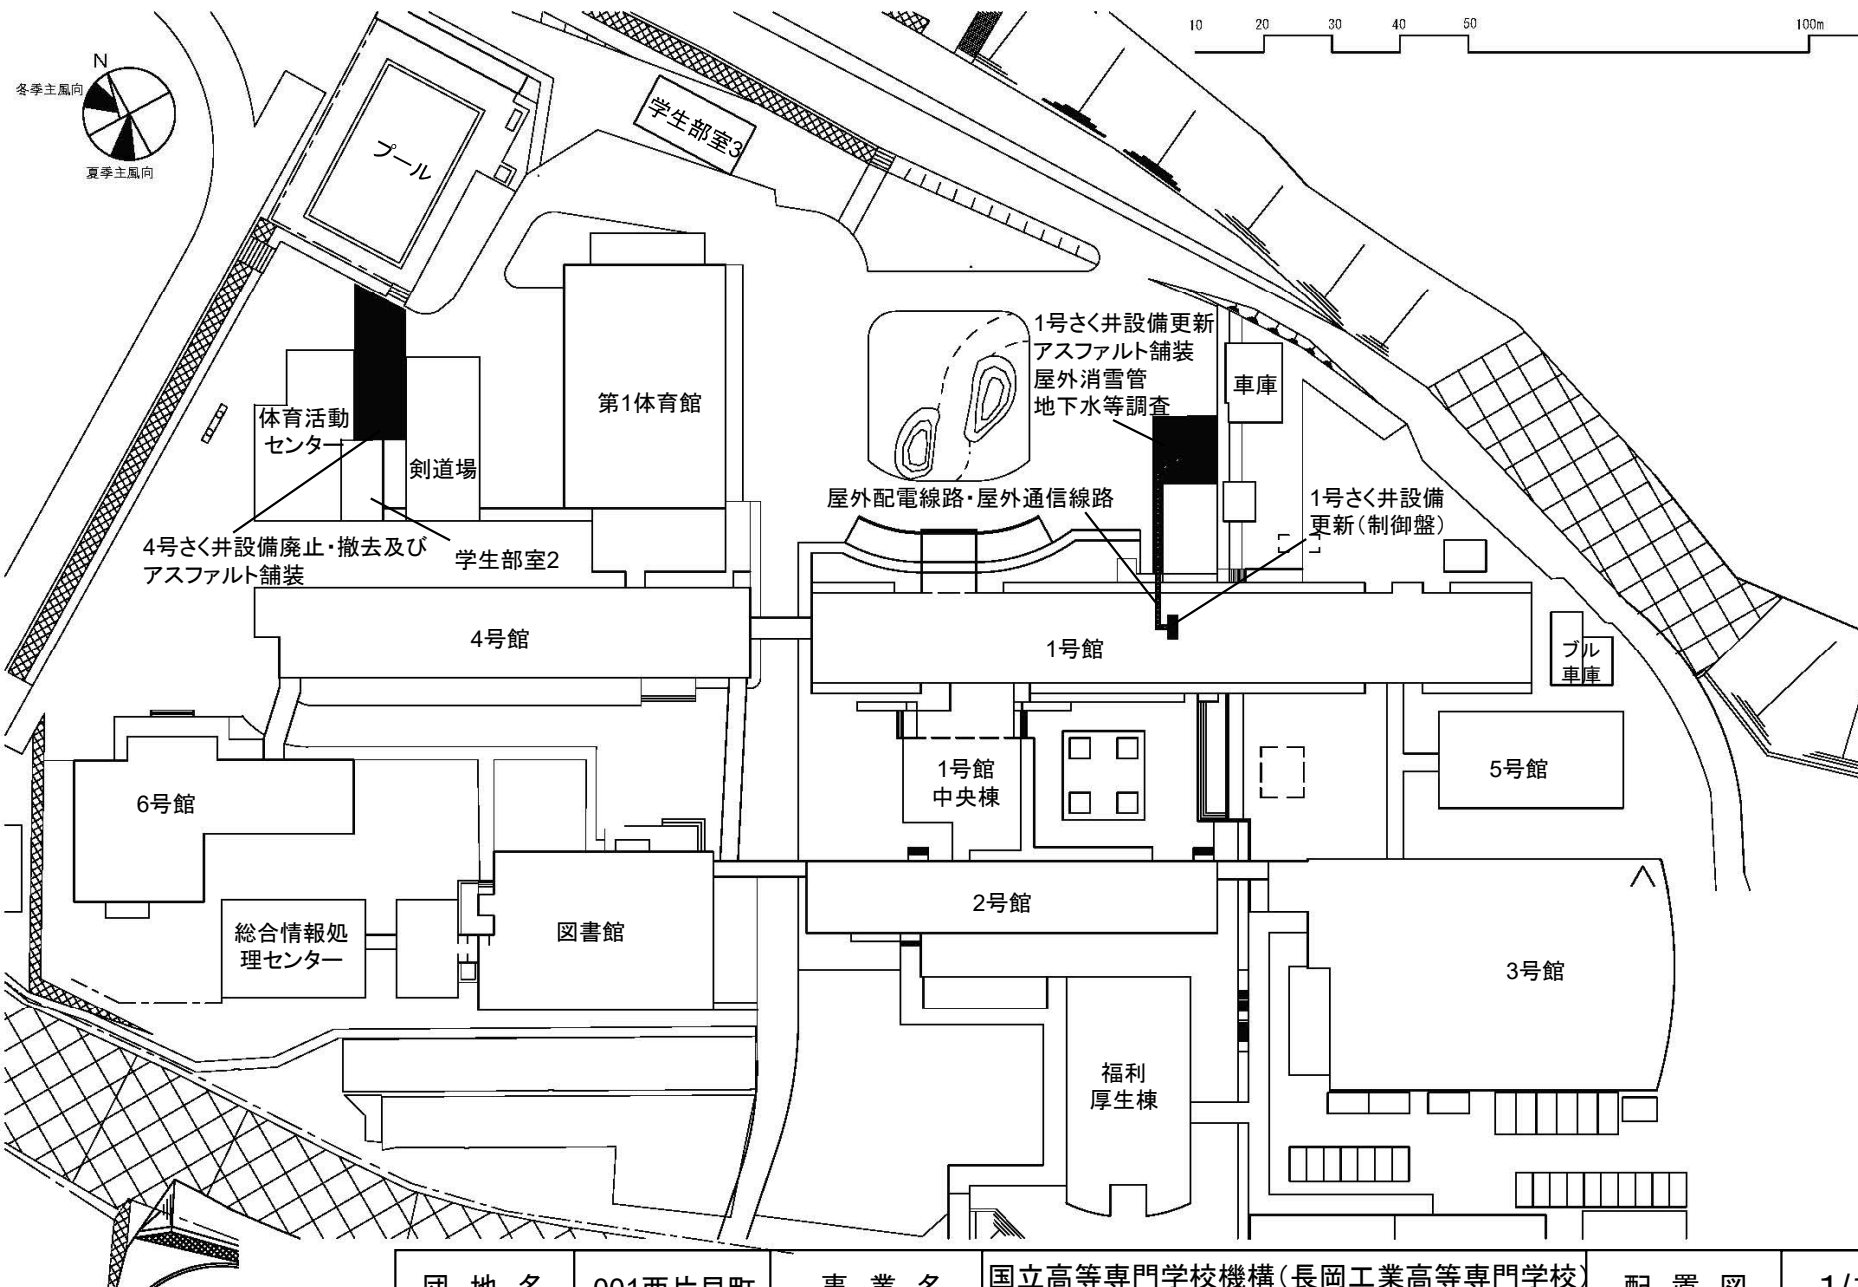


団 地 名 001西片貝町

事 業 名


国立高等専門学校機構(長岡工業高等専門学校)
(西片貝町)ライフライン再生(安全対策)

配 置 図


1/1000

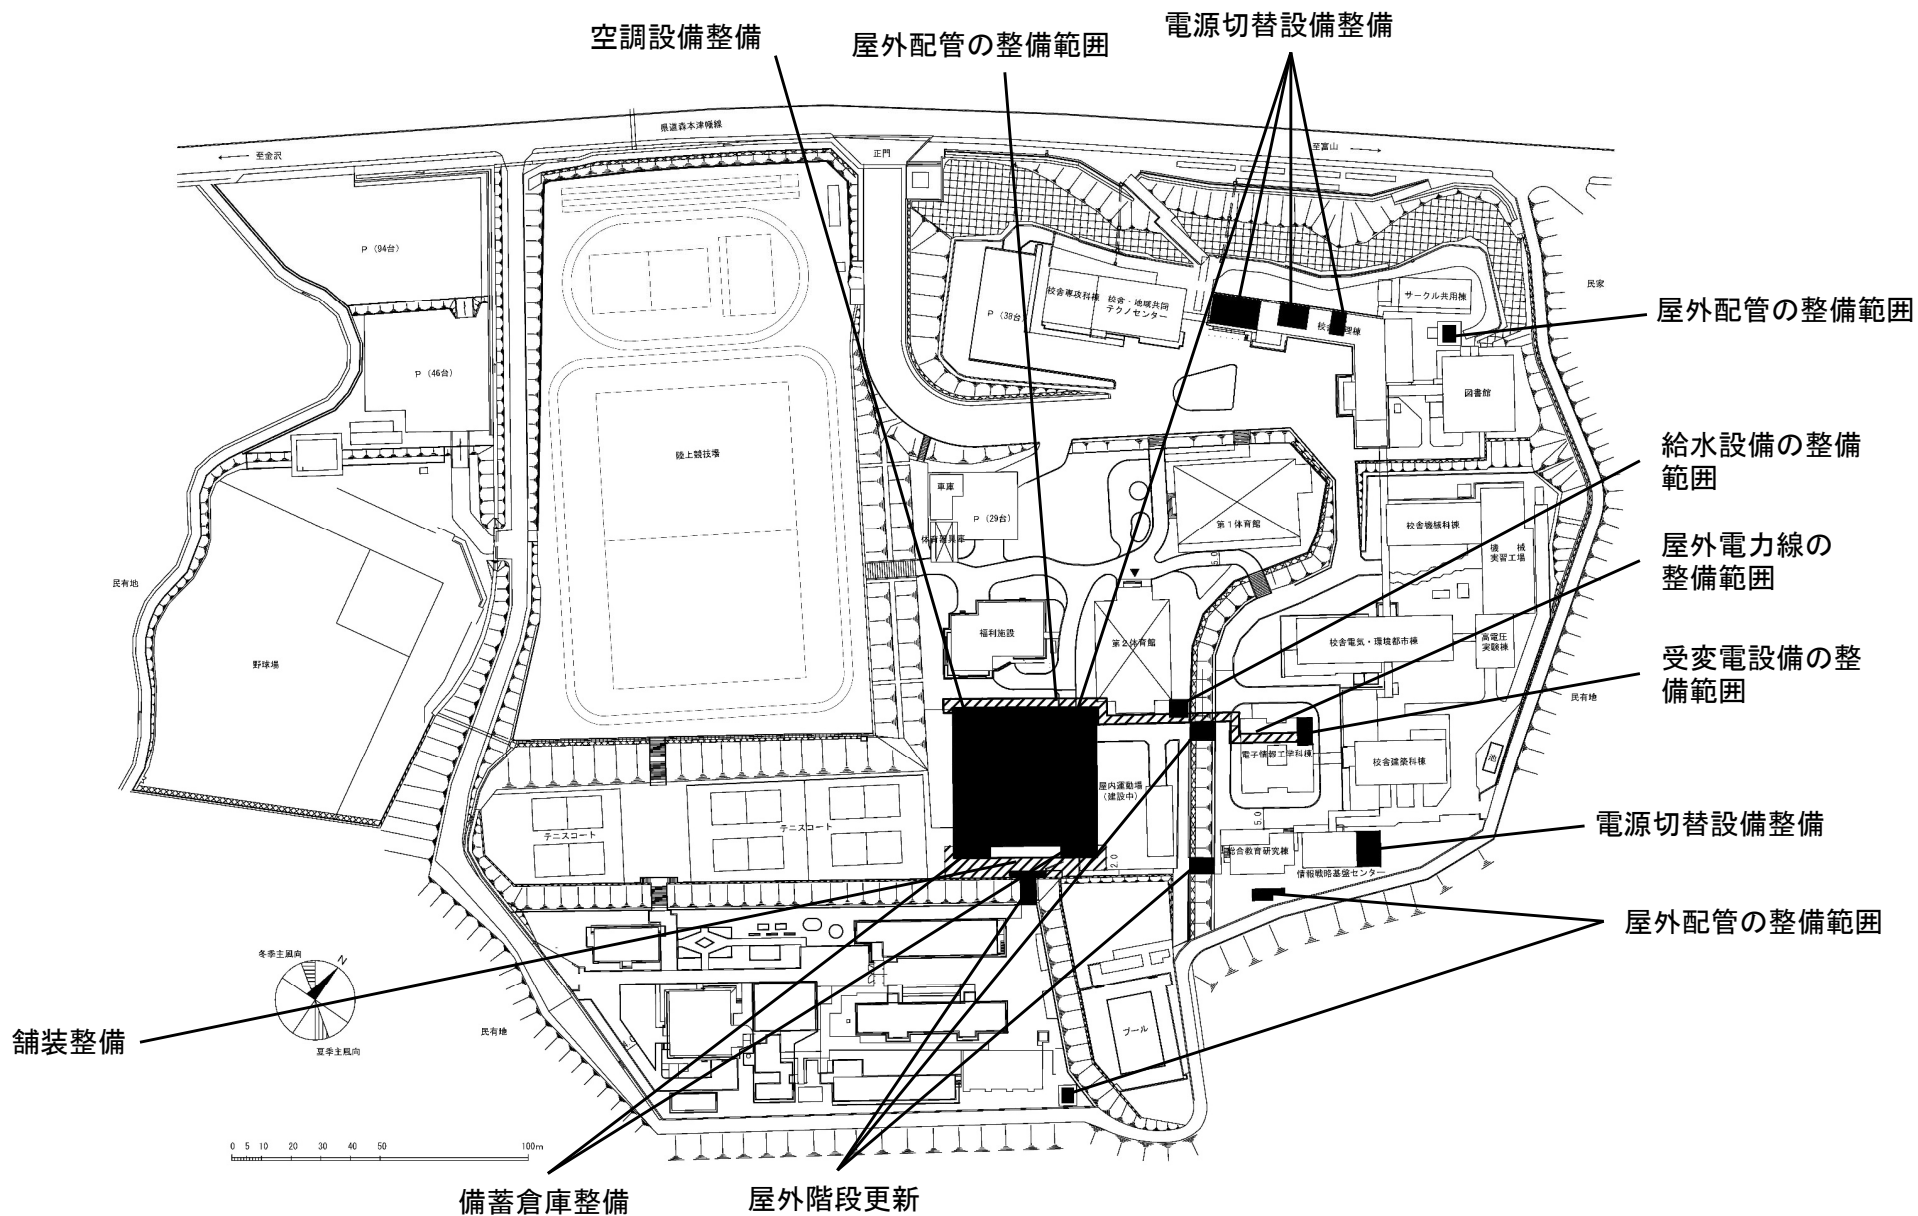



団 地 名	001 北中条	事 業 名	国立高等専門学校機構(石川工業高等専門学校) (北中条)基幹・環境整備(安全対策)	配 置 図	1/2500
-------	---------	-------	--	-------	--------

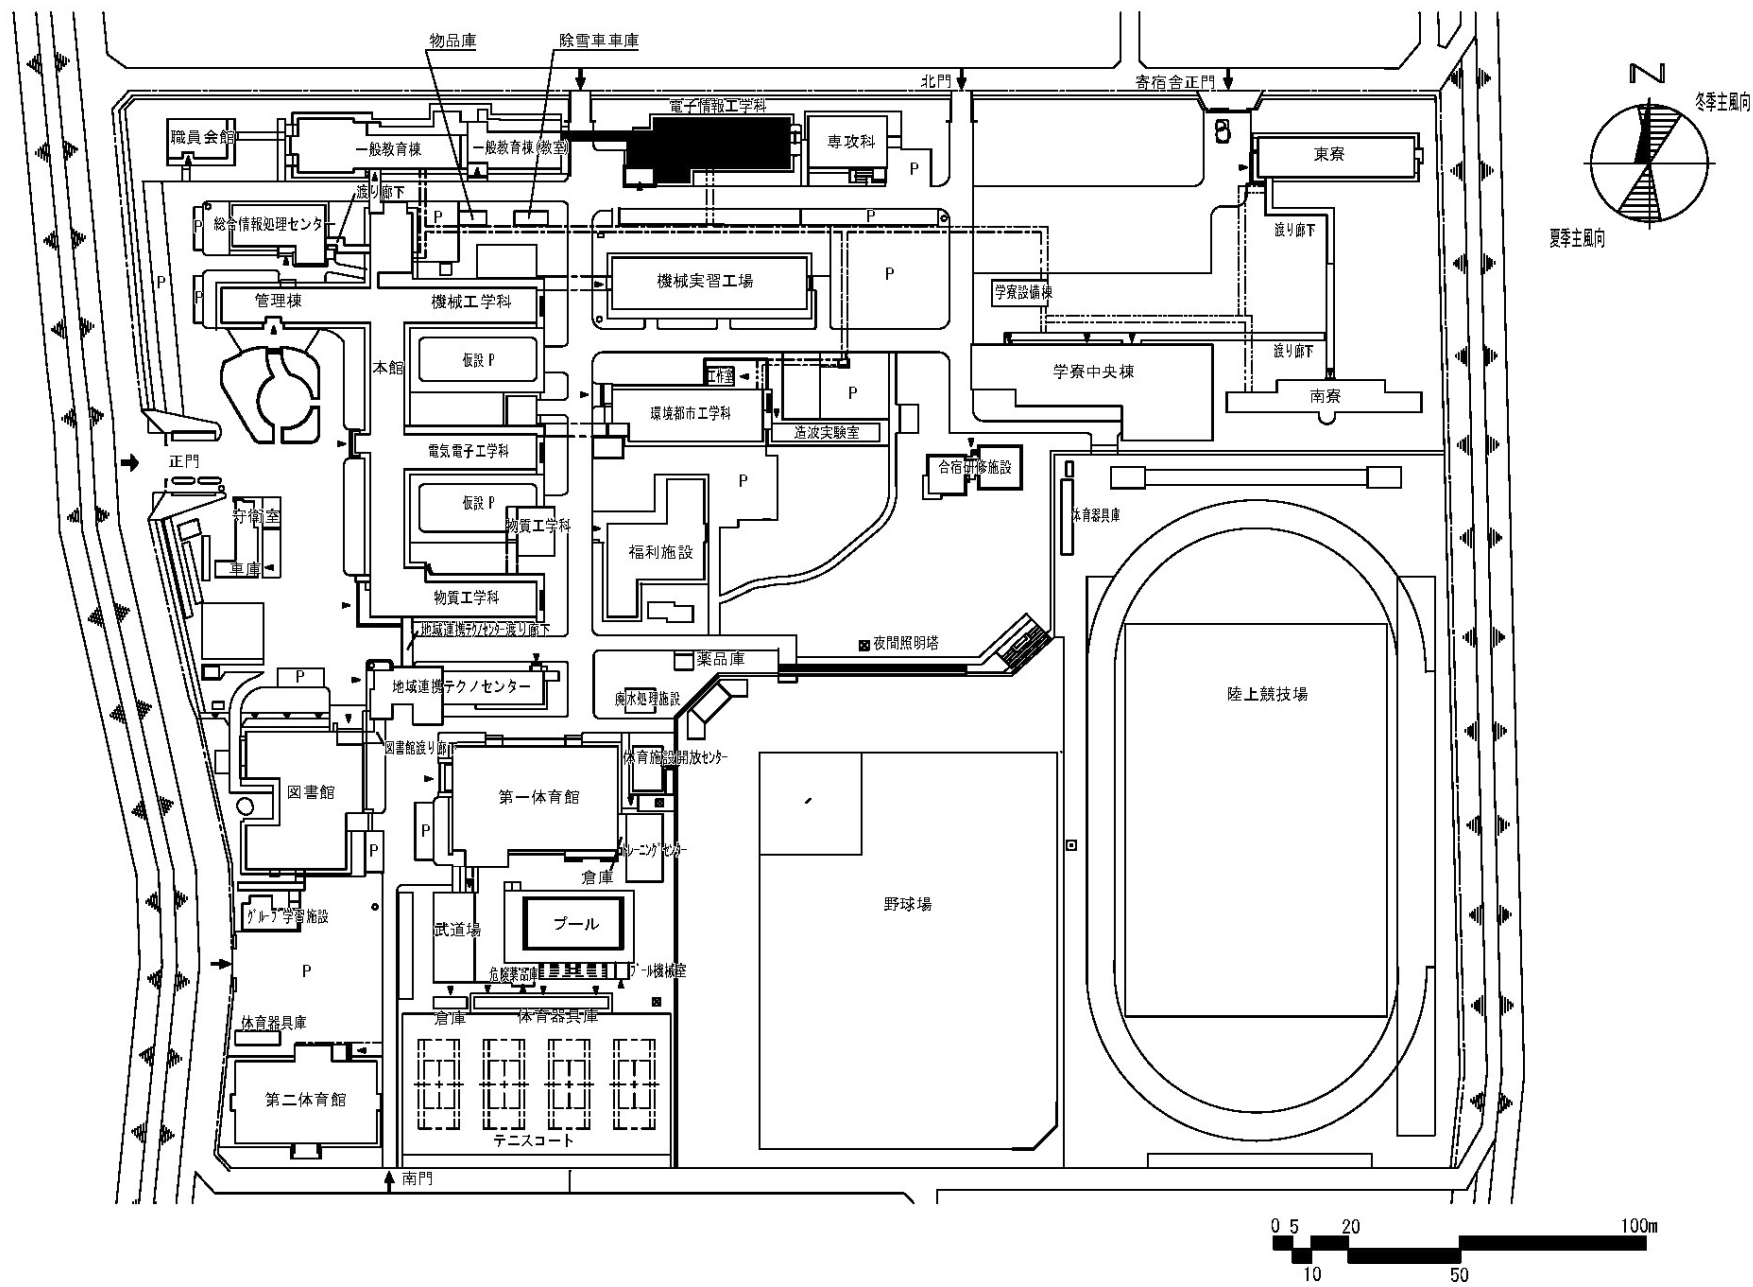

団 地 名	001 鯖江市下司町	事 業 名	国立高等専門学校機構(福井工業高等専門学校) (鯖江市下司町)校舎改修(電子情報工学科)		配 置 図	1/2000
-------	------------	-------	---	--	-------	--------

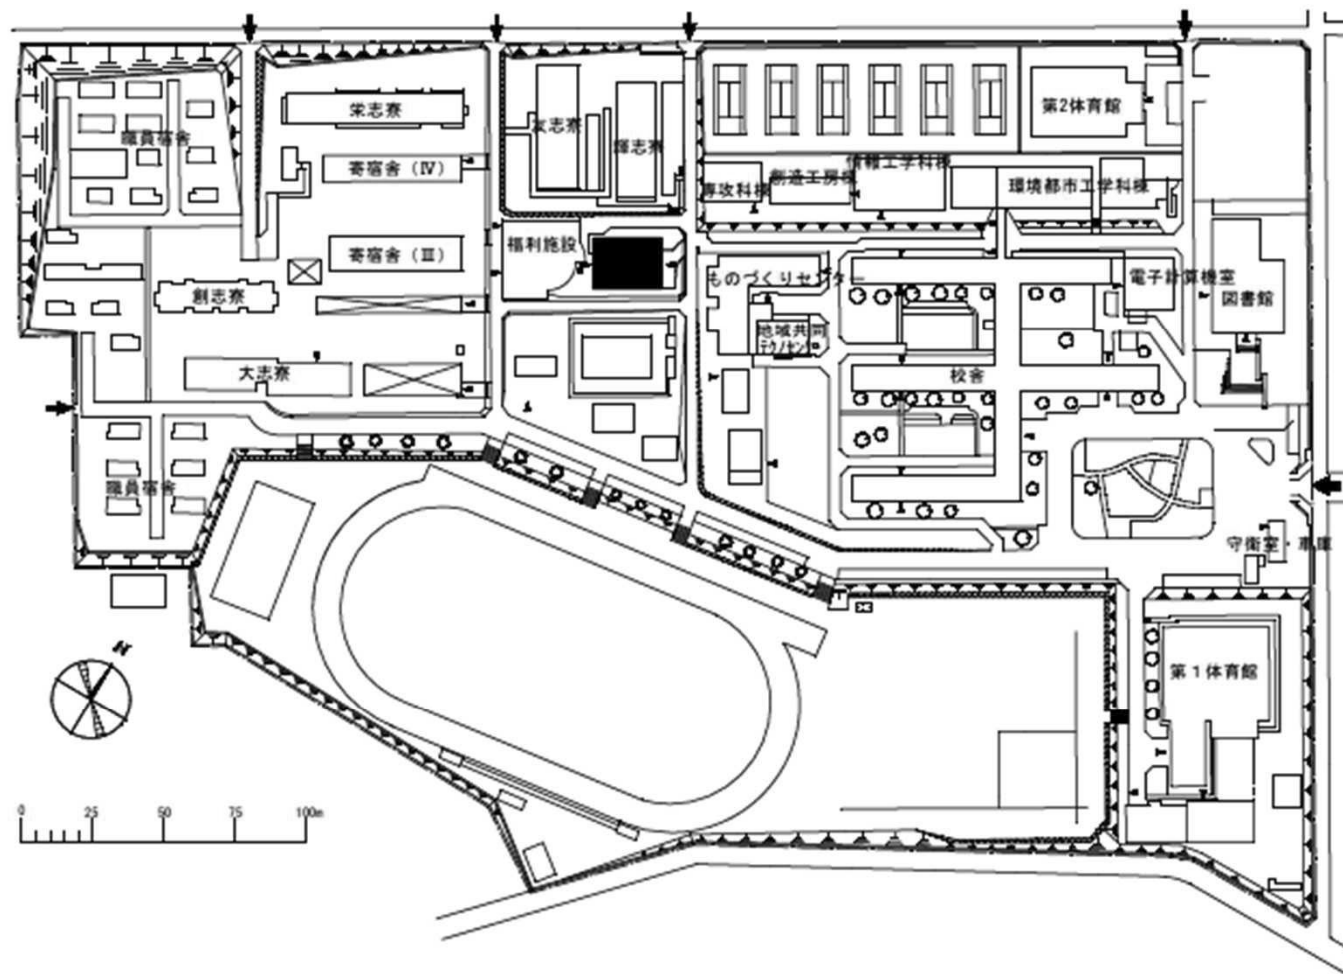

団 地 名	001 栄生町	事 業 名	国立高等専門学校機構(豊田工業高等専門学校) (栄生町)福利施設改修	配 置 図	1/2, 500
-------	---------	-------	---------------------------------------	-------	----------

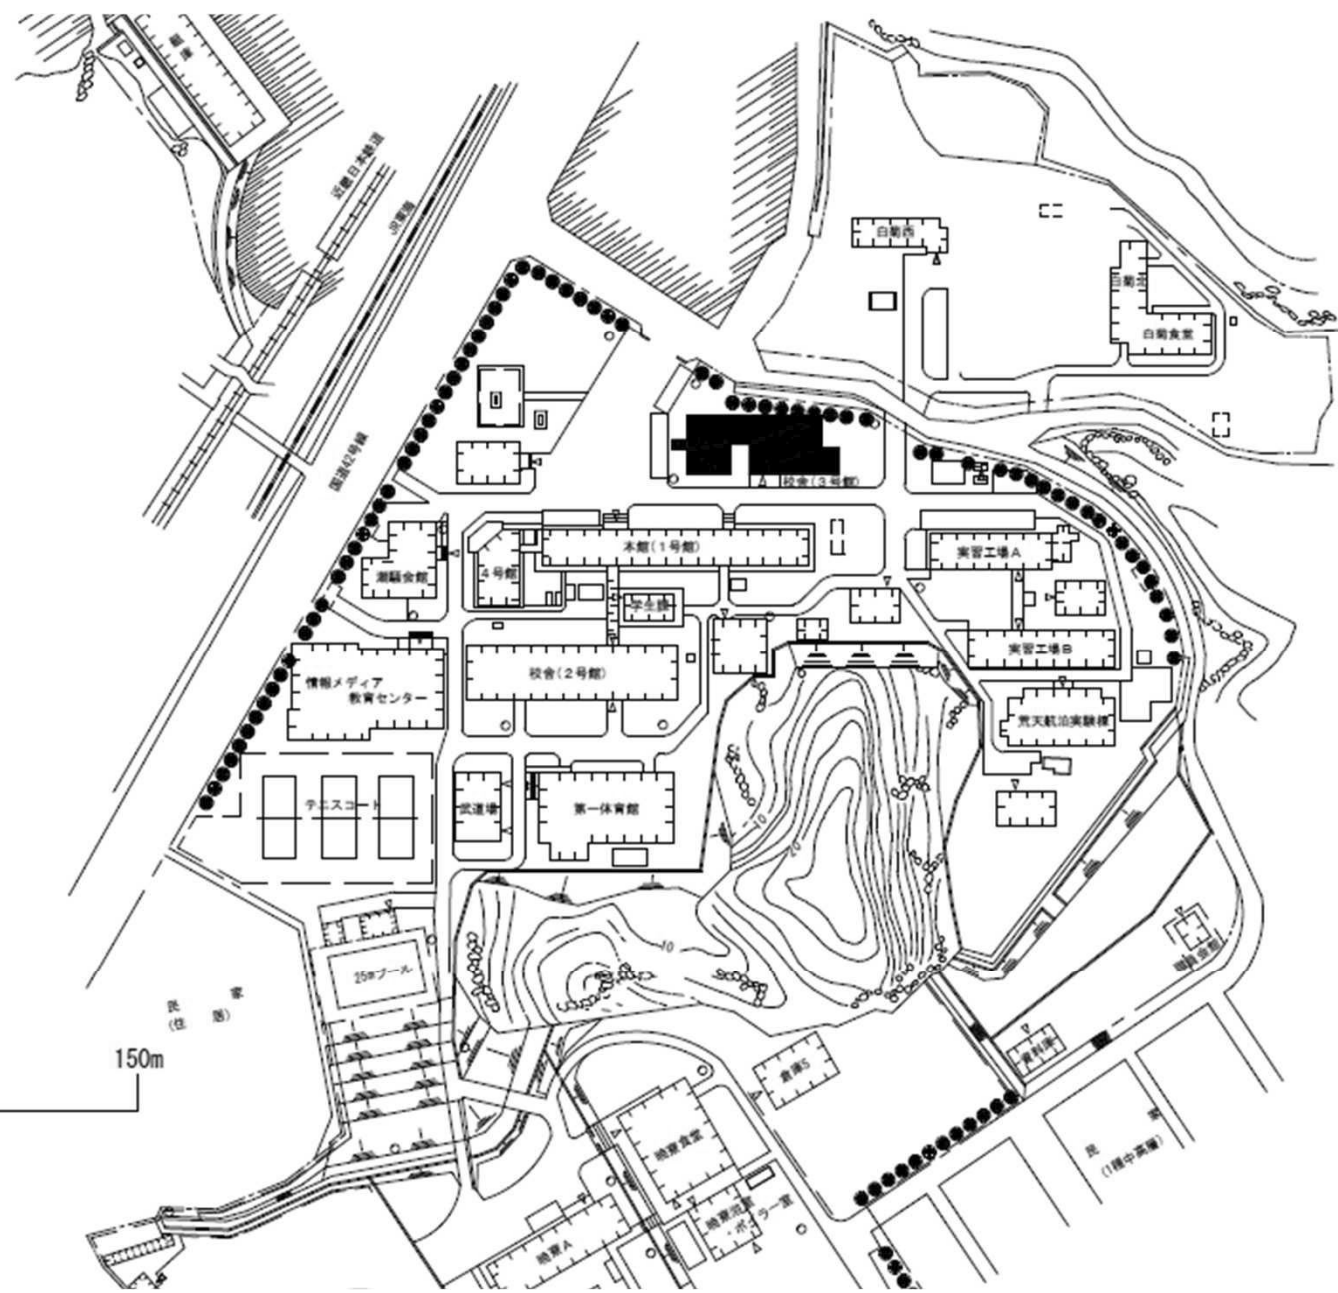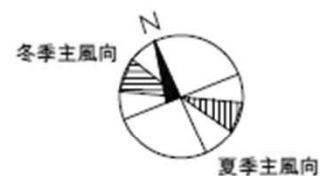

団地名


001池上町

事業名


国立高等専門学校機構(鳥羽商船高等専門学校)
(池上町)校舎改修(情報機械システム工学系)

配置図


1/2500

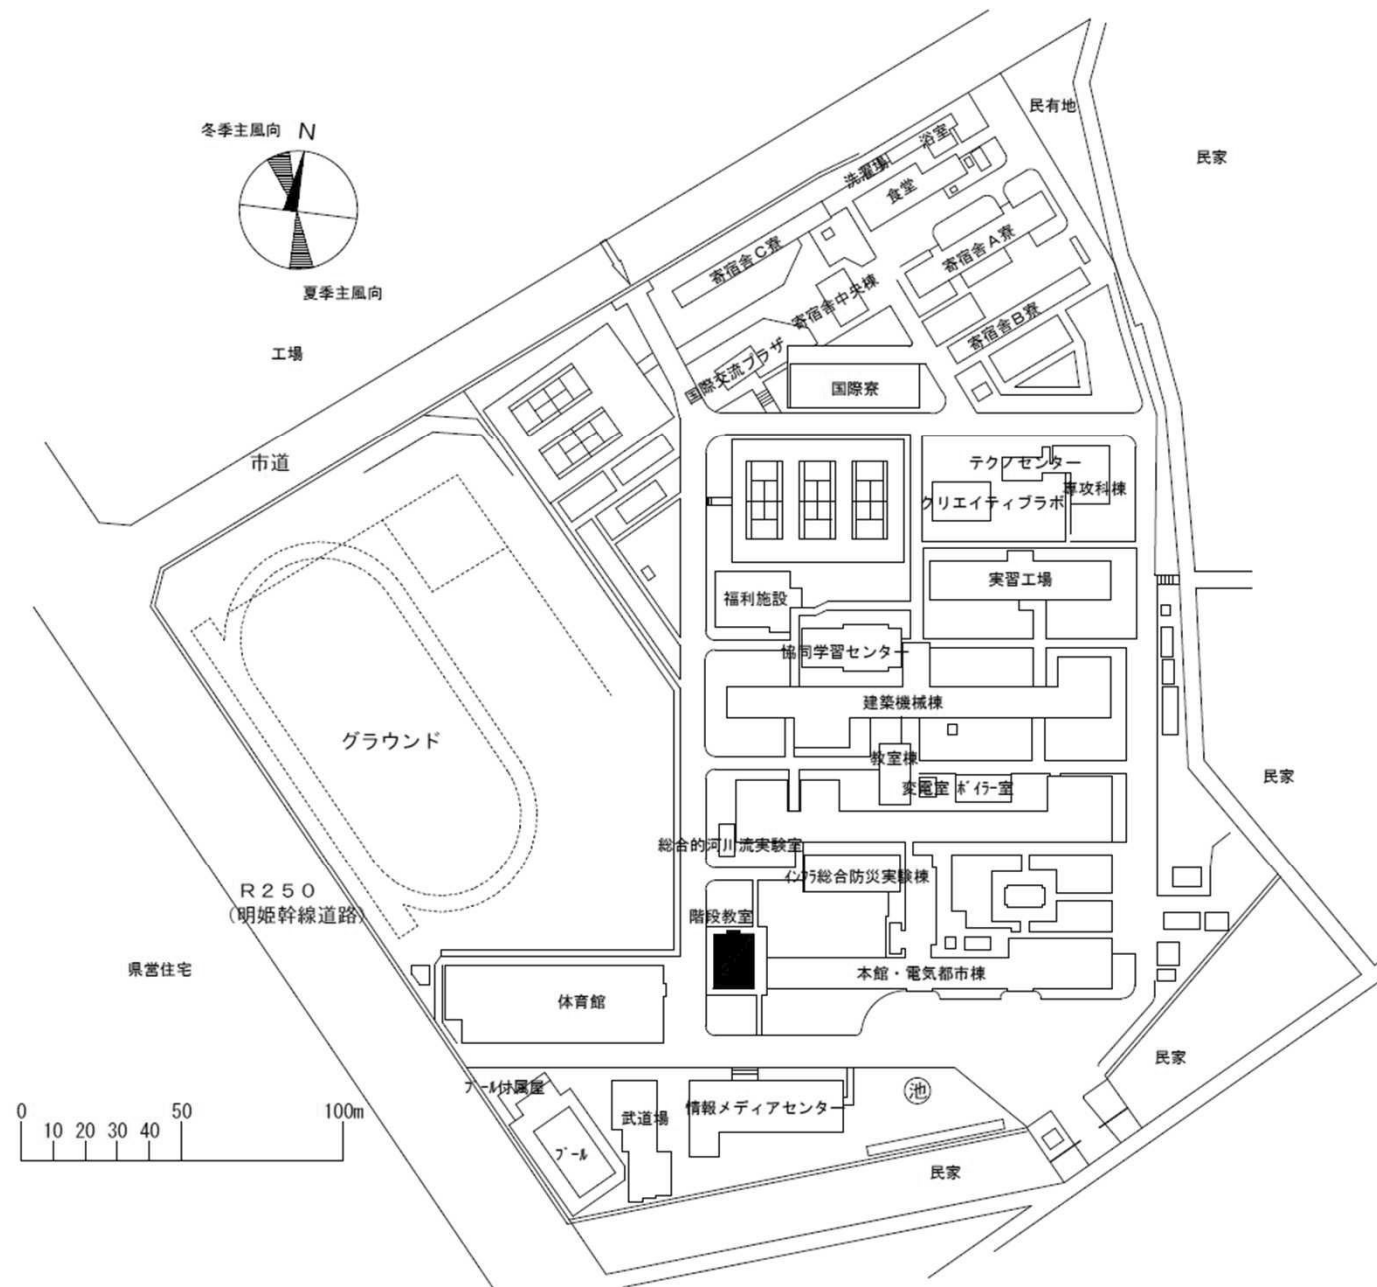


団地名	001 魚住町西岡	事業名	国立高等専門学校機構(明石工業高等専門学校) (魚住町西岡)講義棟改修	配置図	1/2500
-----	--------------	-----	--	-----	--------

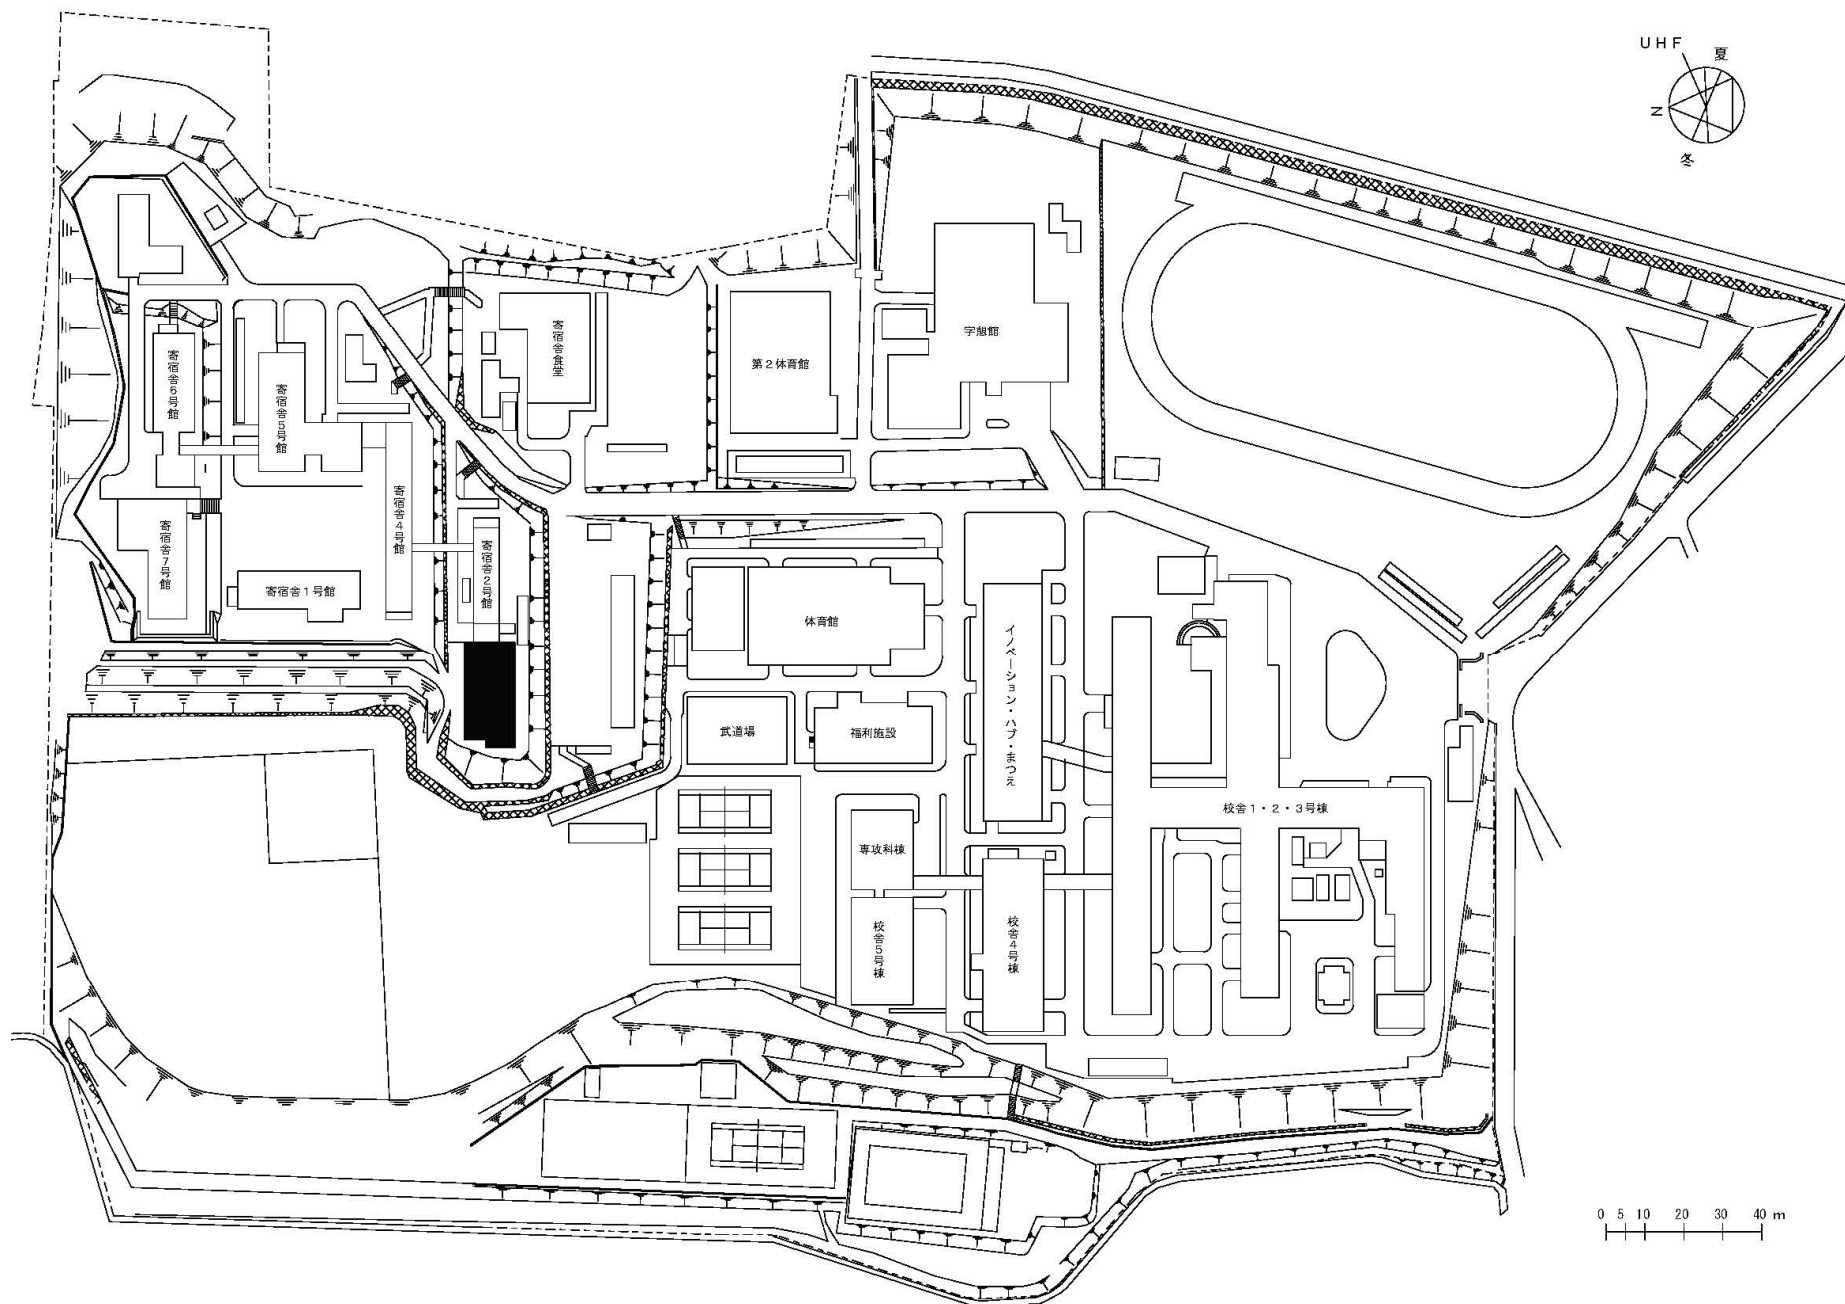


団 地 名	001 直野	事 業 名	国立高等専門学校機構(松江工業高等専門学校) (直野)寄宿舎改修	配 置 図	1/2000
-------	--------	-------	-------------------------------------	-------	--------

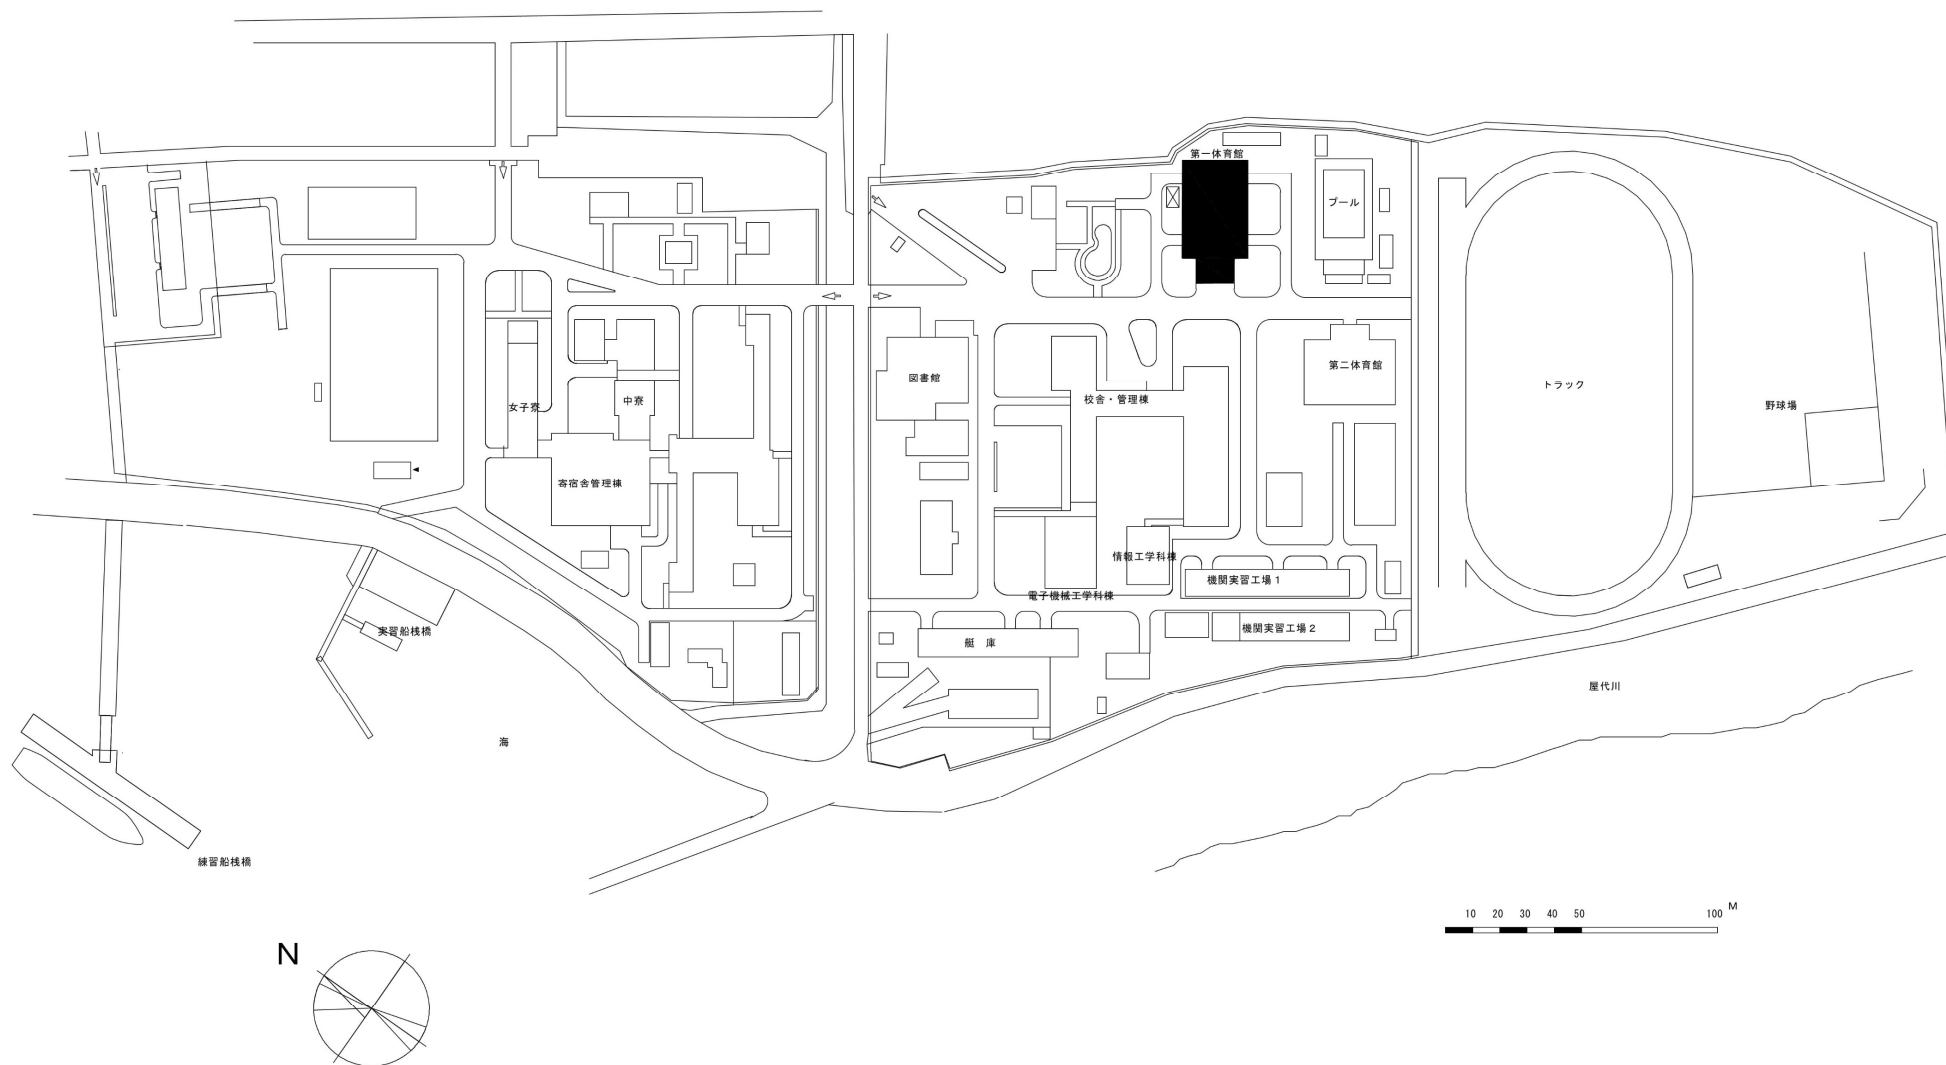


団 地 名	001小松	事 業 名	国立高等専門学校機構(大島商船高等専門学校) (小松)屋内体育施設改修	配 置 図	1/3000
-------	-------	-------	--	-------	--------

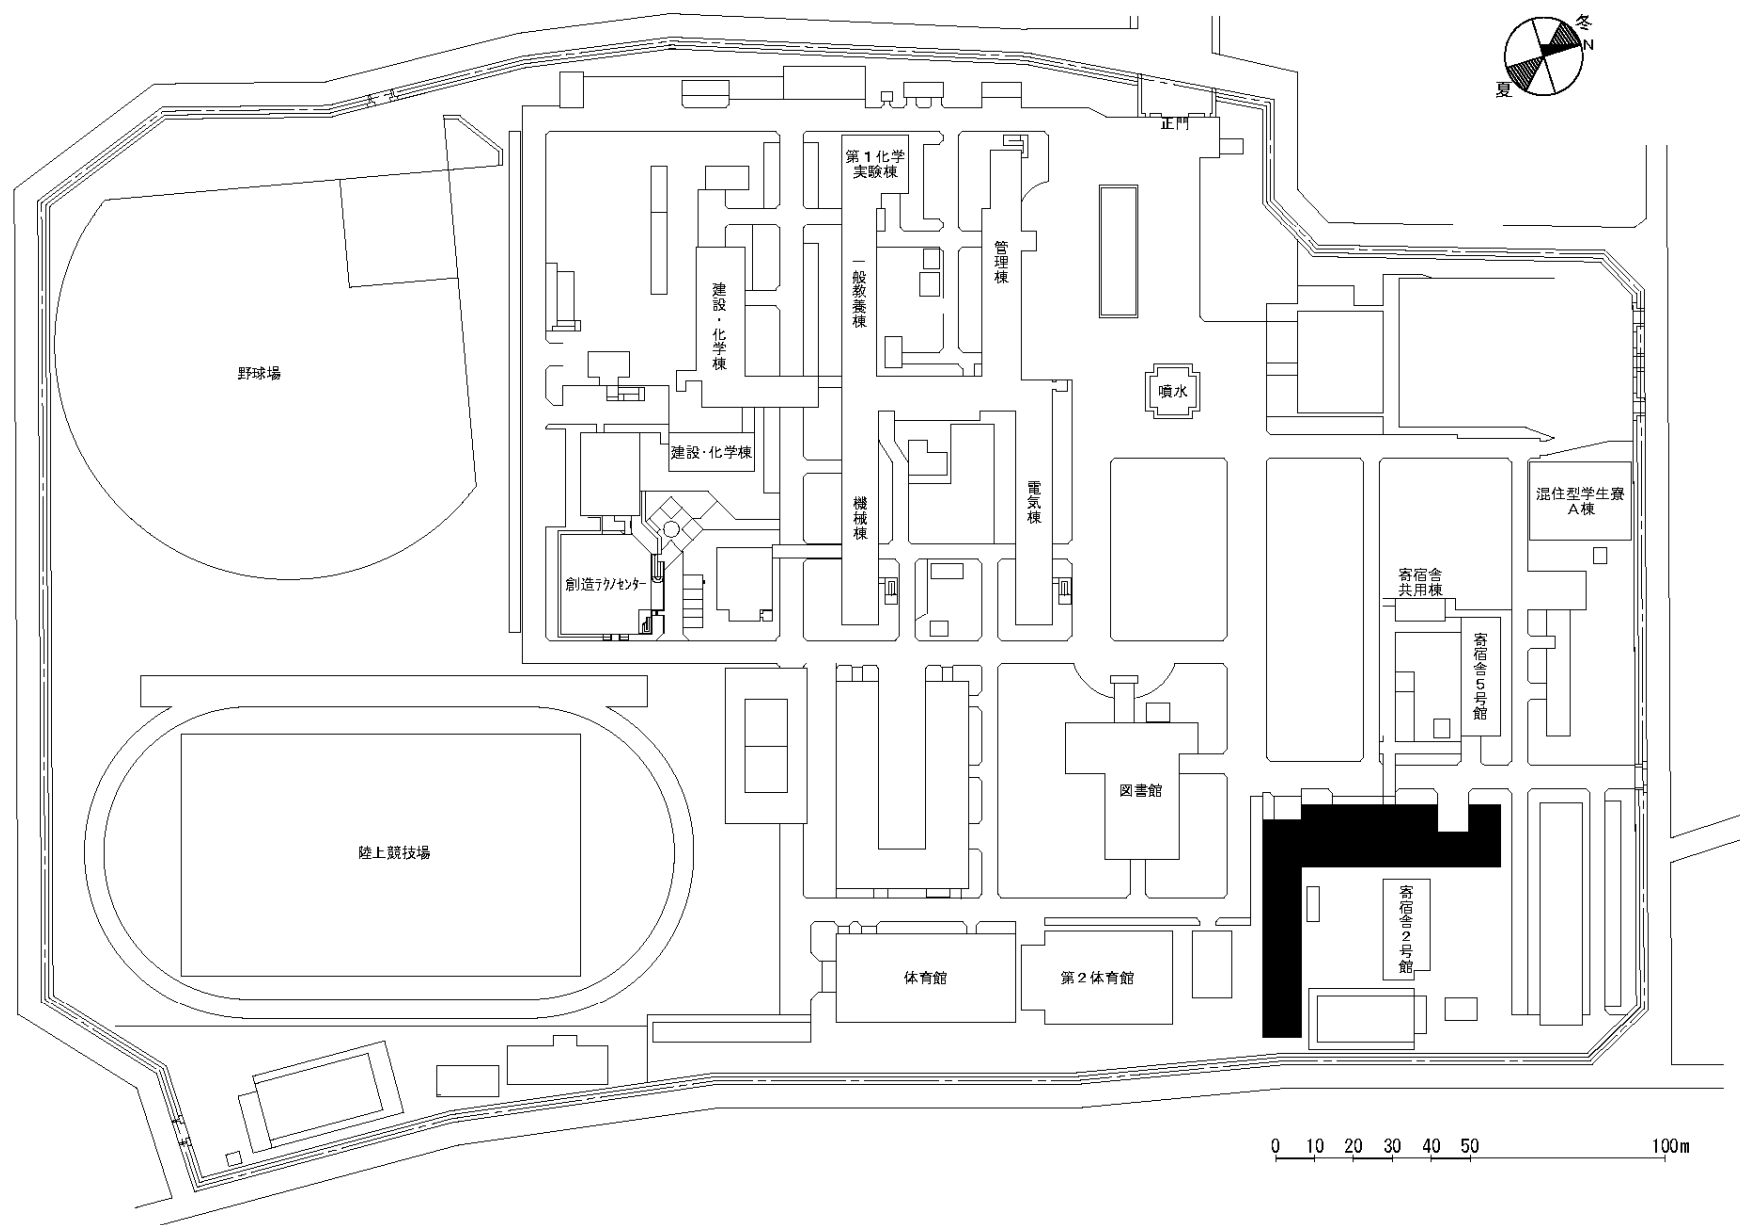


団 地 名	001 青木	事 業 名	国立高等専門学校機構(阿南工業高等専門学校) (青木)寄宿舎改修	配 置 図	1/1900
-------	--------	-------	-------------------------------------	-------	--------

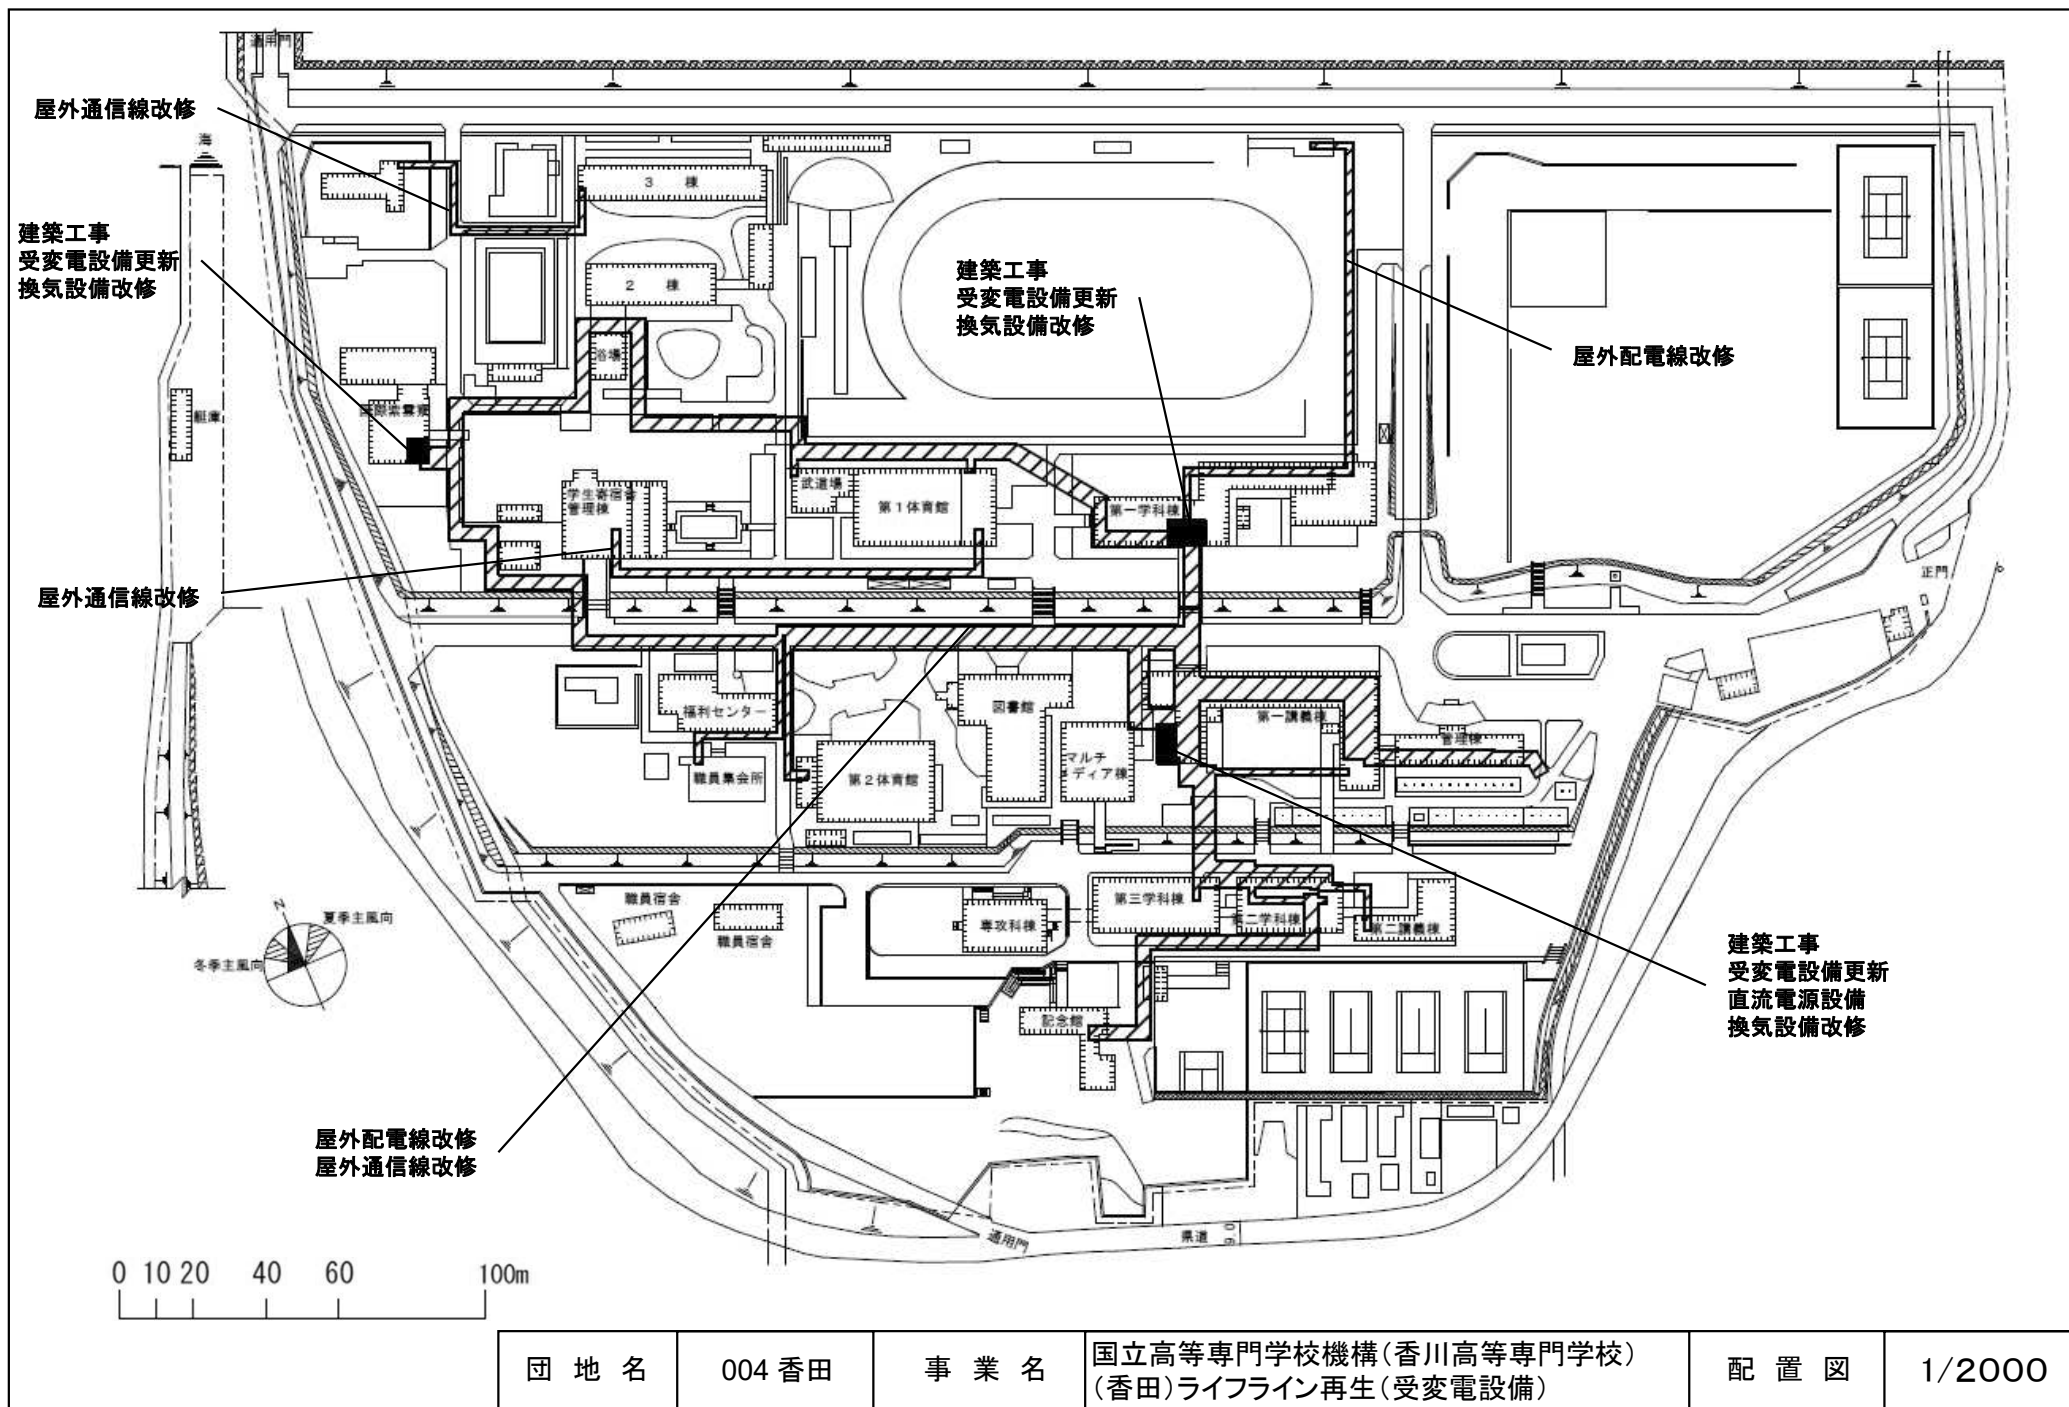


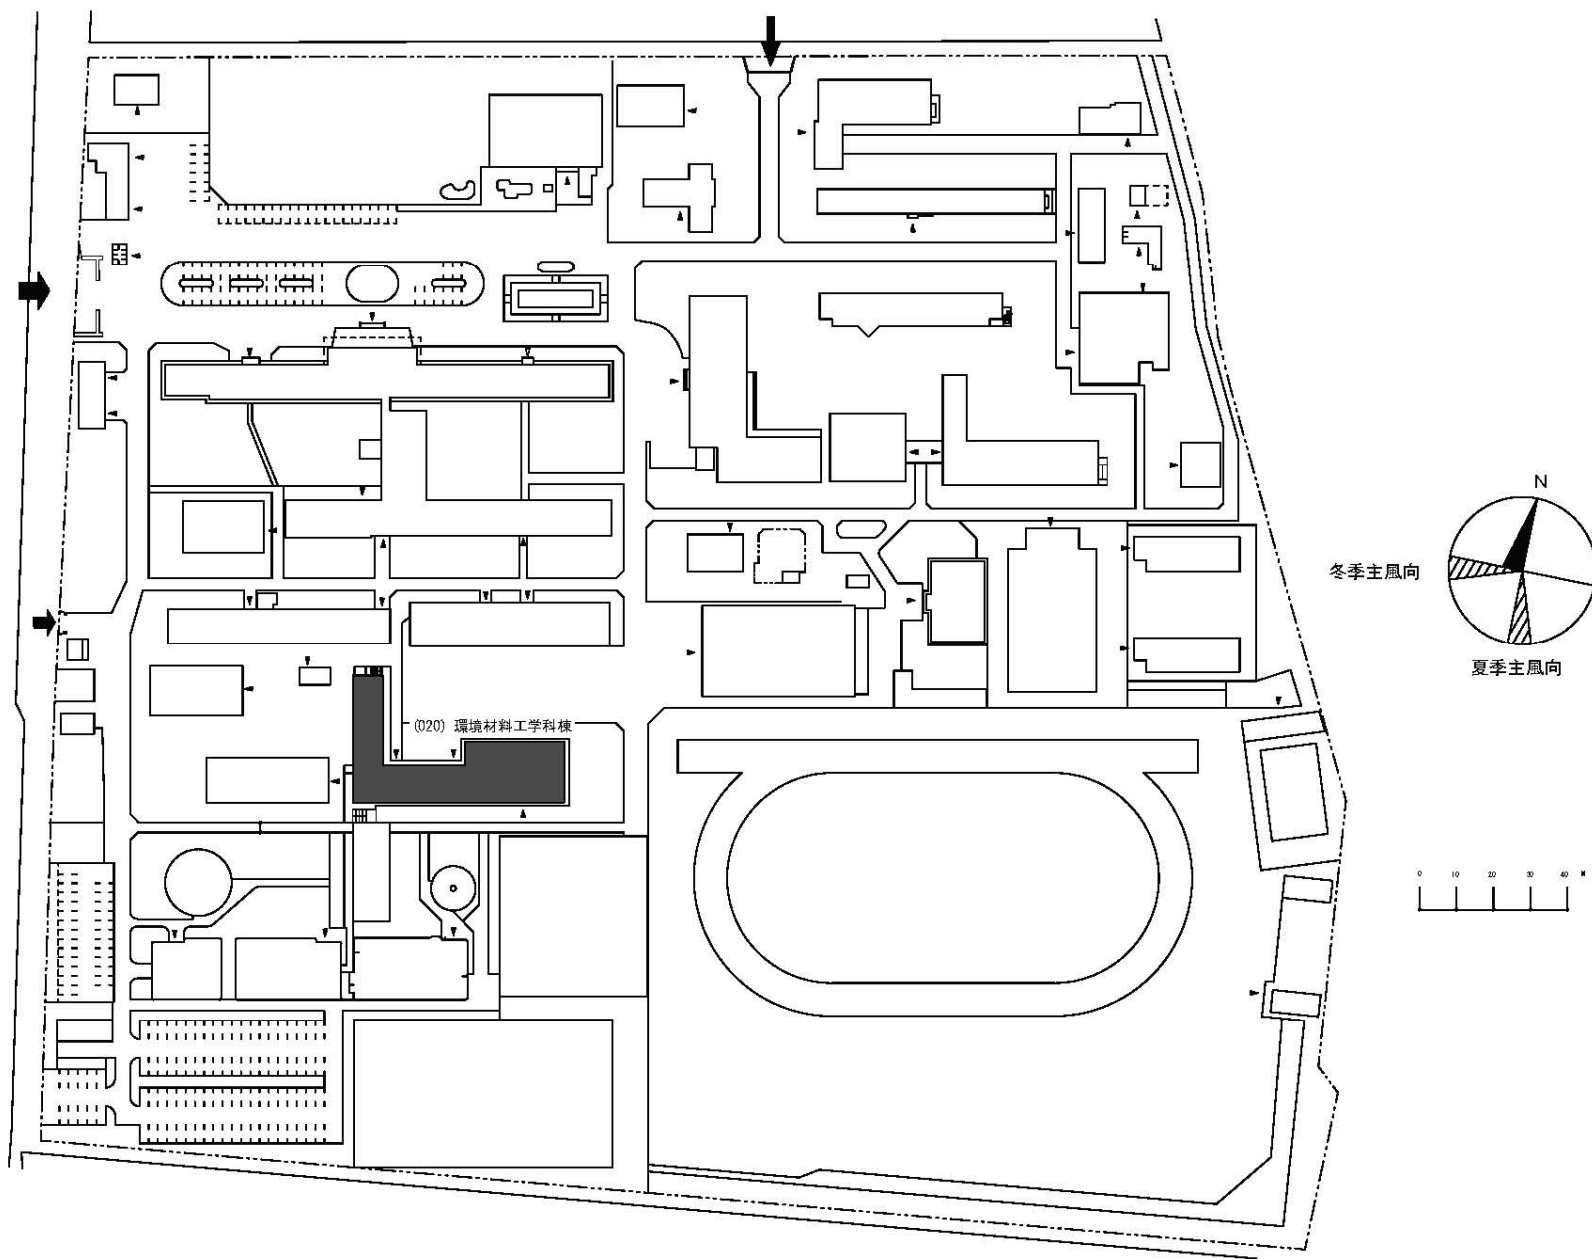

団 地 名	001八雲	事 業 名	国立高等専門学校機構(新居浜工業高等専門学校) (八雲)校舎改修(環境材料工学系)	配 置 図	1/2000
-------	-------	-------	--	-------	--------

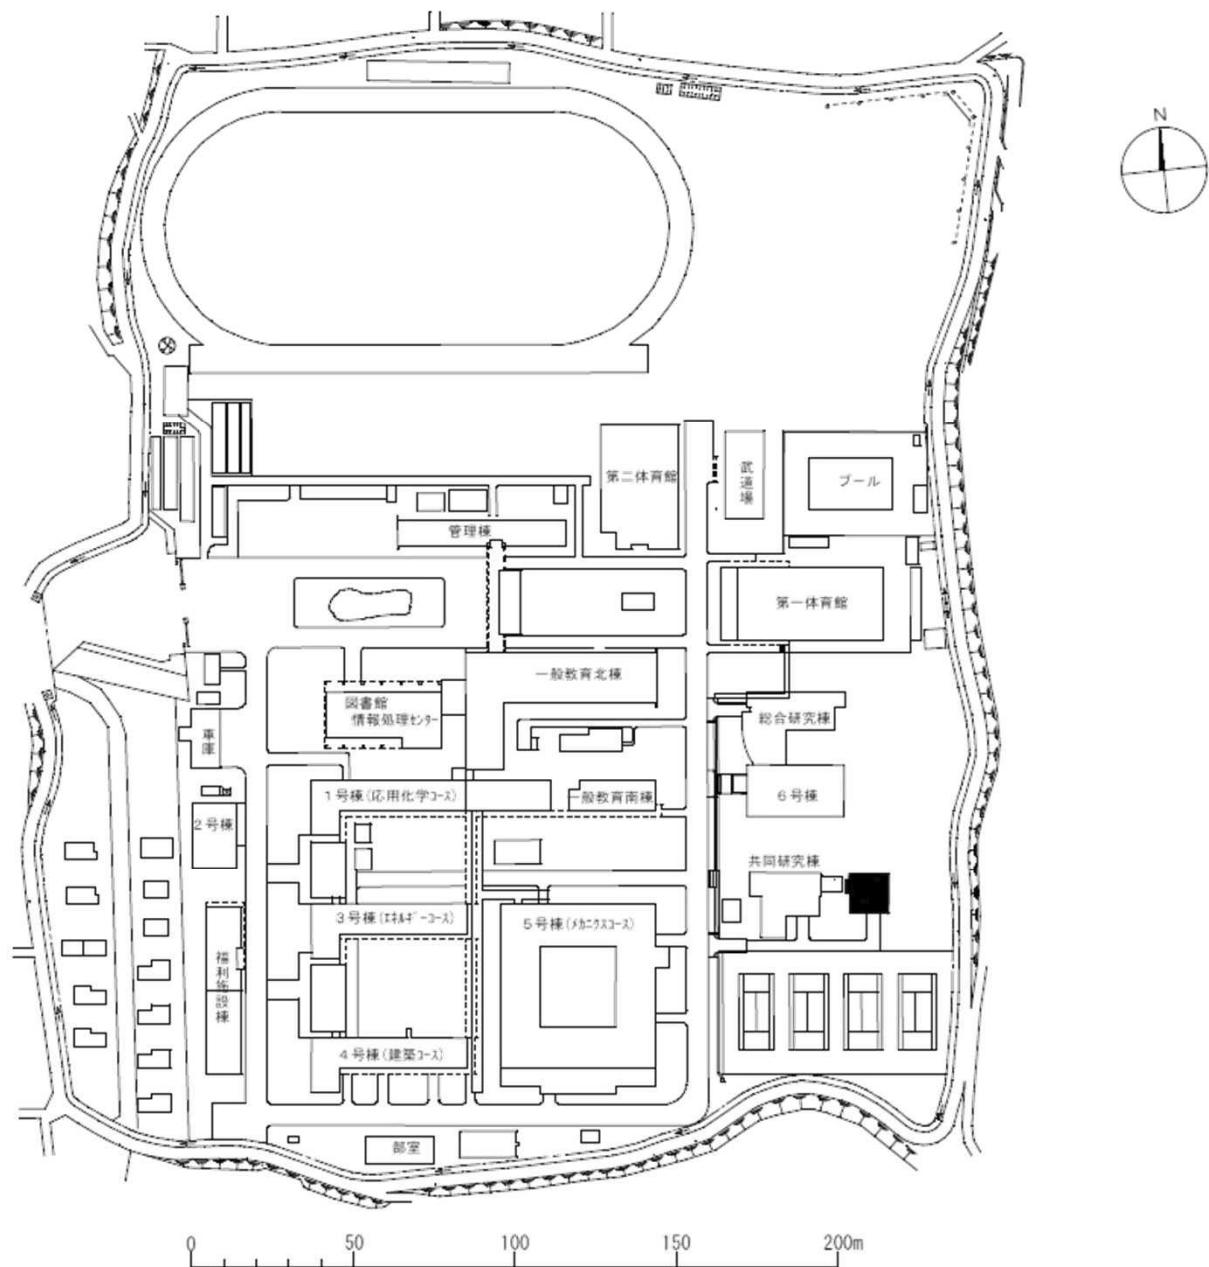

団地名	001東萩尾	事業名	国立高等専門学校機構(有明工業高等専門学校) (東萩尾)開発研究棟改修	配置図	1/1500
-----	--------	-----	--	-----	--------

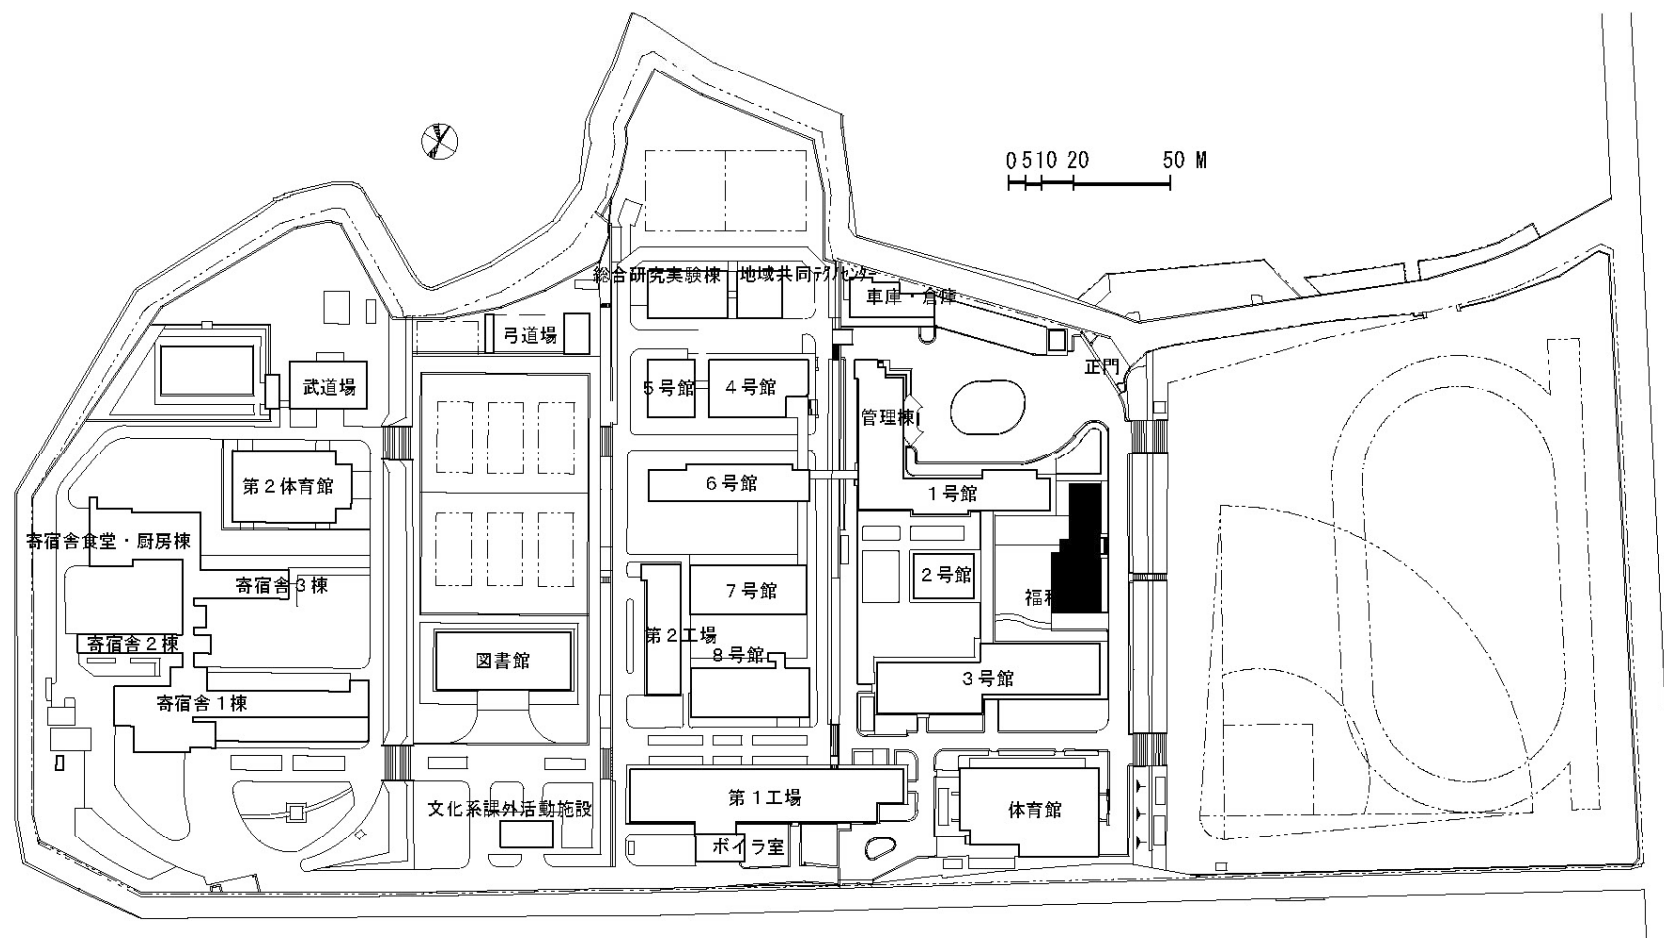

団 地 名	001 志井	事 業 名	国立高等専門学校機構(北九州工業高等専門学校) (志井)福利施設改修	配 置 図	1/2, 300
-------	--------	-------	---------------------------------------	-------	----------