


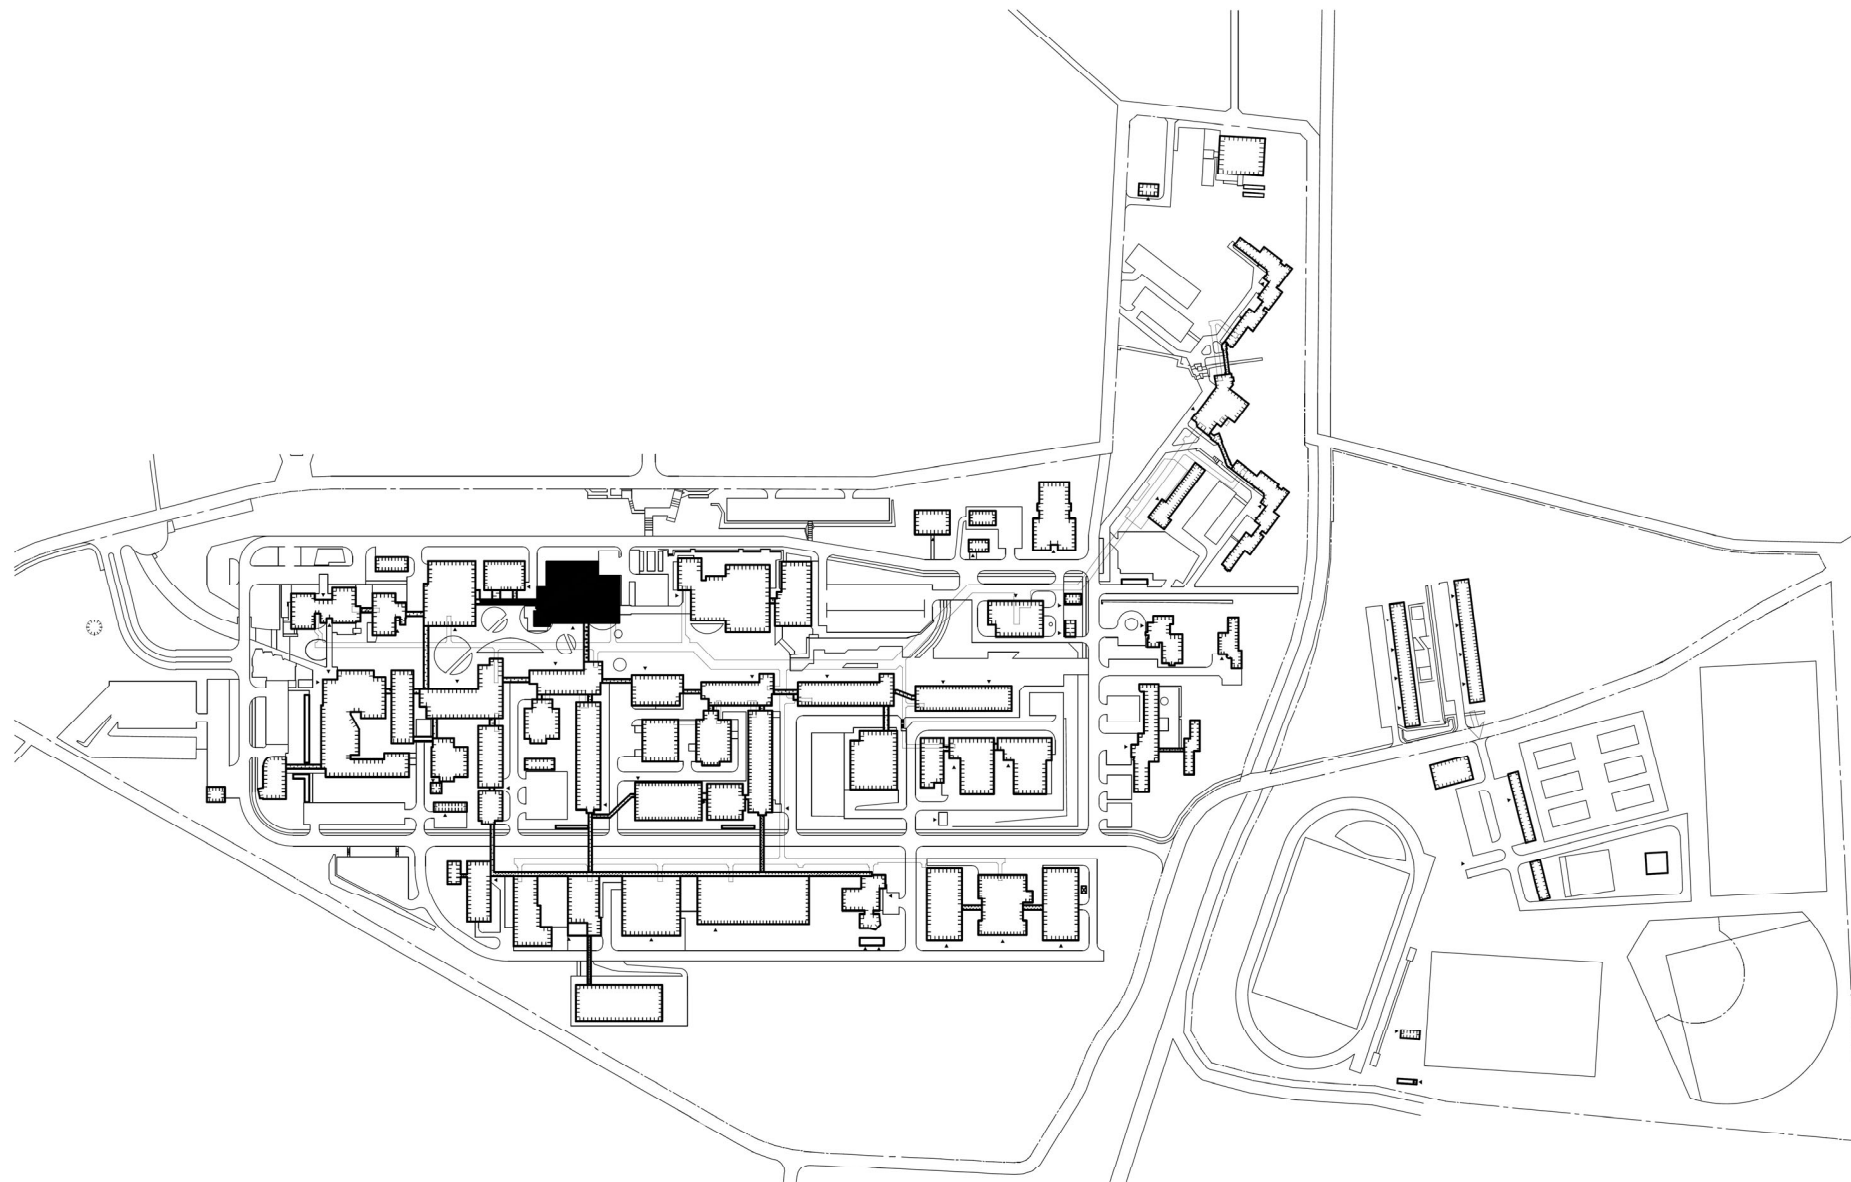

団 地 名


001 上富岡町

事 業 名

長岡技術科学大学(上富岡町)共創交流棟改修 I - II



配 置 図

1/4,500

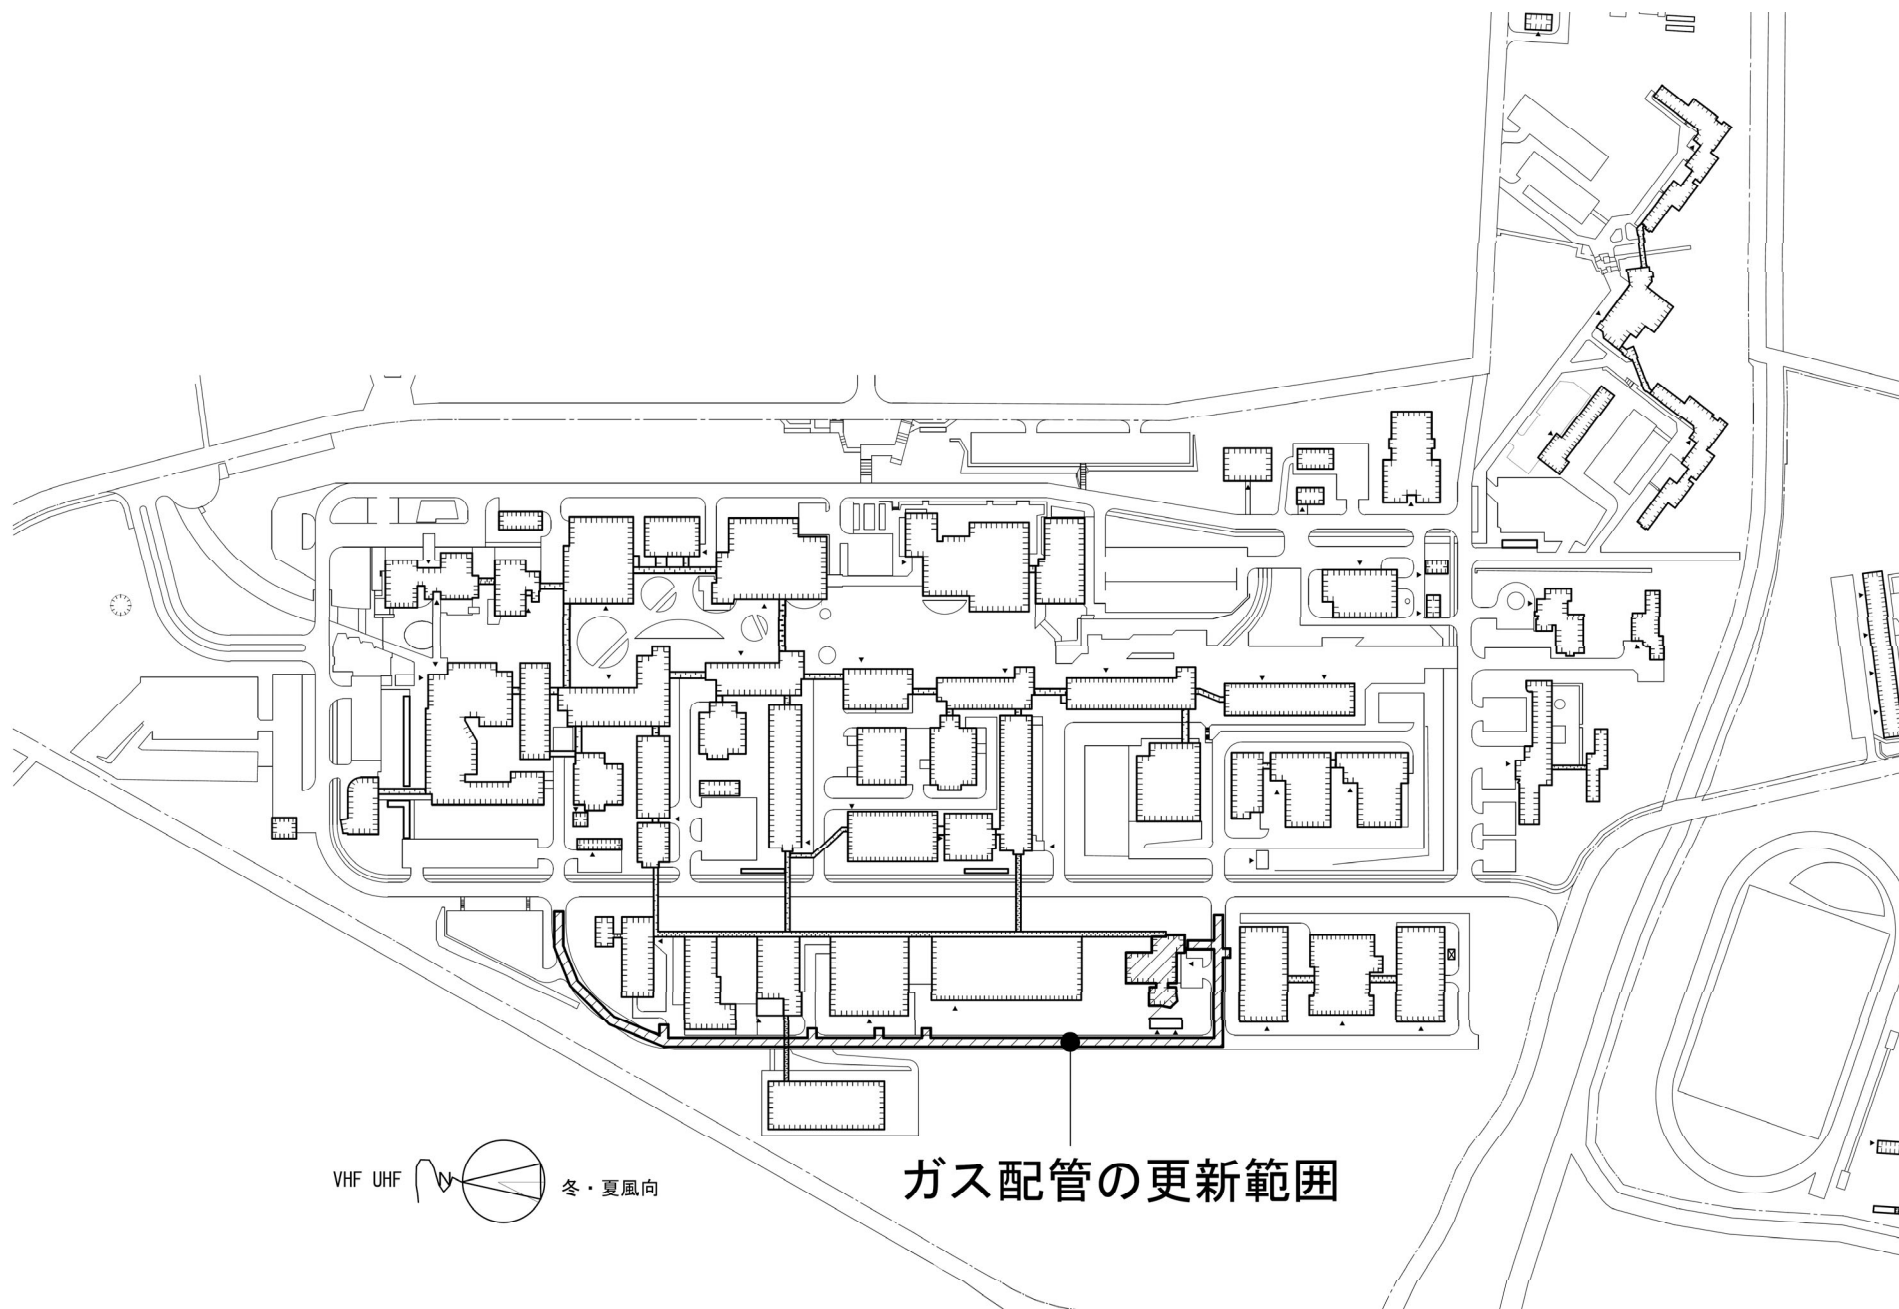

団 地 名	001 上富岡町	事 業 名	長岡技術科学大学(上富岡町)ライフライン再生(排水設備等) 1/2	配 置 図	1/3,000
-------	----------	-------	-----------------------------------	-------	---------

 屋外排水設備の更新範囲

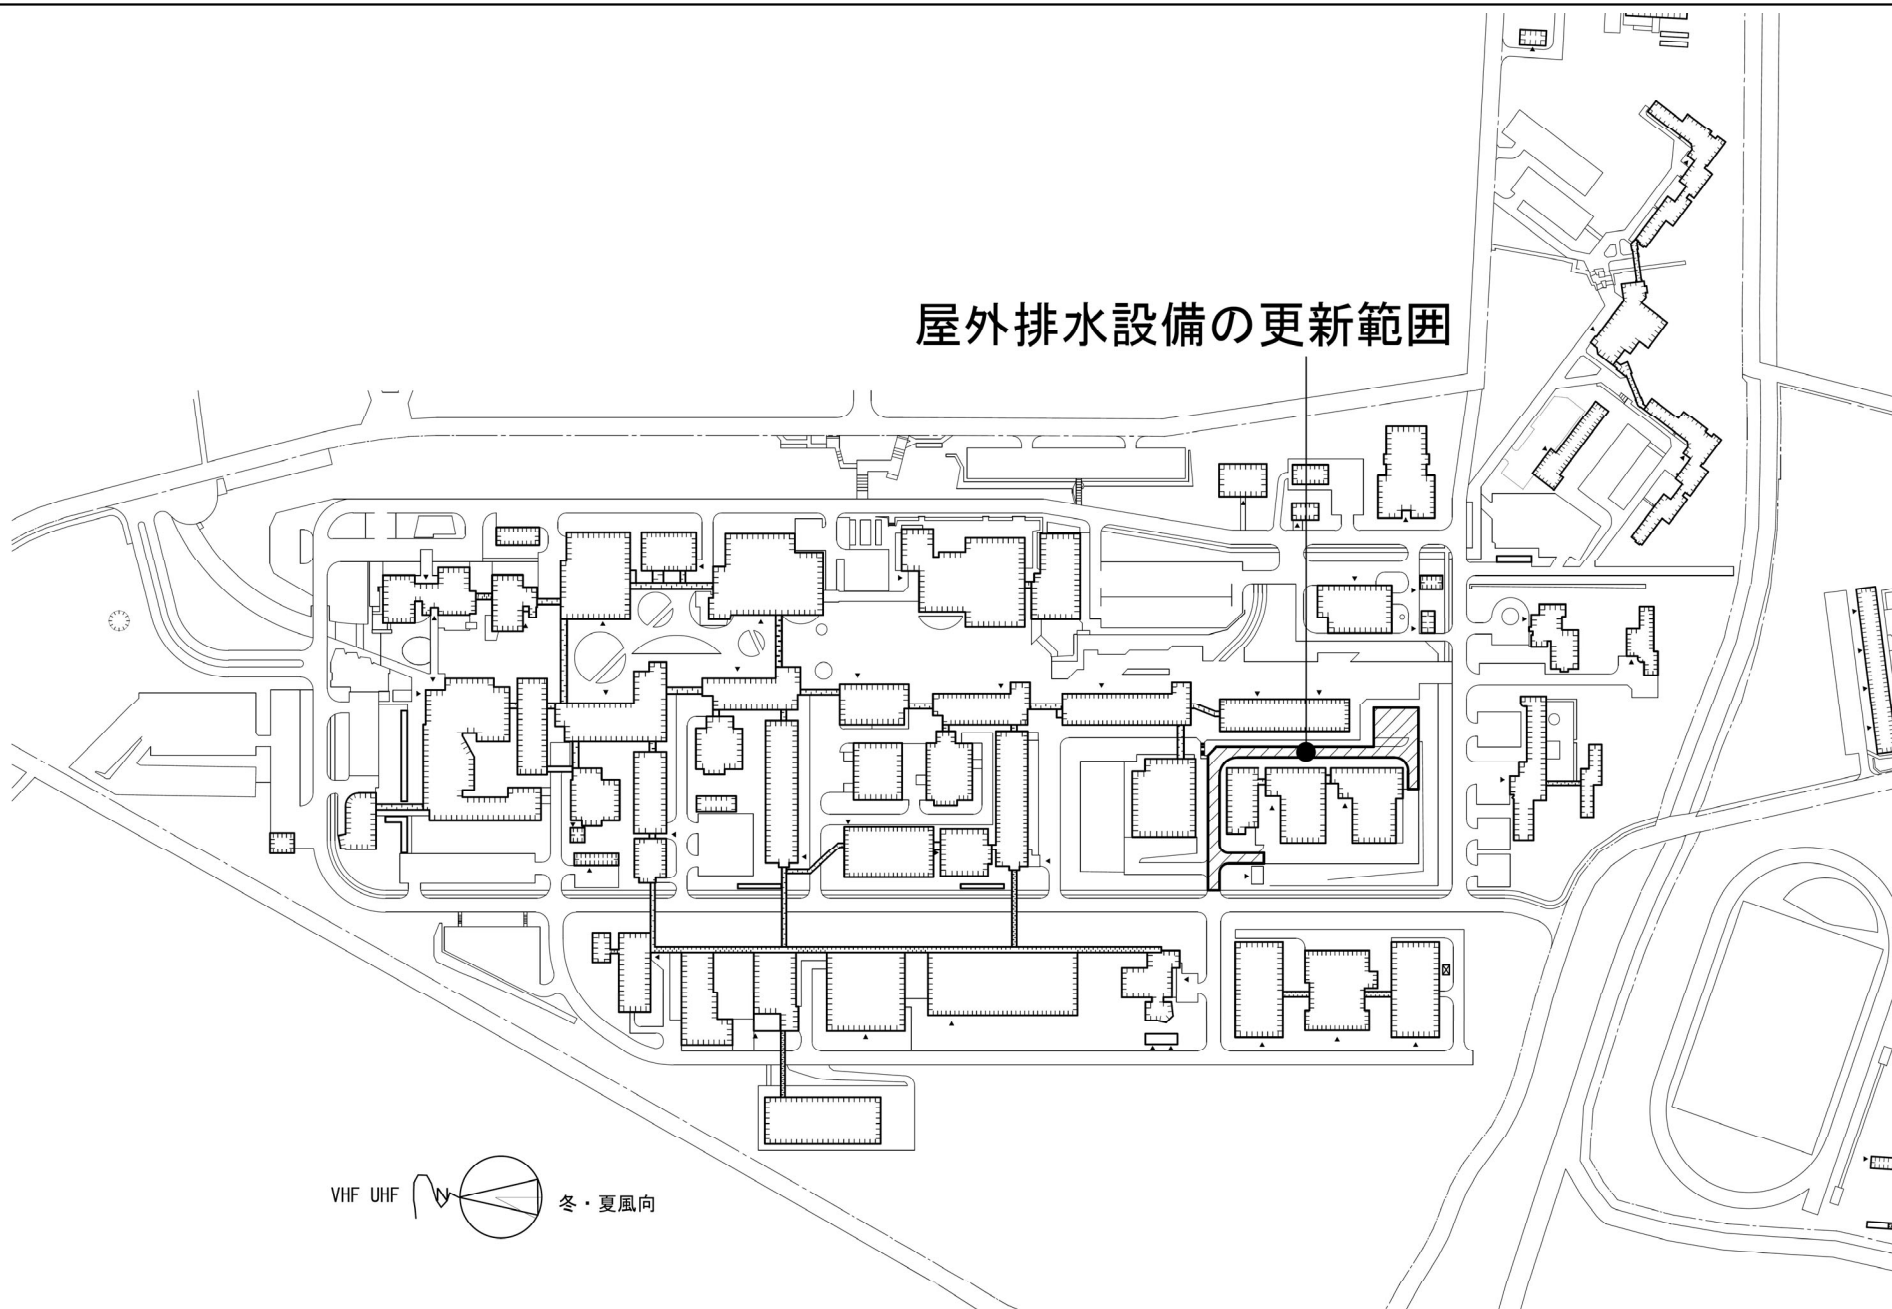

団 地 名

 

001 上富岡町

事 業 名

長岡技術科学大学(上富岡町)ライフライン再生(排水設備等) 2/2

配 置 図

1/3,000

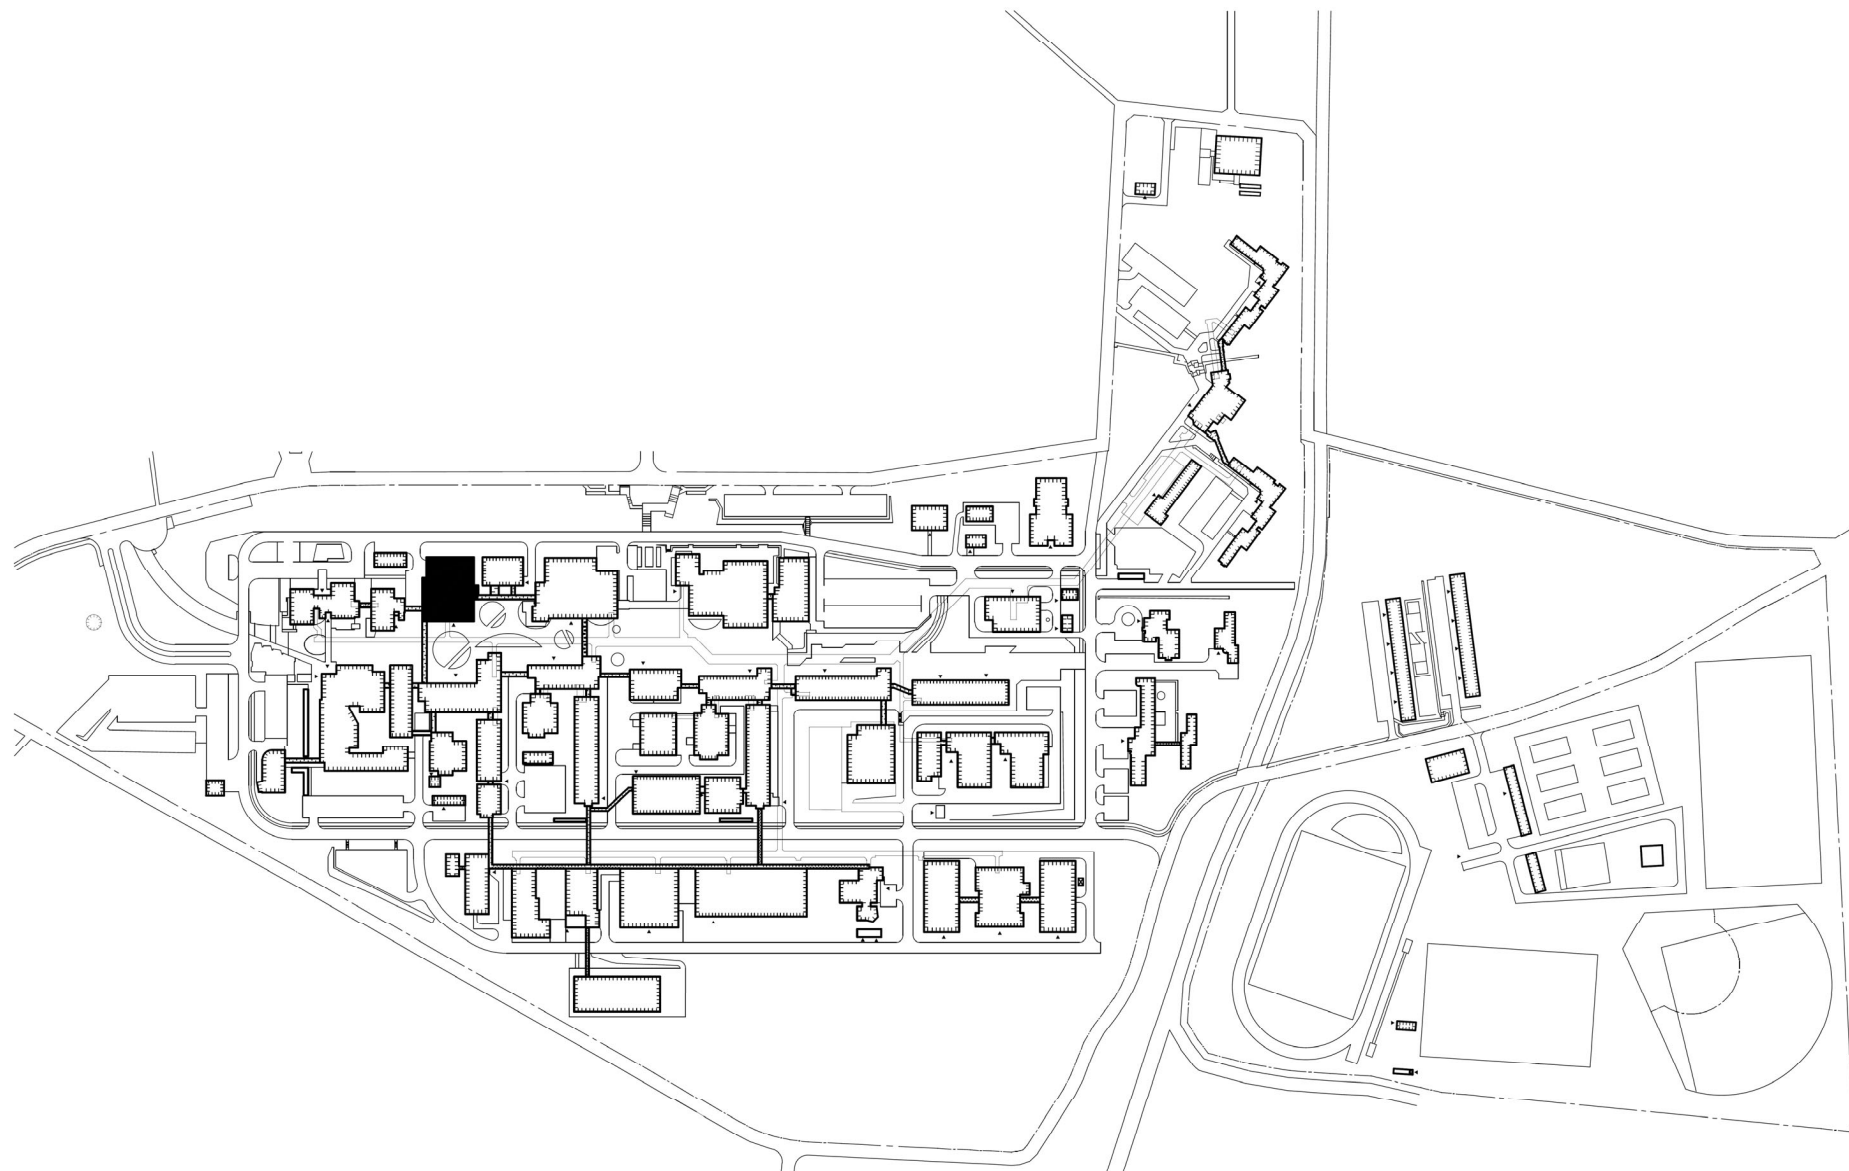

団 地 名


001 上富岡町

事 業 名


長岡技術科学大学(上富岡町)図書館改修Ⅱ-Ⅱ

配 置 図

1/4,500

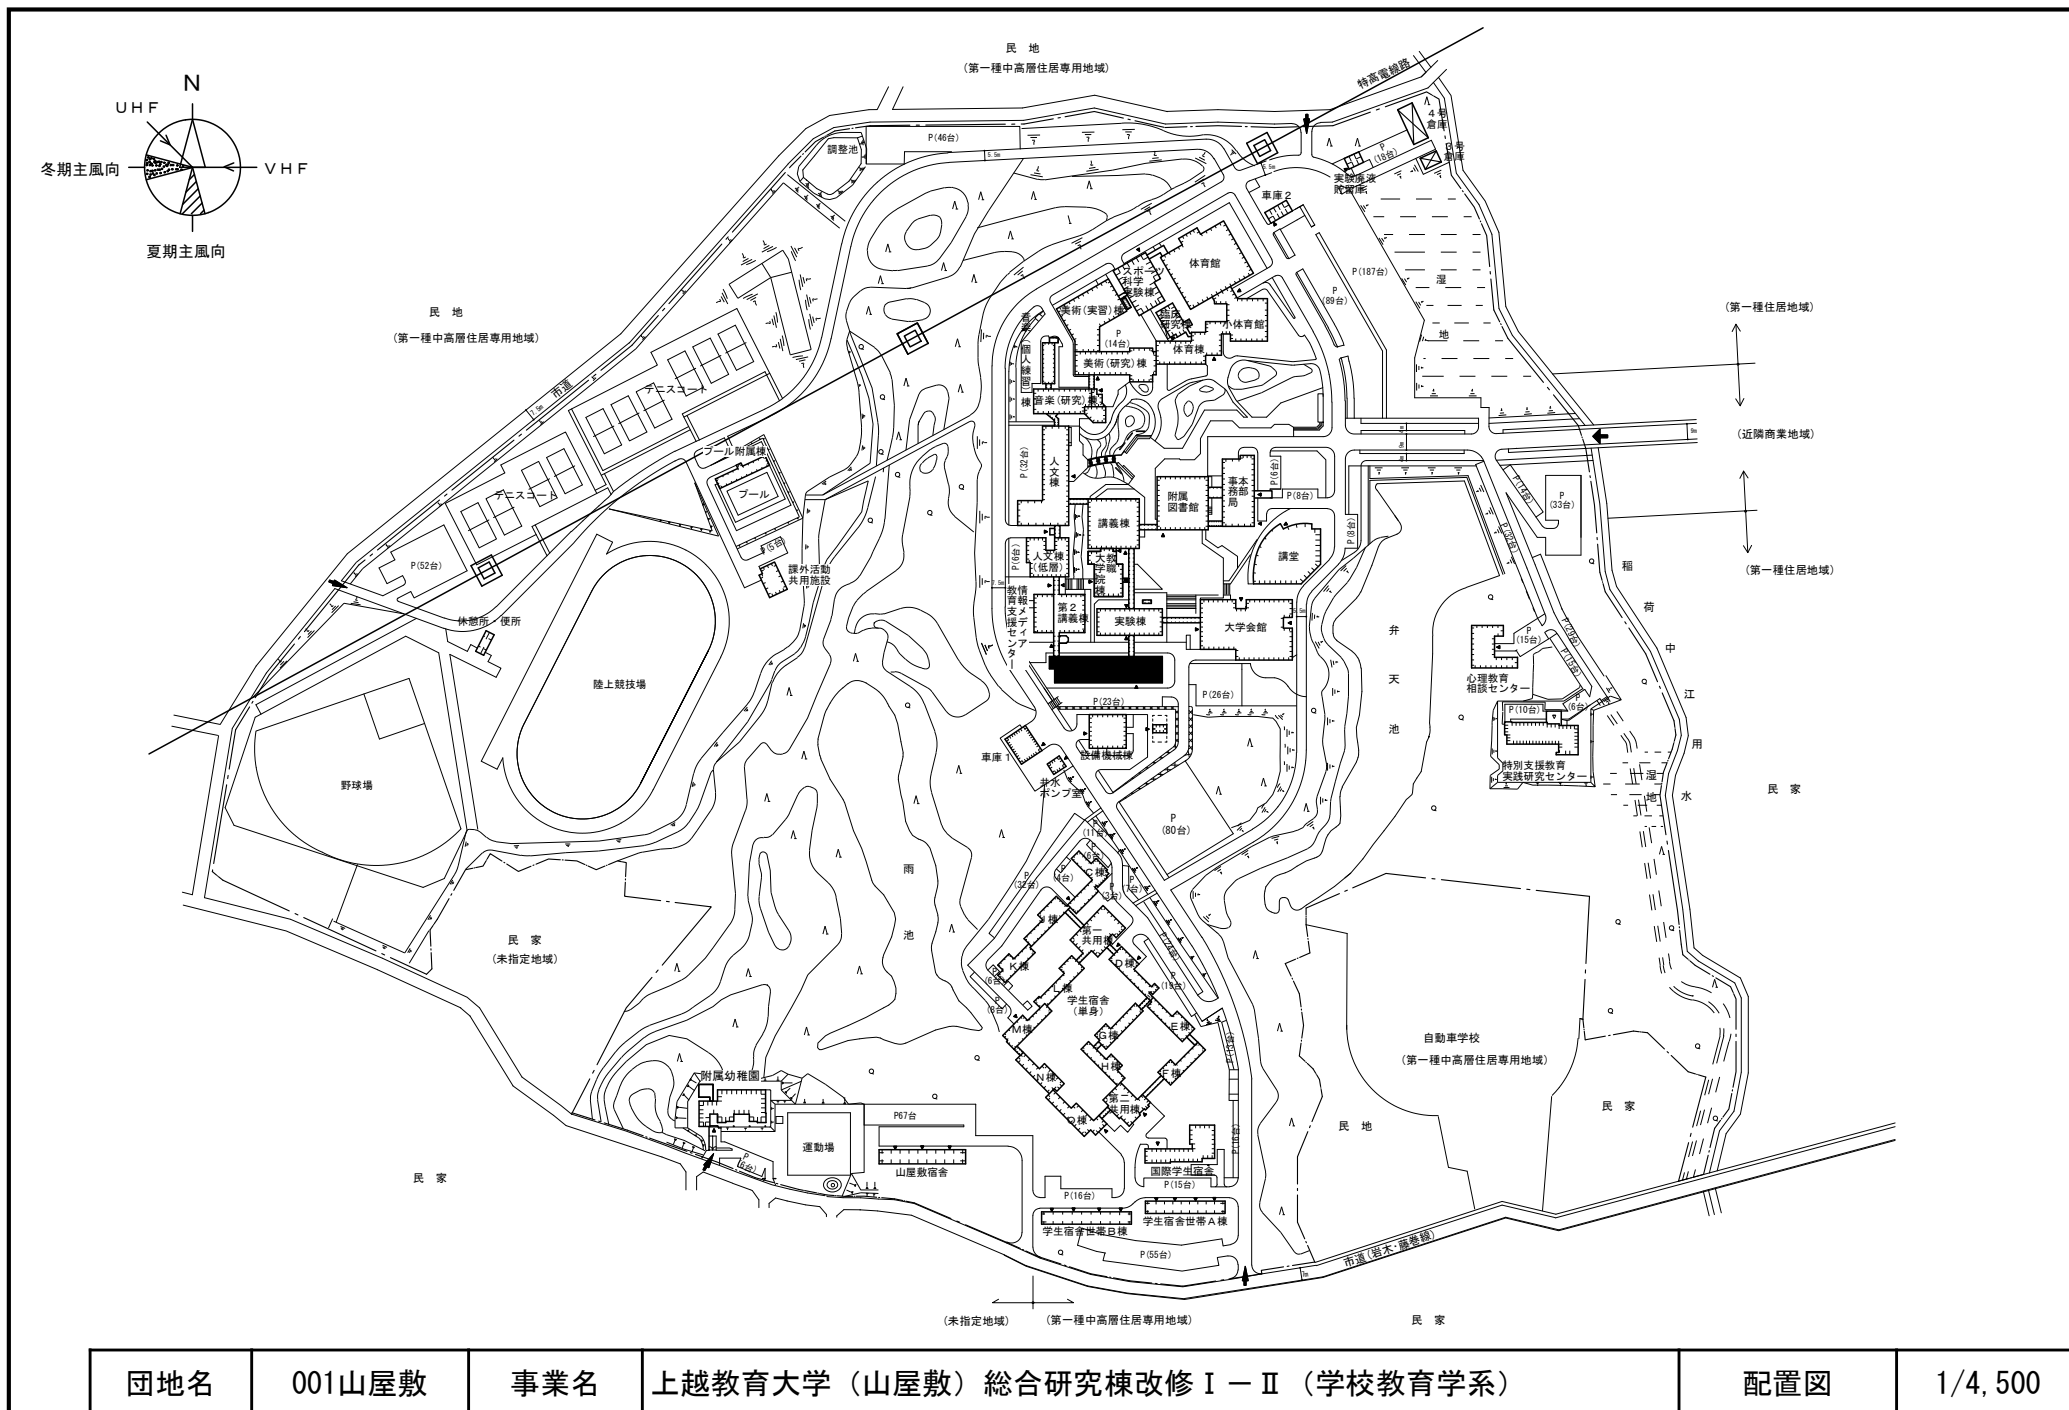

団地名	001山屋敷	事業名	上越教育大学（山屋敷）総合研究棟改修Ⅰ－Ⅱ（学校教育学系）	配置図	1/4,500
-----	--------	-----	-------------------------------	-----	---------

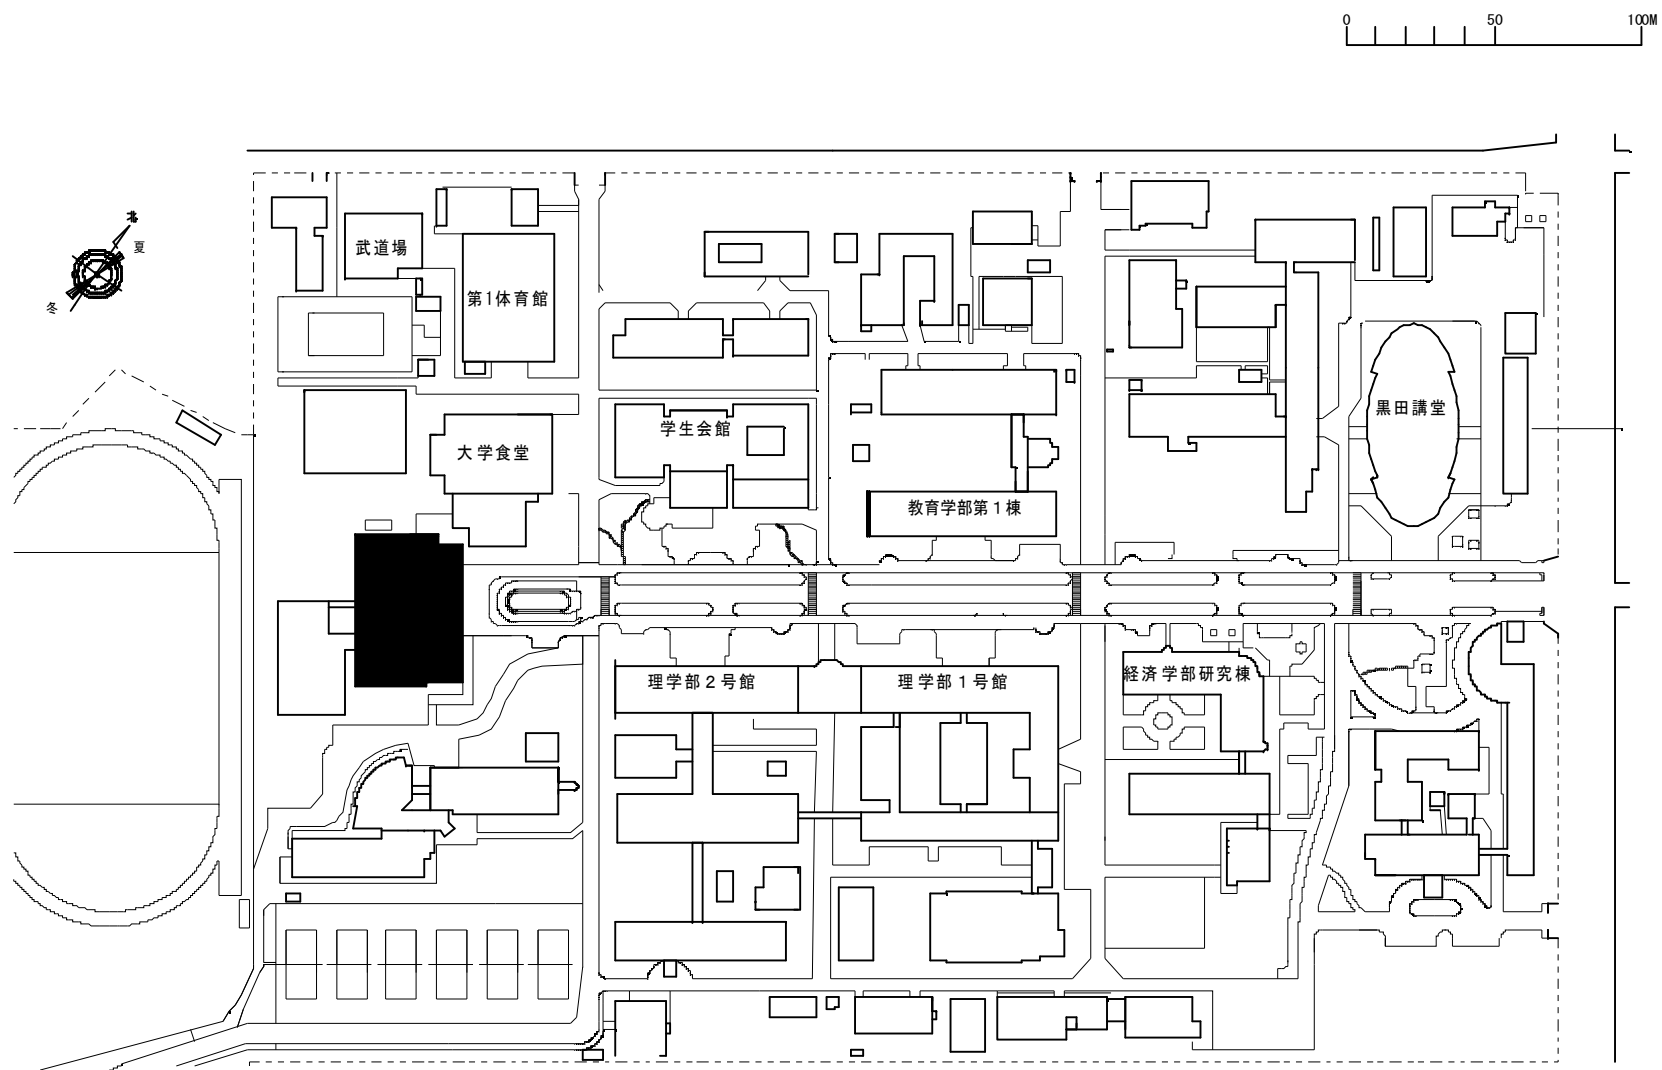

団地名


001五福

事業名


富山大学（五福）図書館改修Ⅱ-Ⅱ

配置図


1/2,500


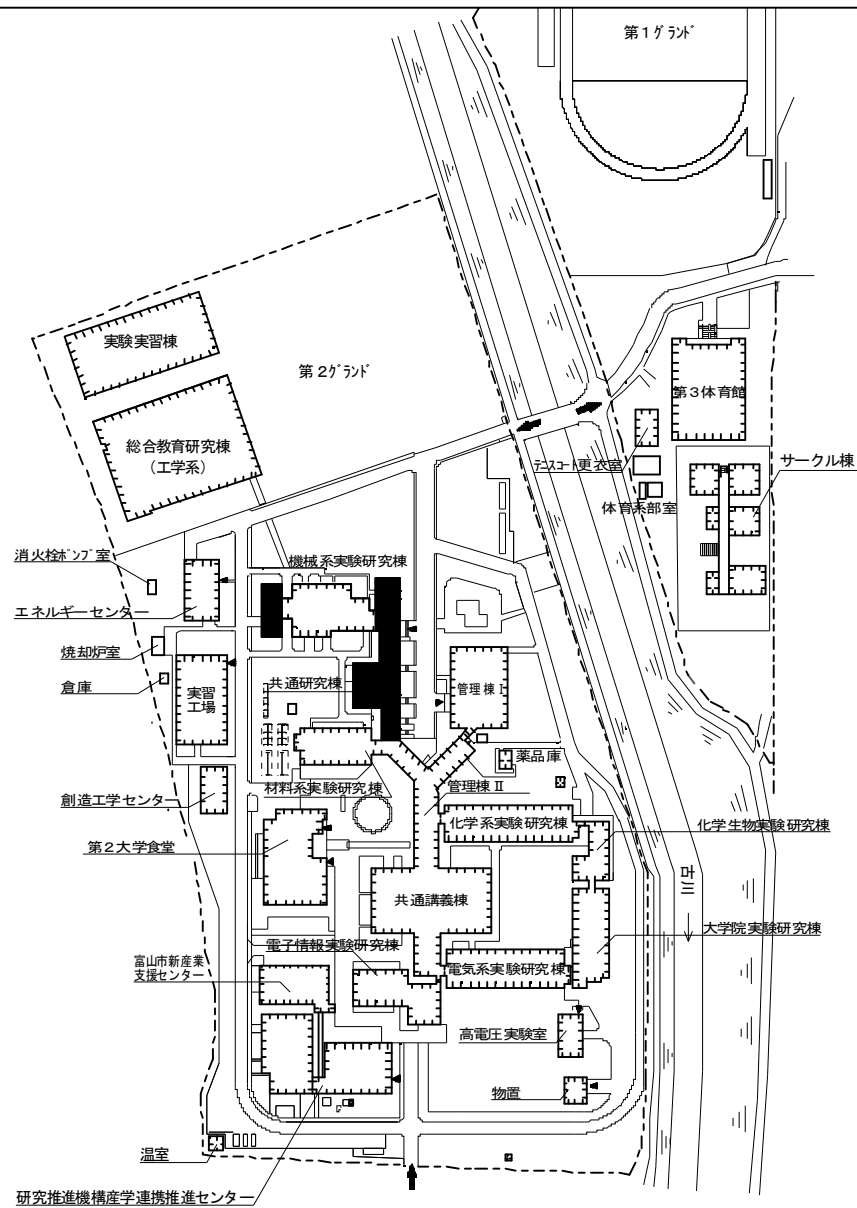


団 地 名	001五福	事 業 名	富山大学（五福）総合研究棟改修（工学系）	配 置 図	1/3,000
-------	-------	-------	----------------------	-------	---------



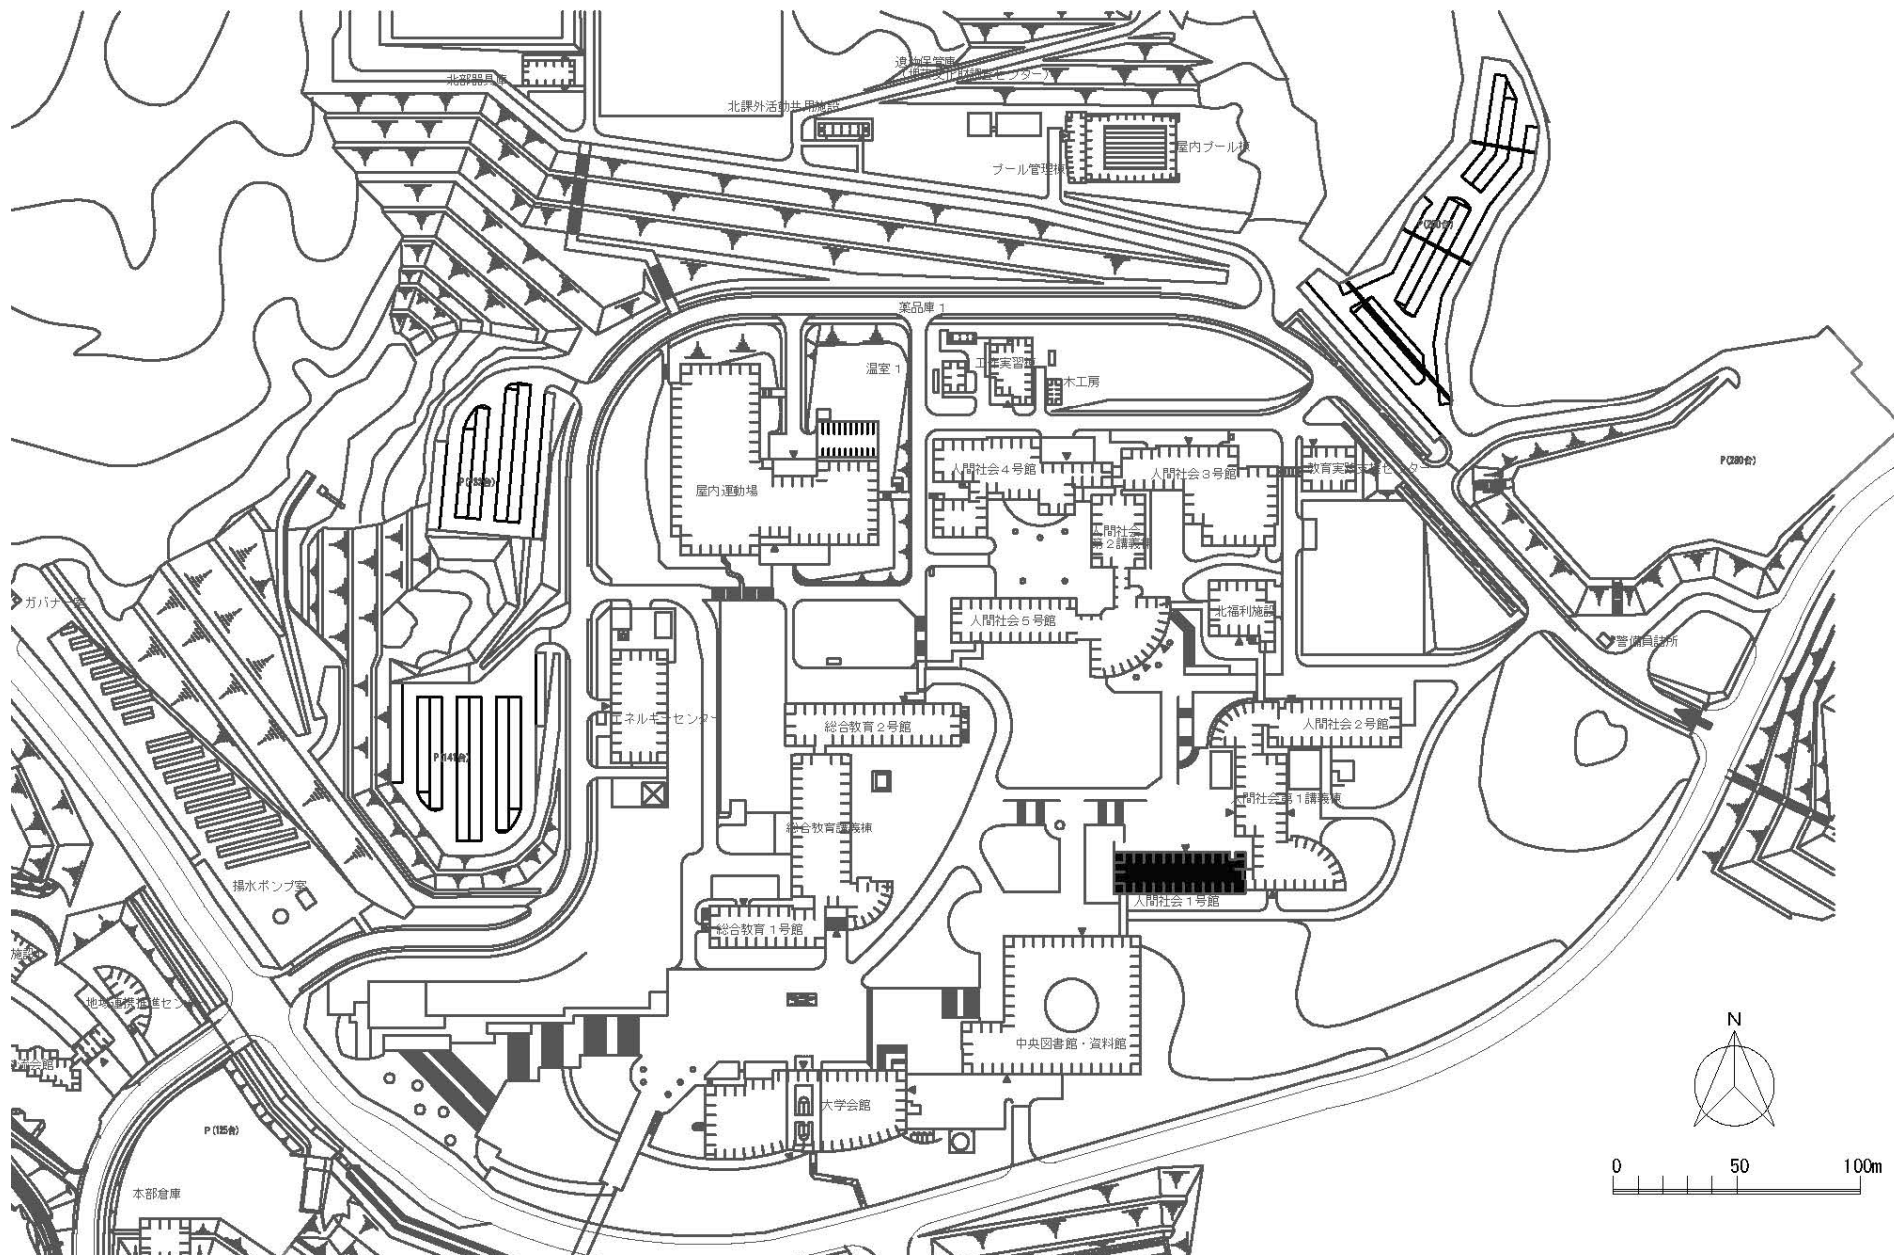


団地名	036 角間	事業名	金沢大学(角間)総合研究棟改修Ⅱ-Ⅱ(人文学系)	配置図	1/3,000
-----	--------	-----	--------------------------	-----	---------

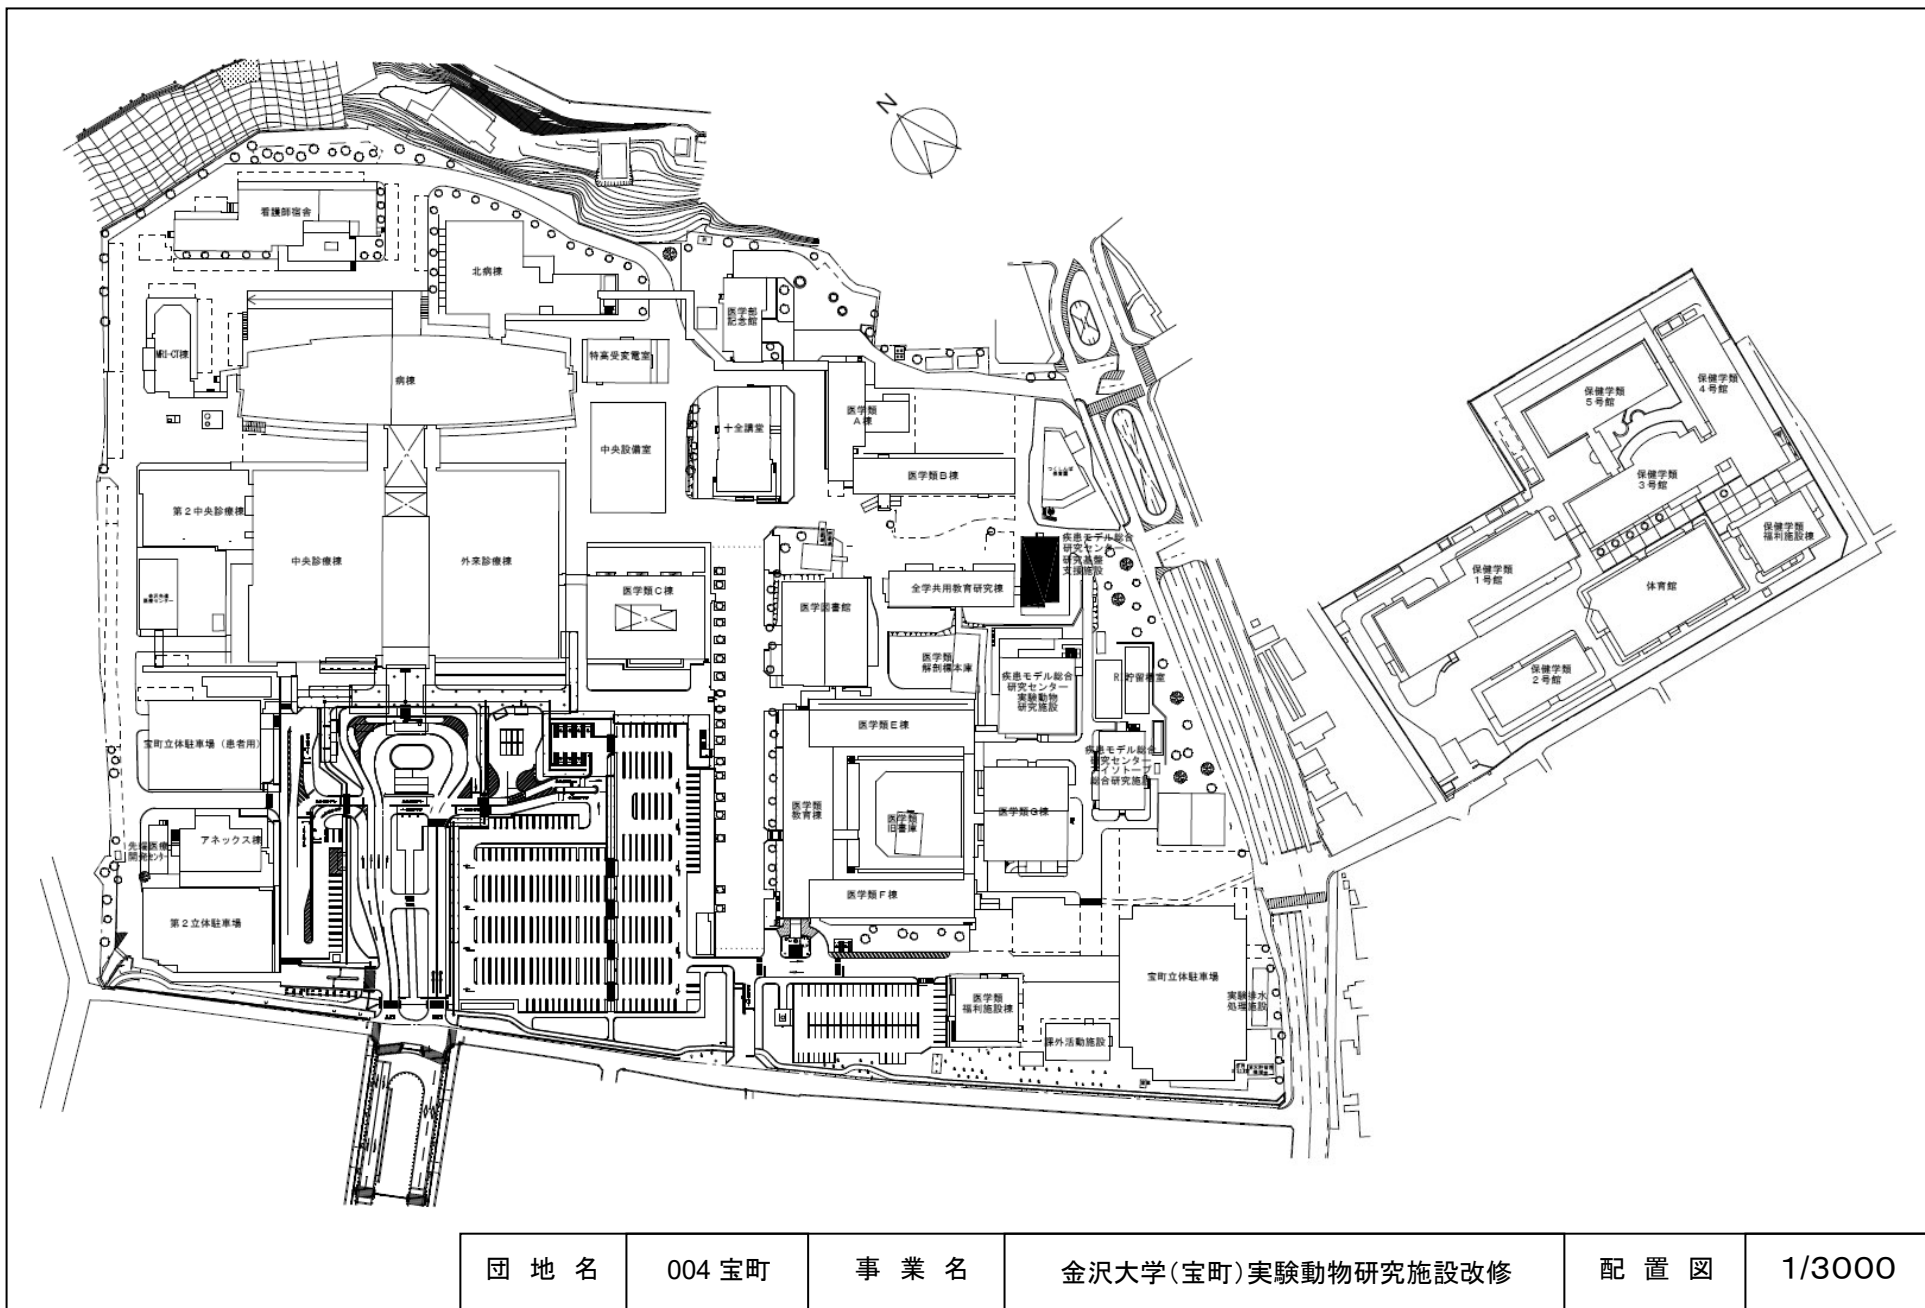


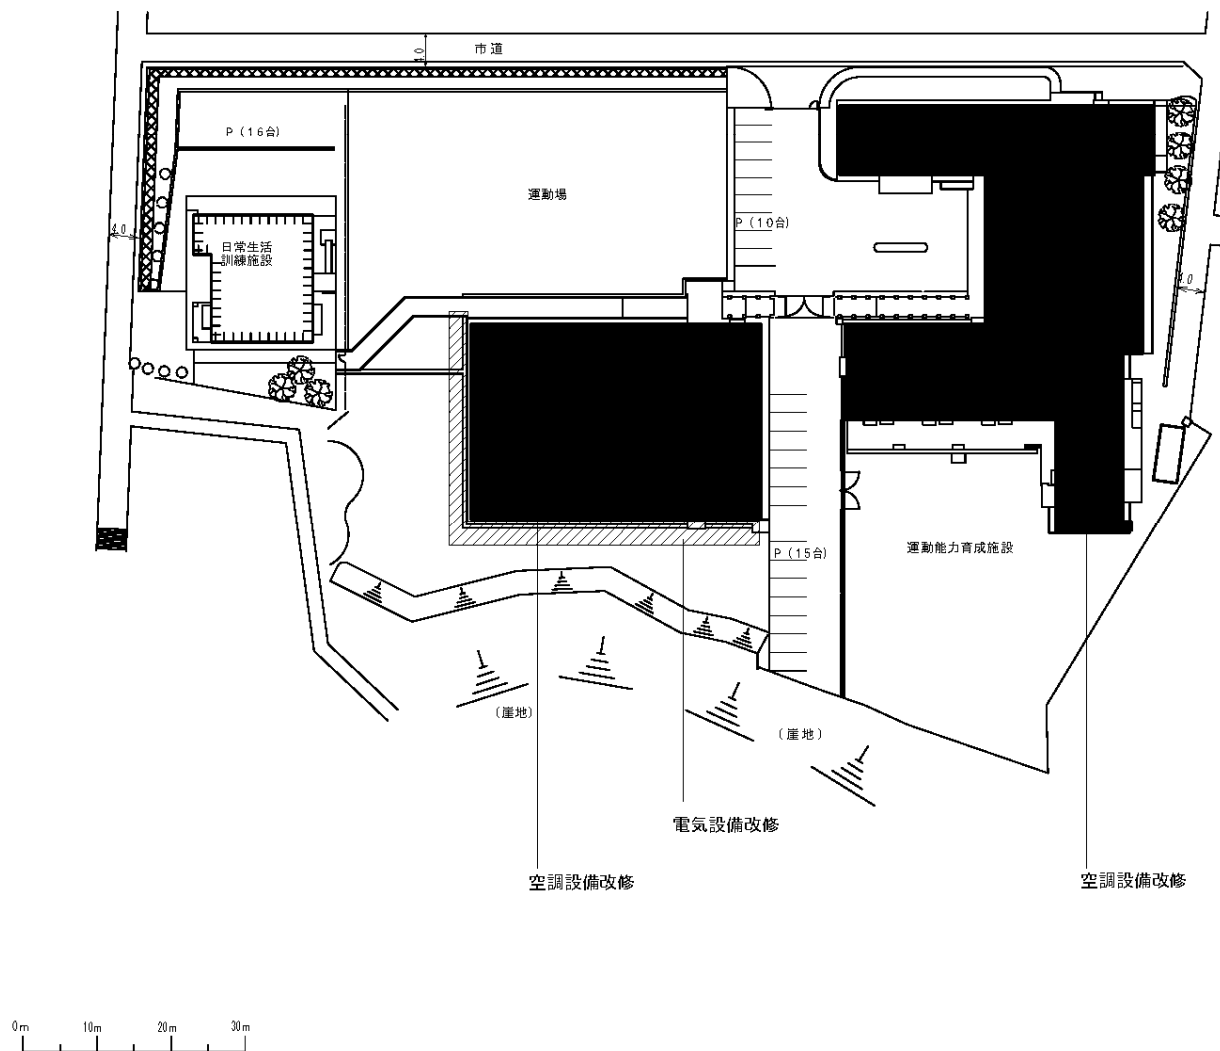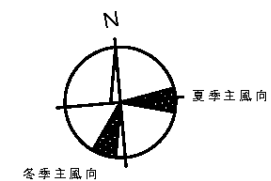


団 地 名	025東兼六	事 業 名	金沢大学(平和町他(附小中高特))基幹・環境整備(空調設備) 2/2	配 置 図	1/1000
-------	--------	-------	------------------------------------	-------	--------

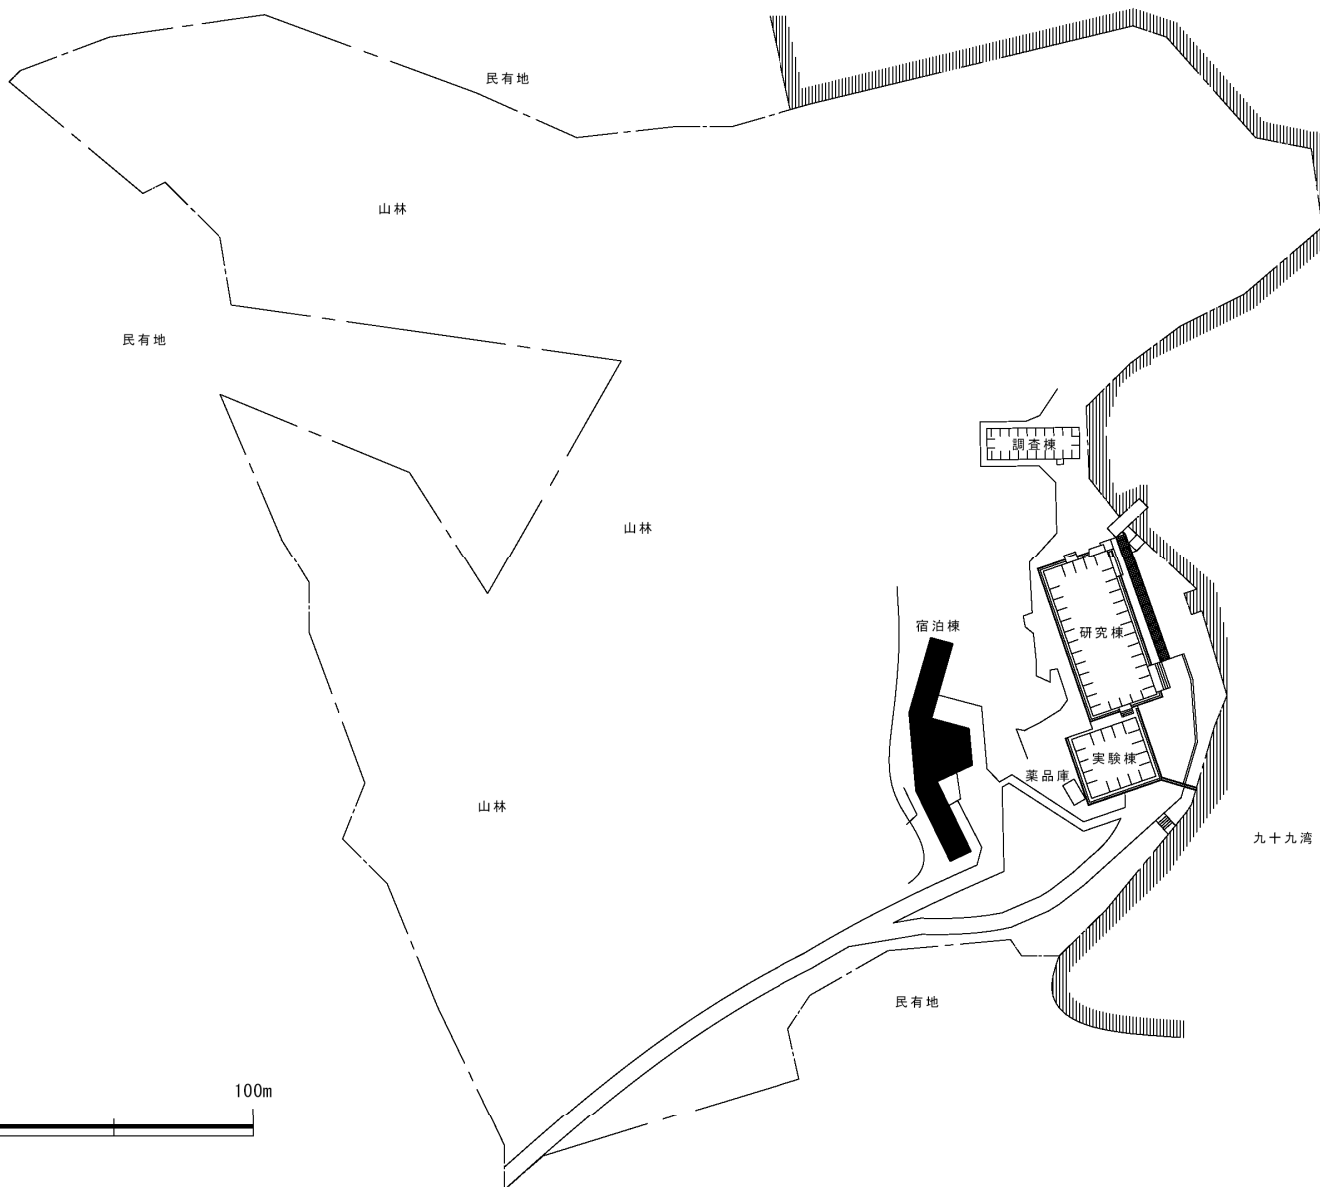 
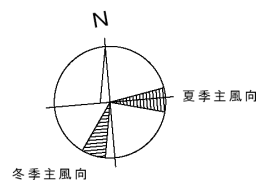


団 地 名	002 小木1	事 業 名	金沢大学(小木)臨海実験施設改修	配 置 図	1/800
-------	---------	-------	------------------	-------	-------

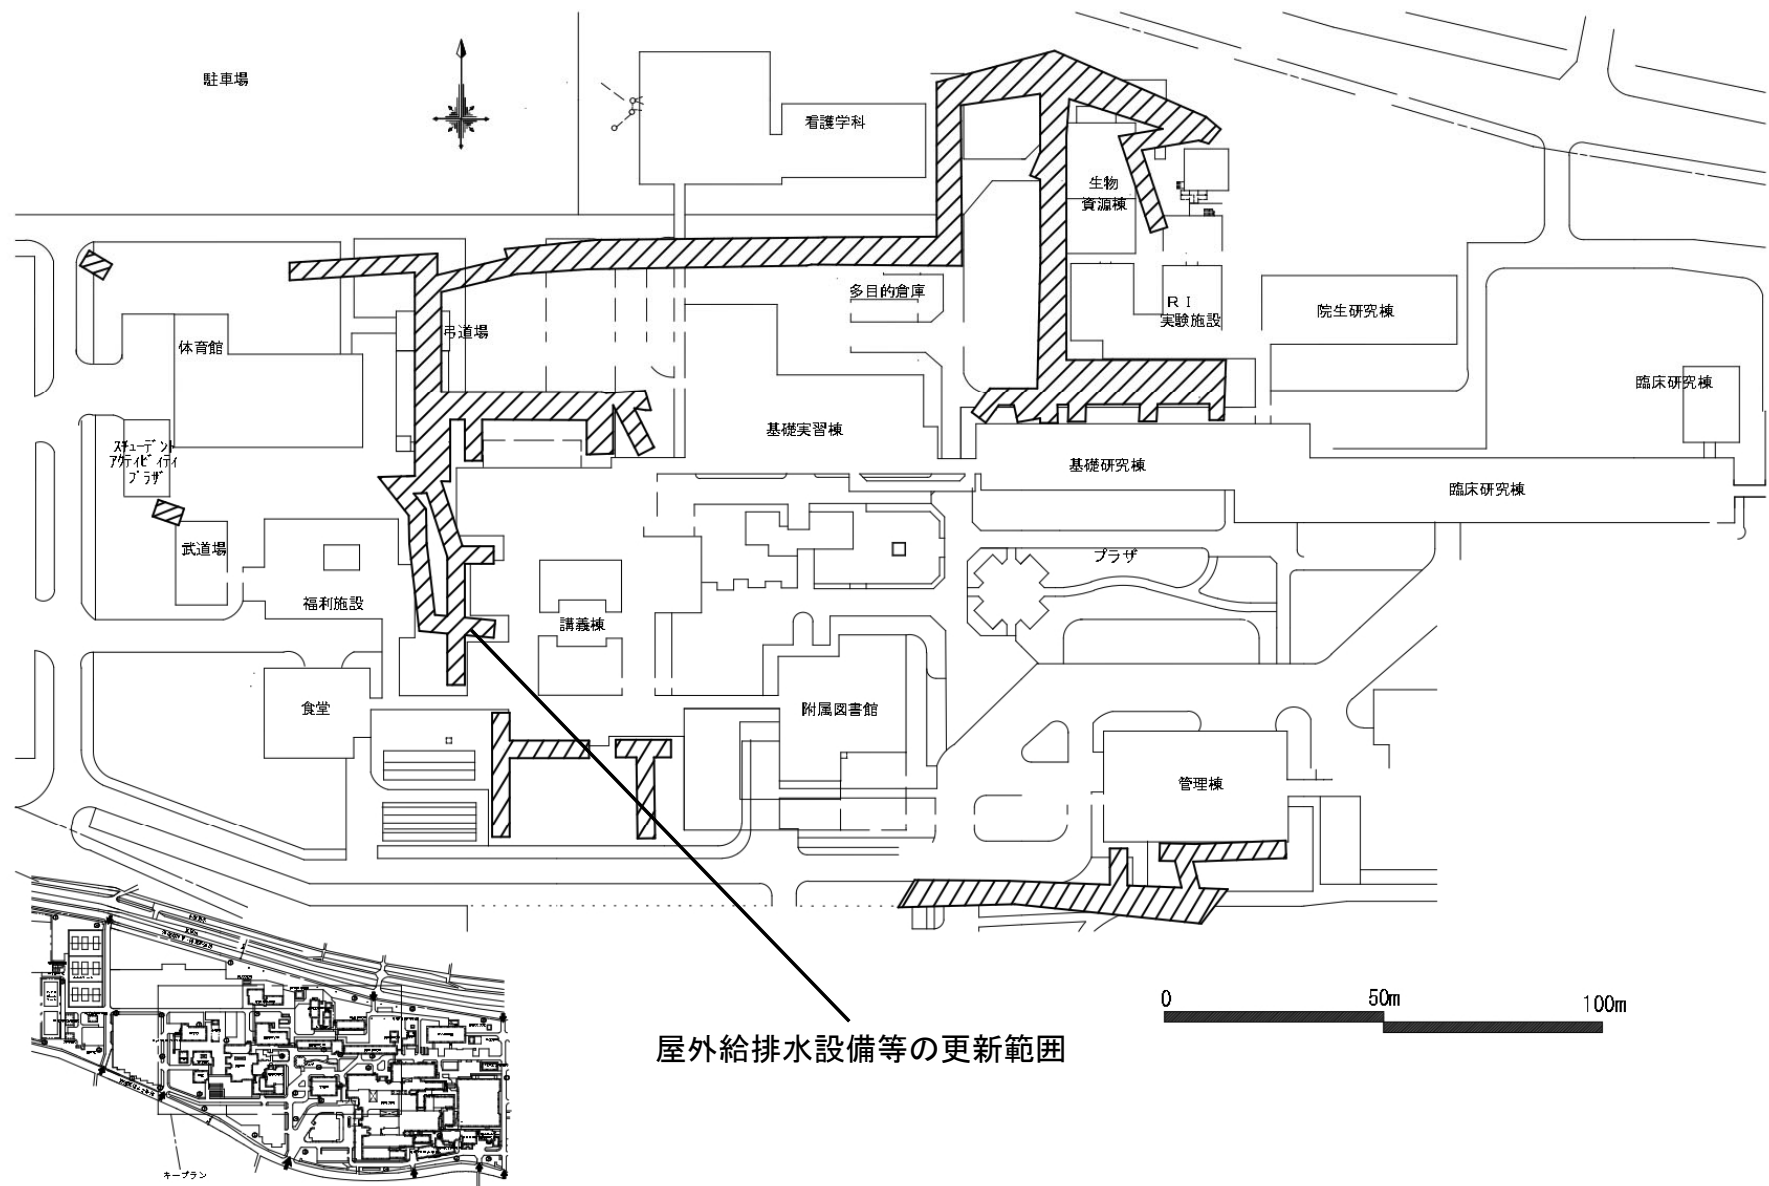

団地名	101 松岡	事業名	福井大学(松岡)ライフライン再生(給排水設備等)	配置図	1/1,000
-----	--------	-----	--------------------------	-----	---------

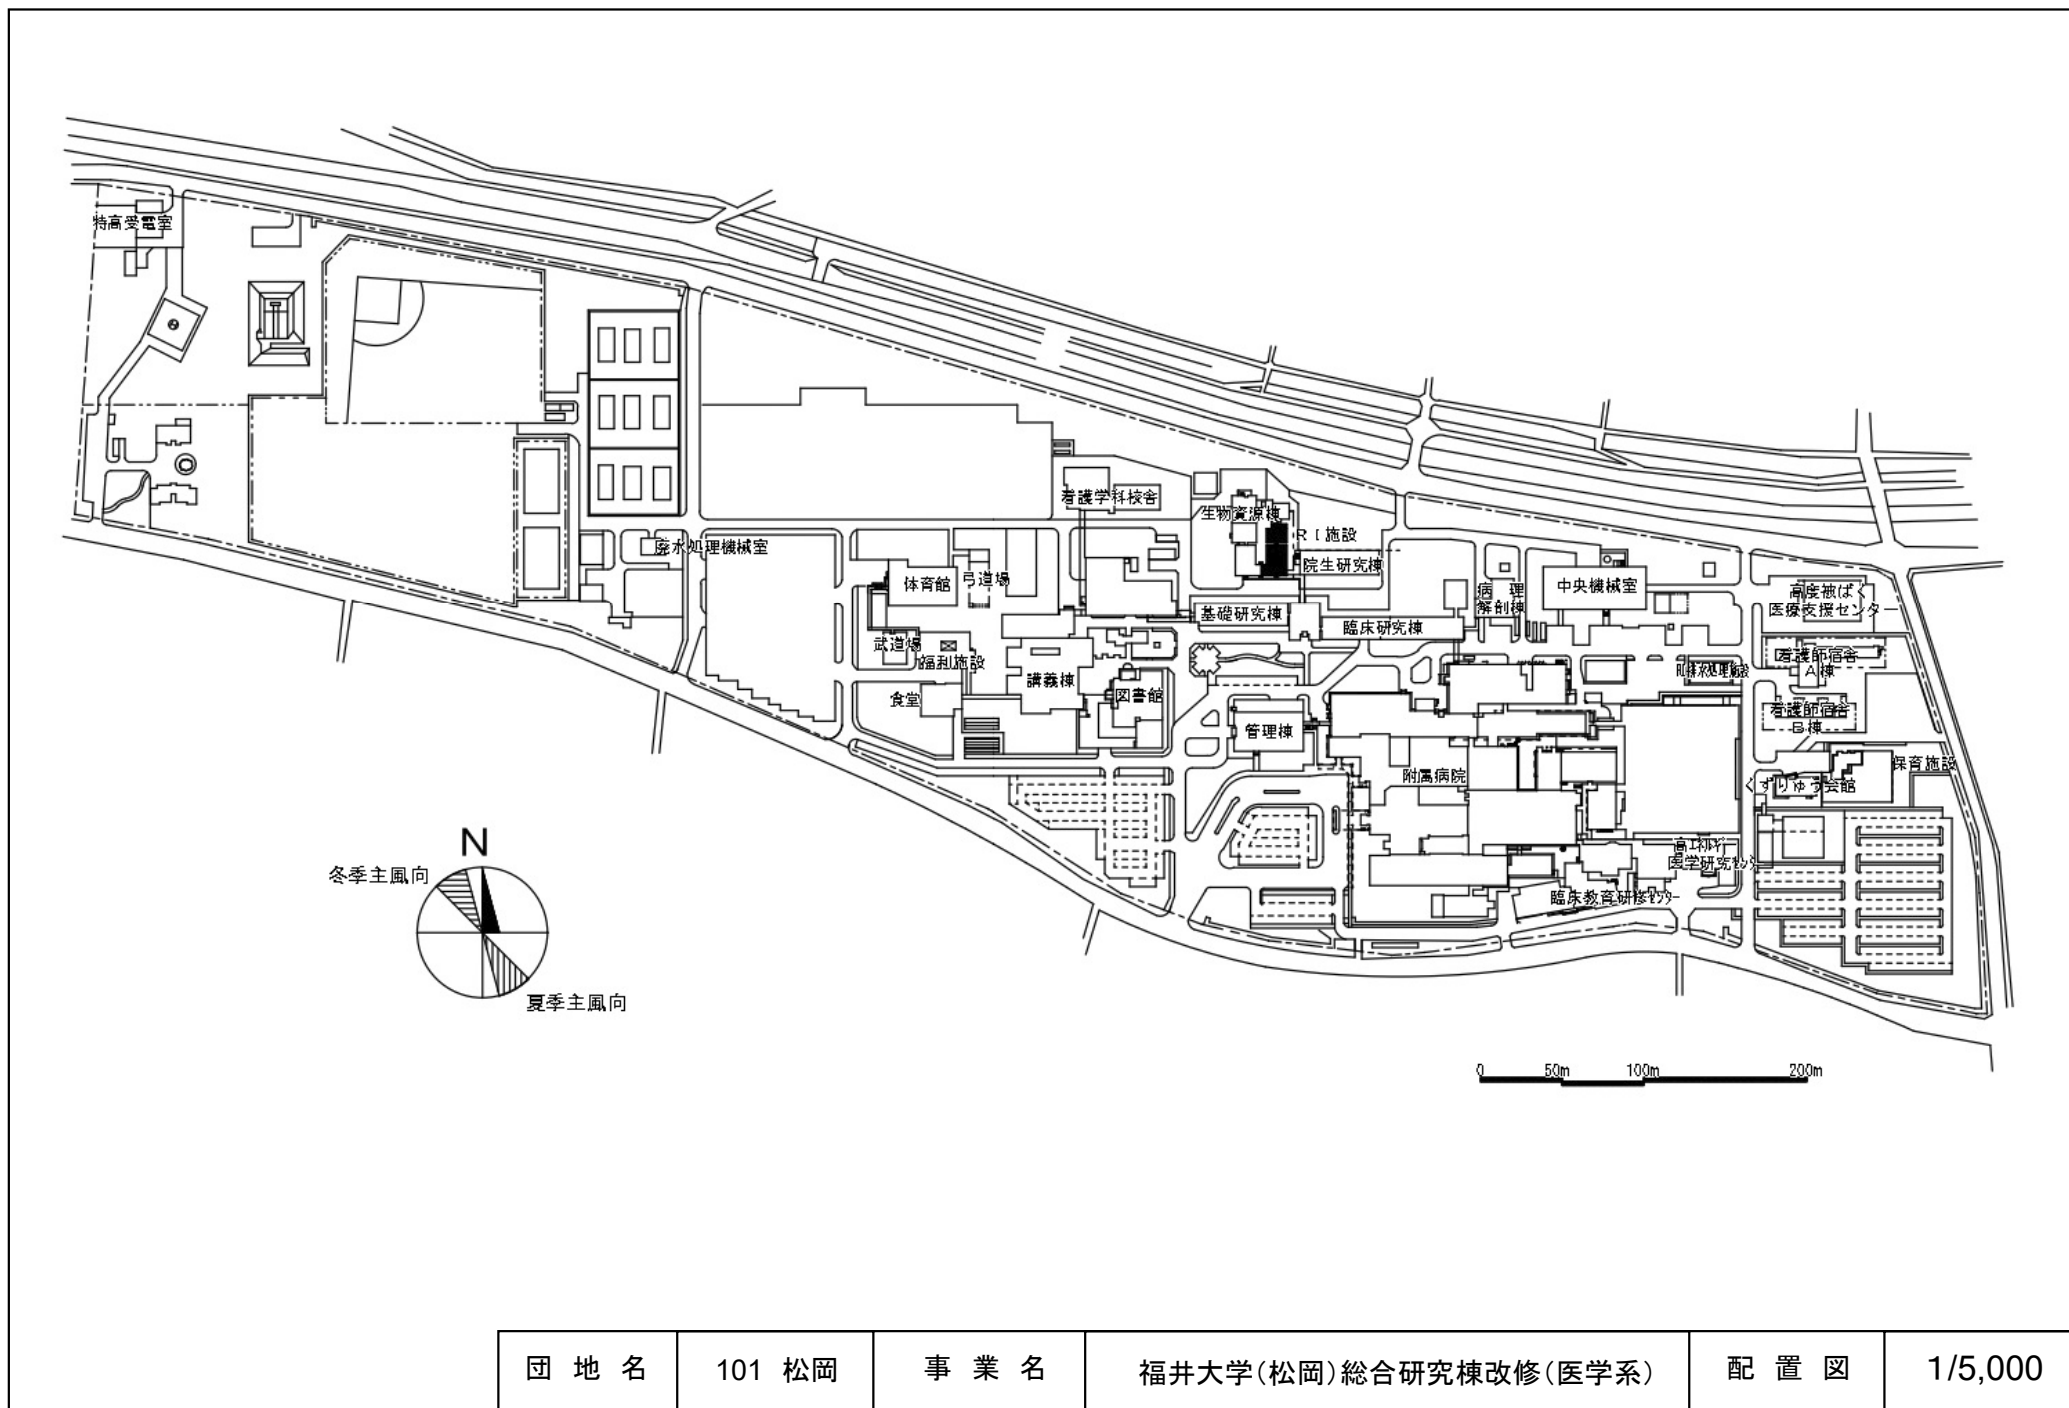

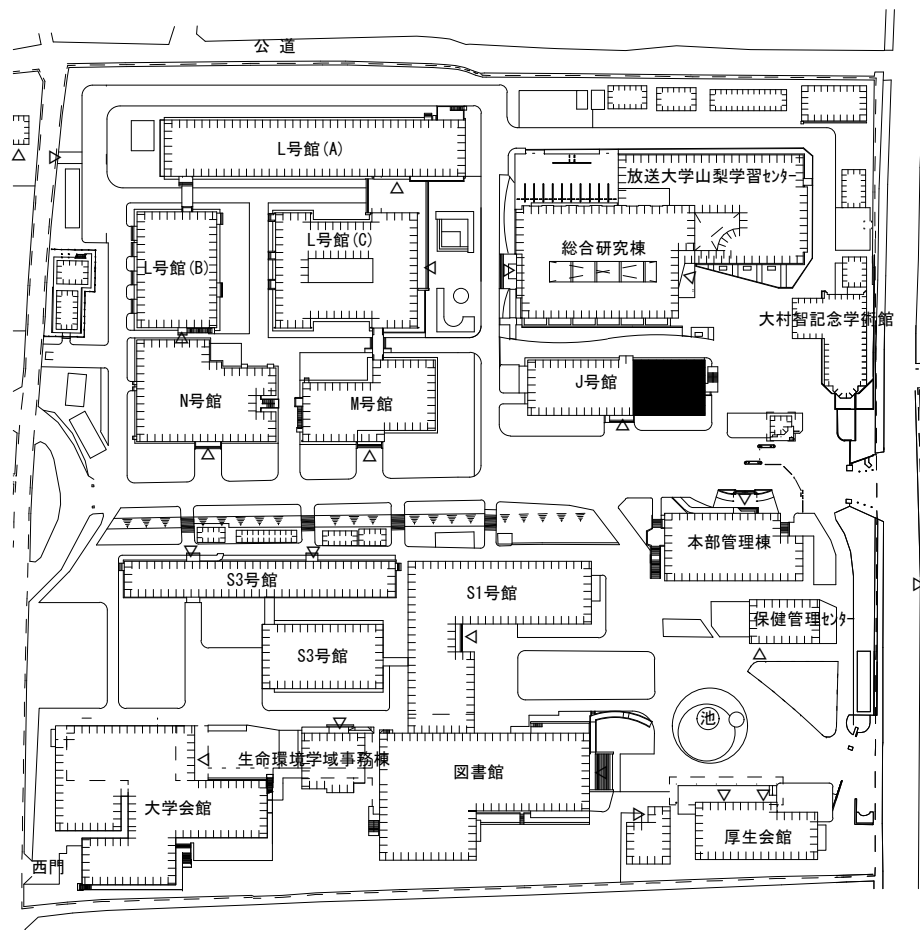 

武田1団地構内(甲府西キャンパス)

団地名


 
001 武田1

事業名

山梨大学(武田)総合研究棟改修Ⅰ-Ⅱ(教育学系)

配置図

1/2000

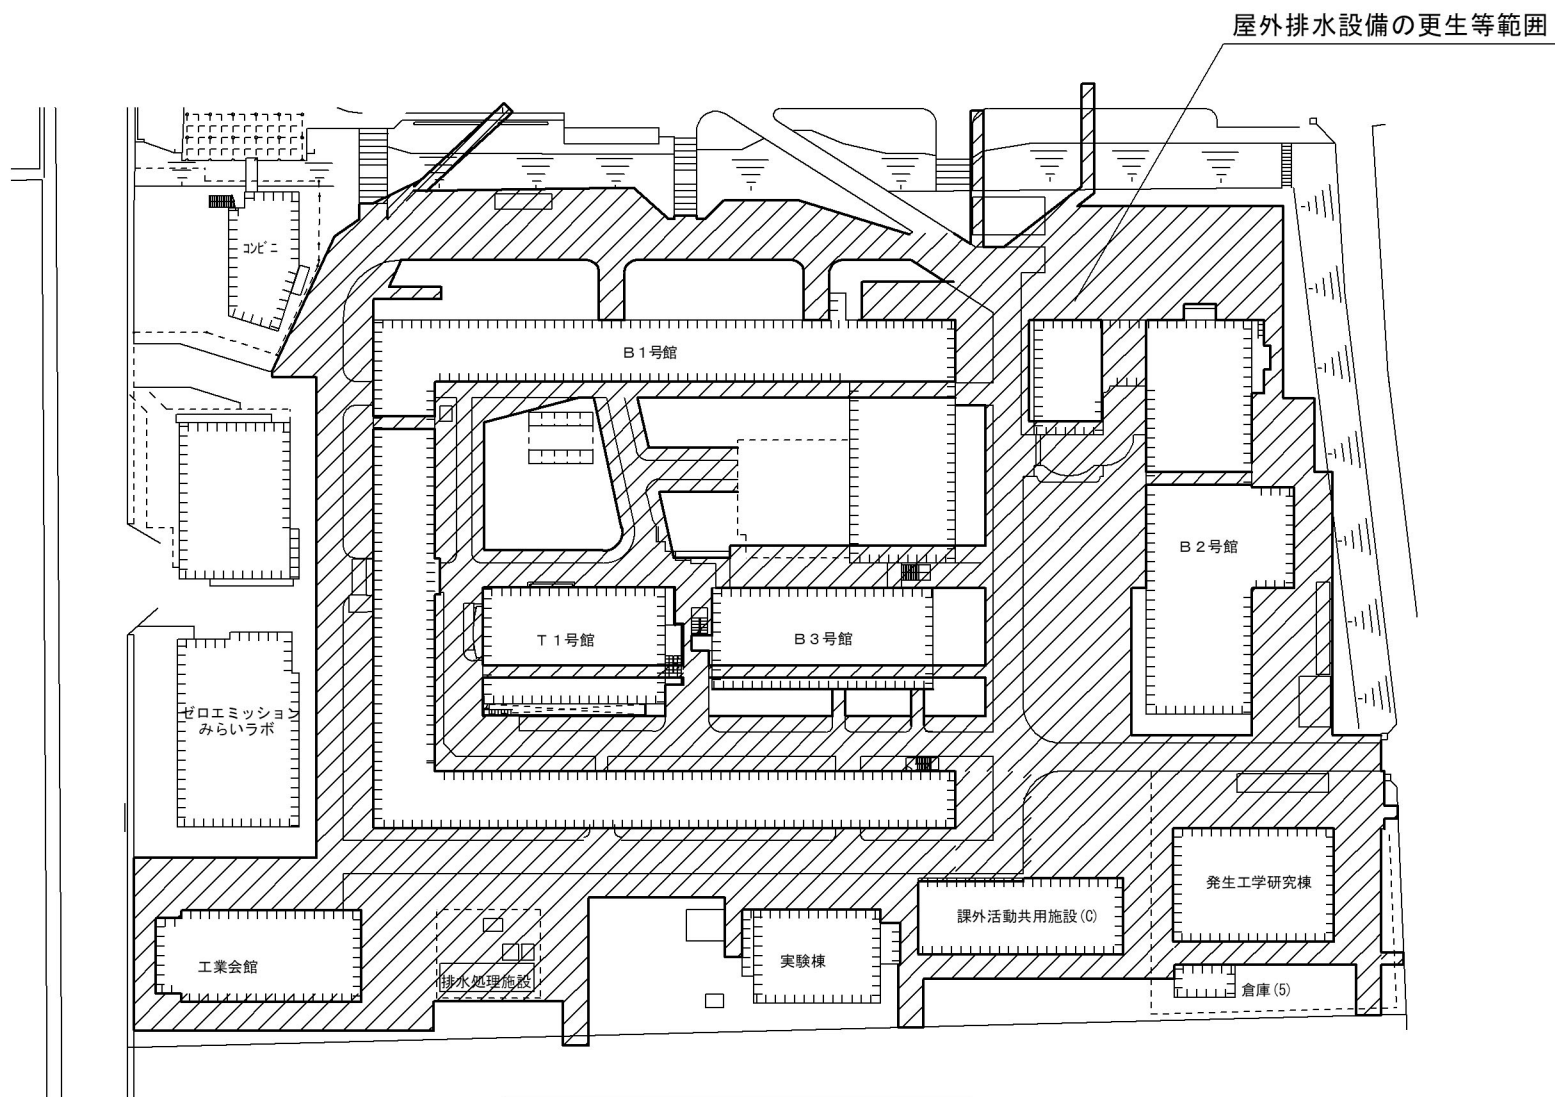

武田1団地（甲府東キャンパス下段）配置図

団地名

 
001 武田1

事業名


山梨大学（武田）ライフライン再生（排水設備等） 1/2

配置図


1/1200




0 50 100 150m

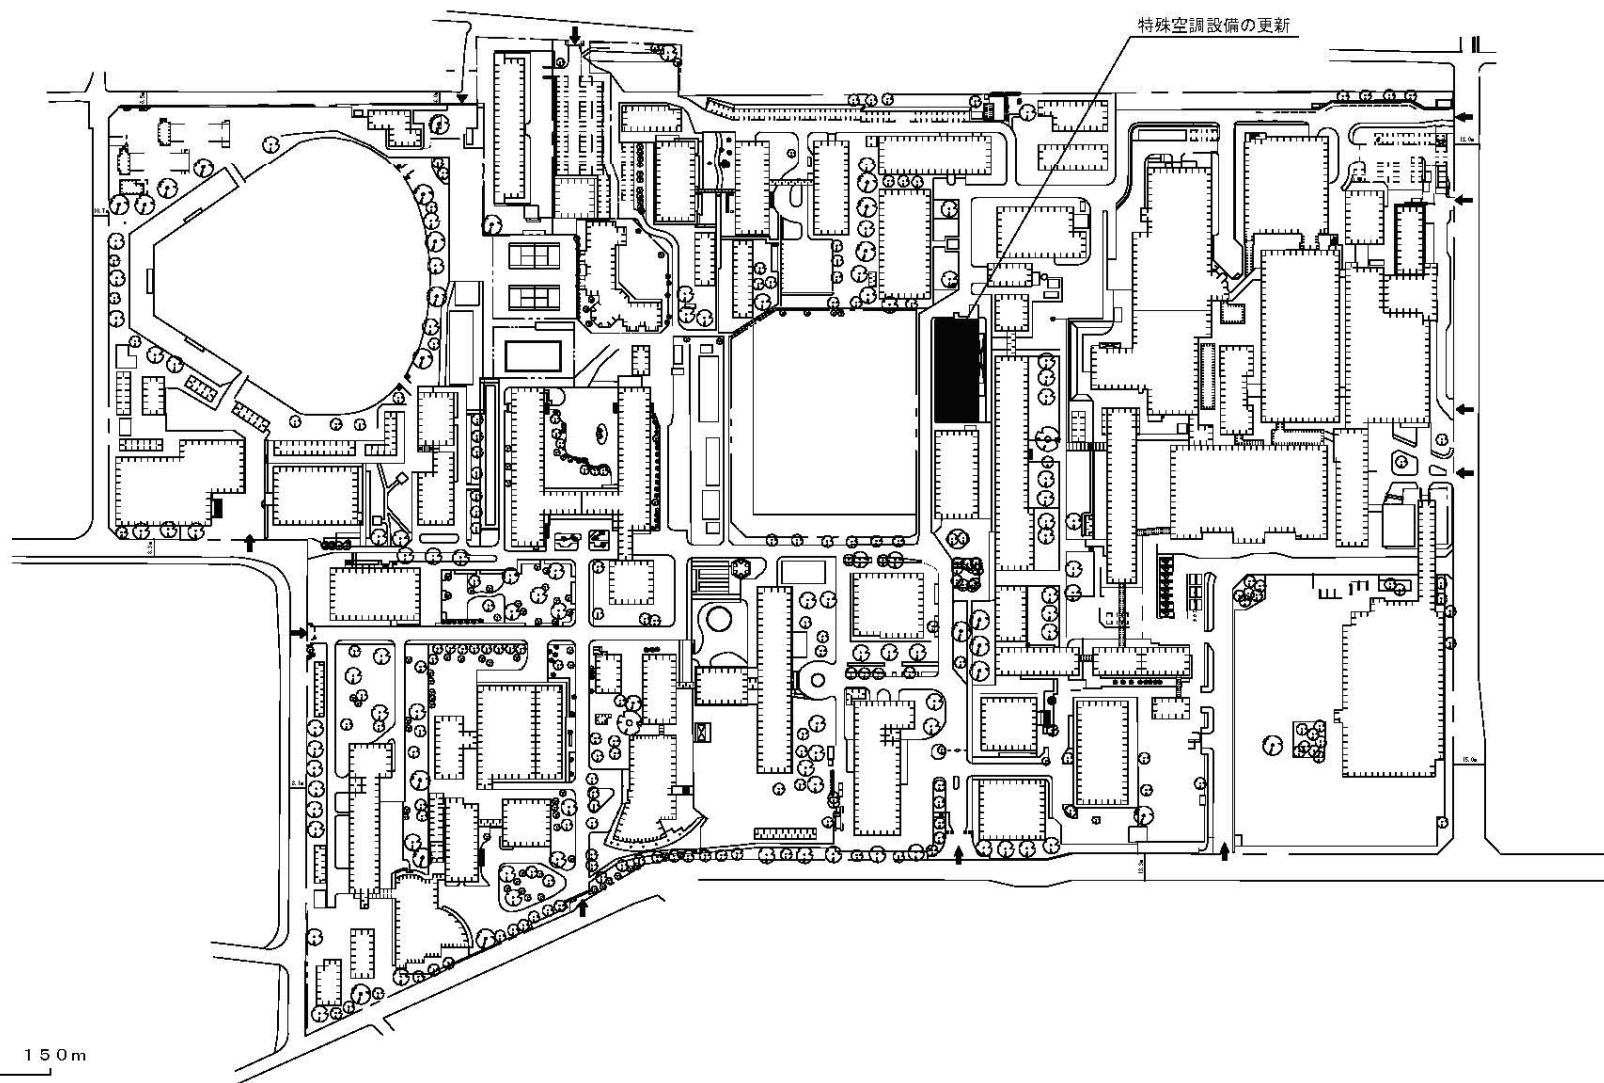



団 地 名	001 松本	事 業 名	信州大学(松本)ライフライン再生(特殊空調設備)	配 置 図	1/3, 500
-------	--------	-------	--------------------------	-------	----------

 

0 50 100 150m

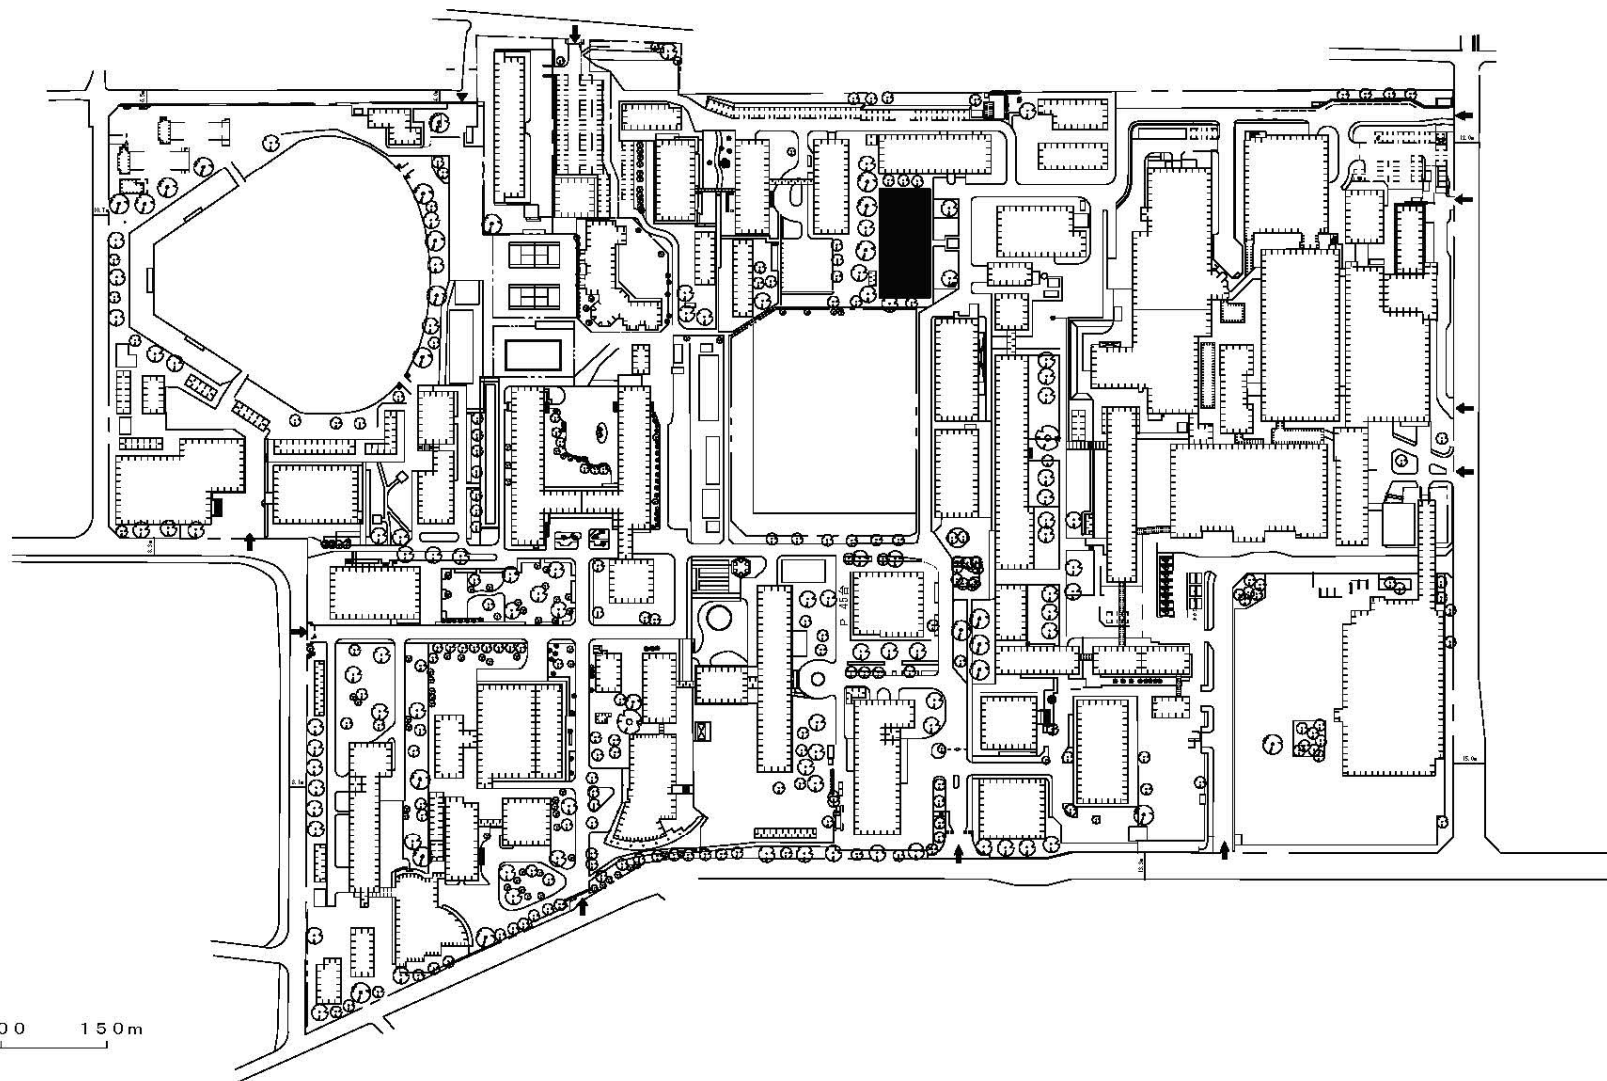


団 地 名	001 松本	事 業 名	信州大学(松本)講義棟改修	配 置 図	1/3, 500
-------	--------	-------	---------------	-------	----------

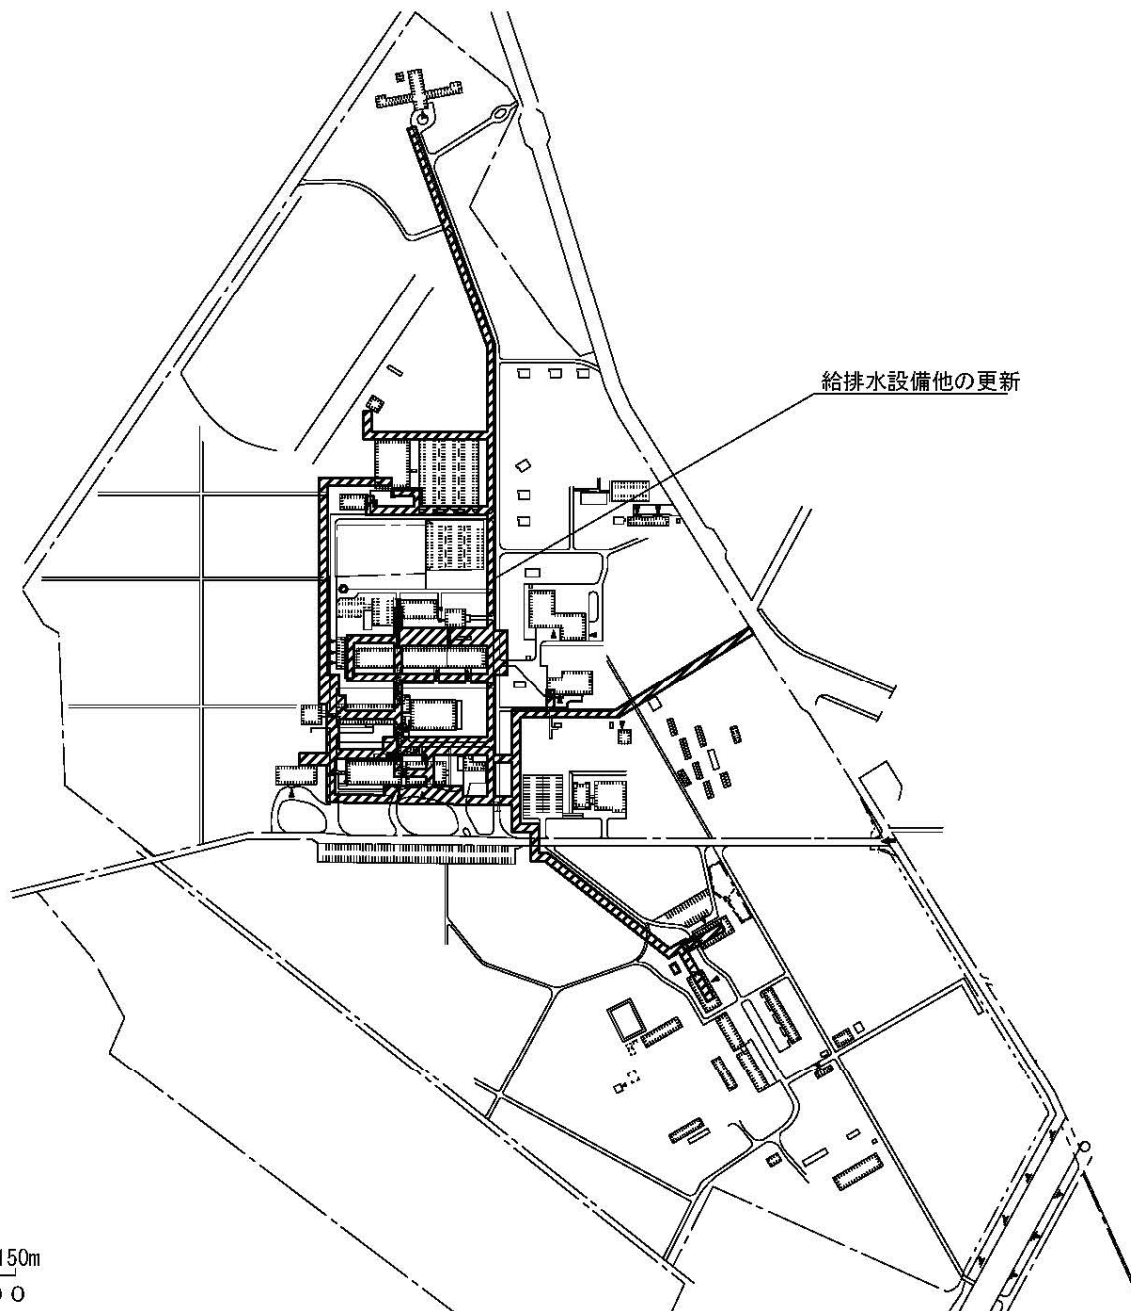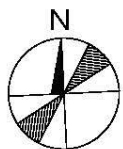



0 50 100 150m
縮尺 1/6000

団 地 名	028 伊那	事 業 名	信州大学(伊那)ライフライン再生(給排水設備他)	配 置 図	1/6, 000
-------	--------	-------	--------------------------	-------	----------

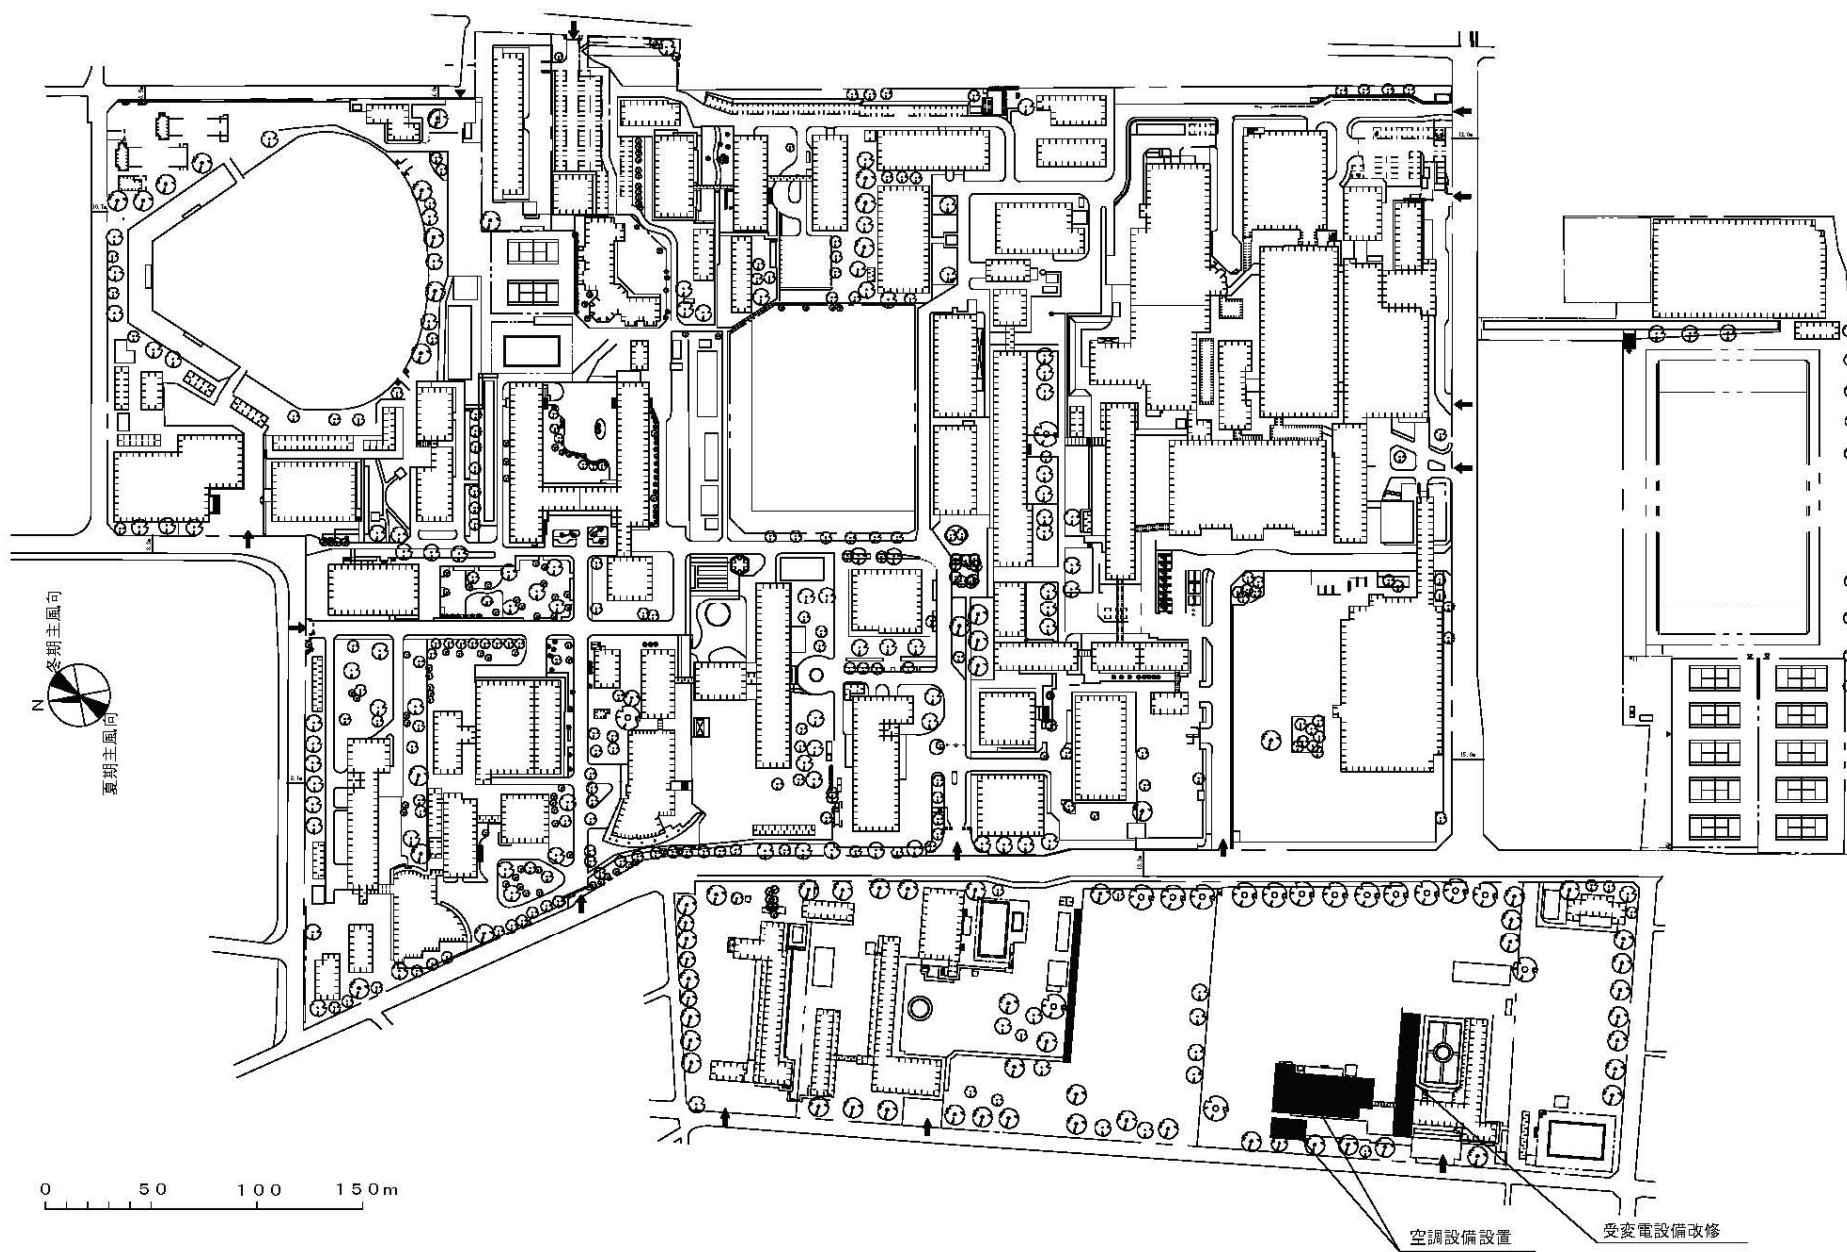

団地名	001 松本	事業名	信州大学(松本(附中))基幹・環境整備(空調設備)	配置図	1/3, 500
-----	--------	-----	---------------------------	-----	----------

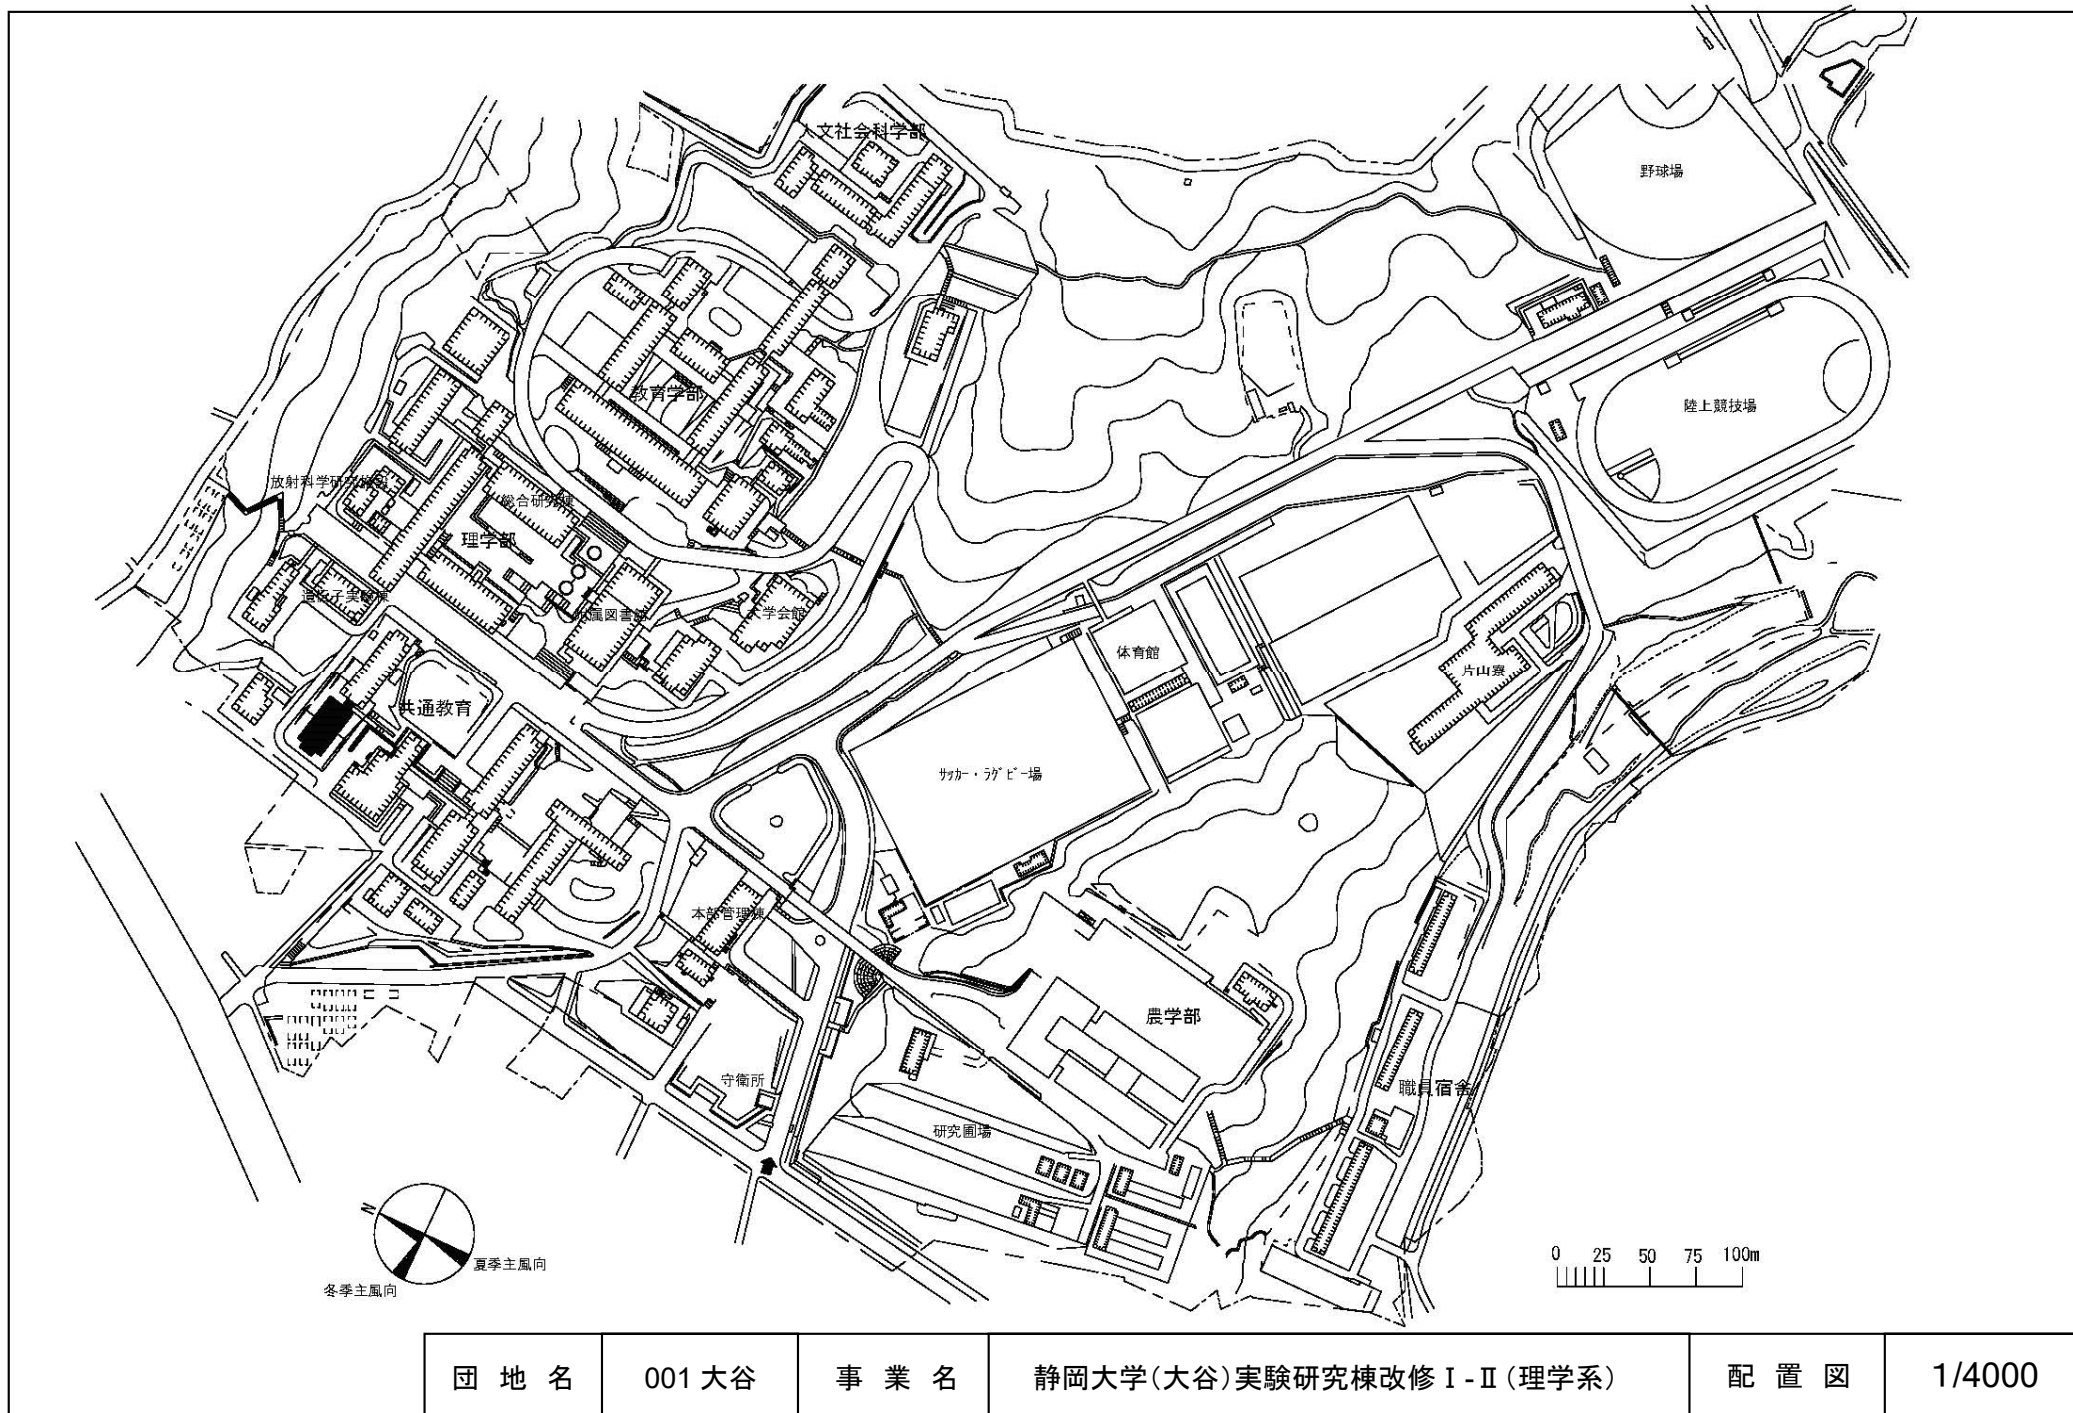

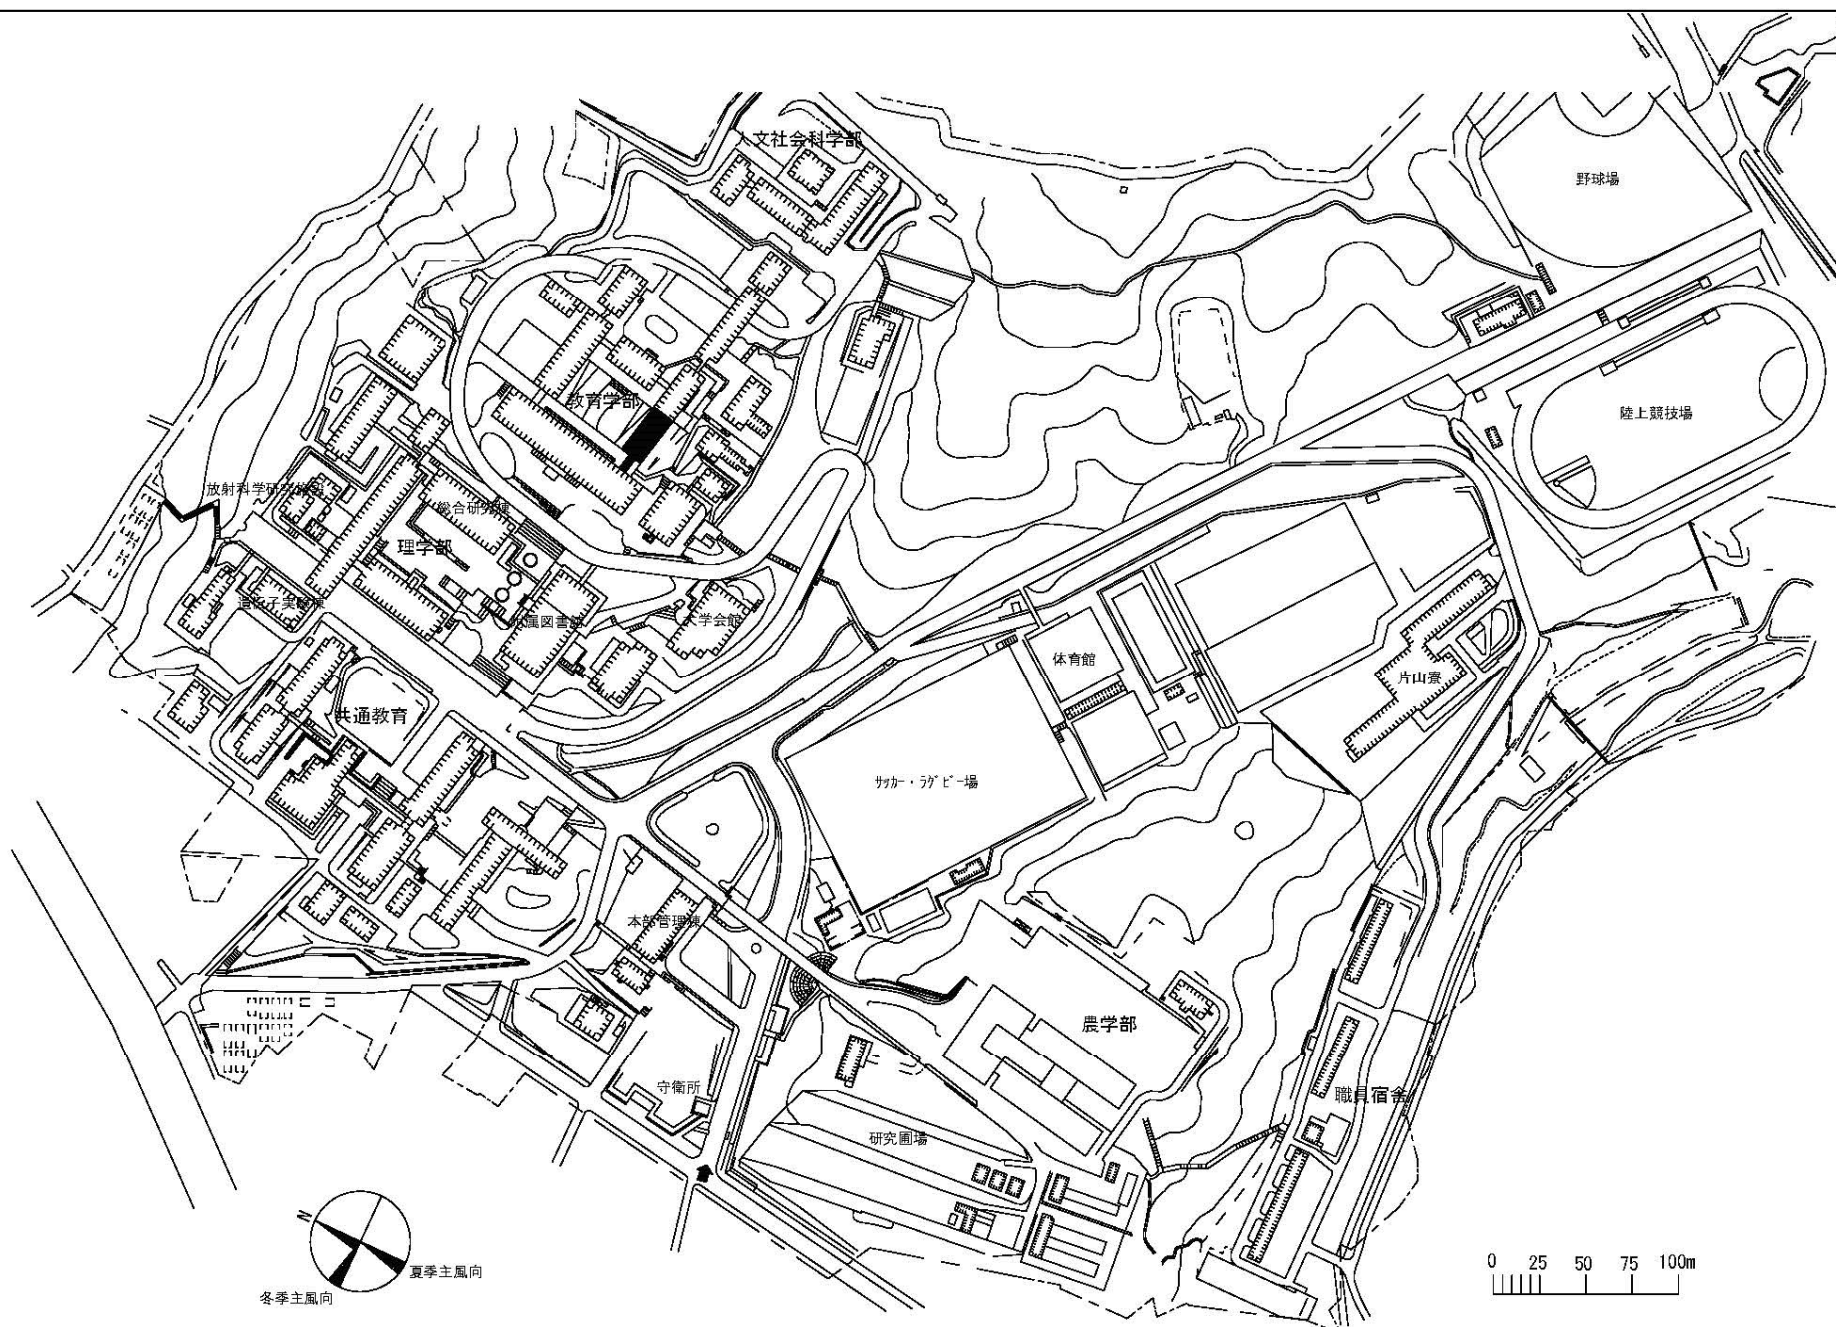

団地名


001 大谷

事業名

静岡大学(大谷)総合研究棟改修(教育学系)

配置図

1/4000

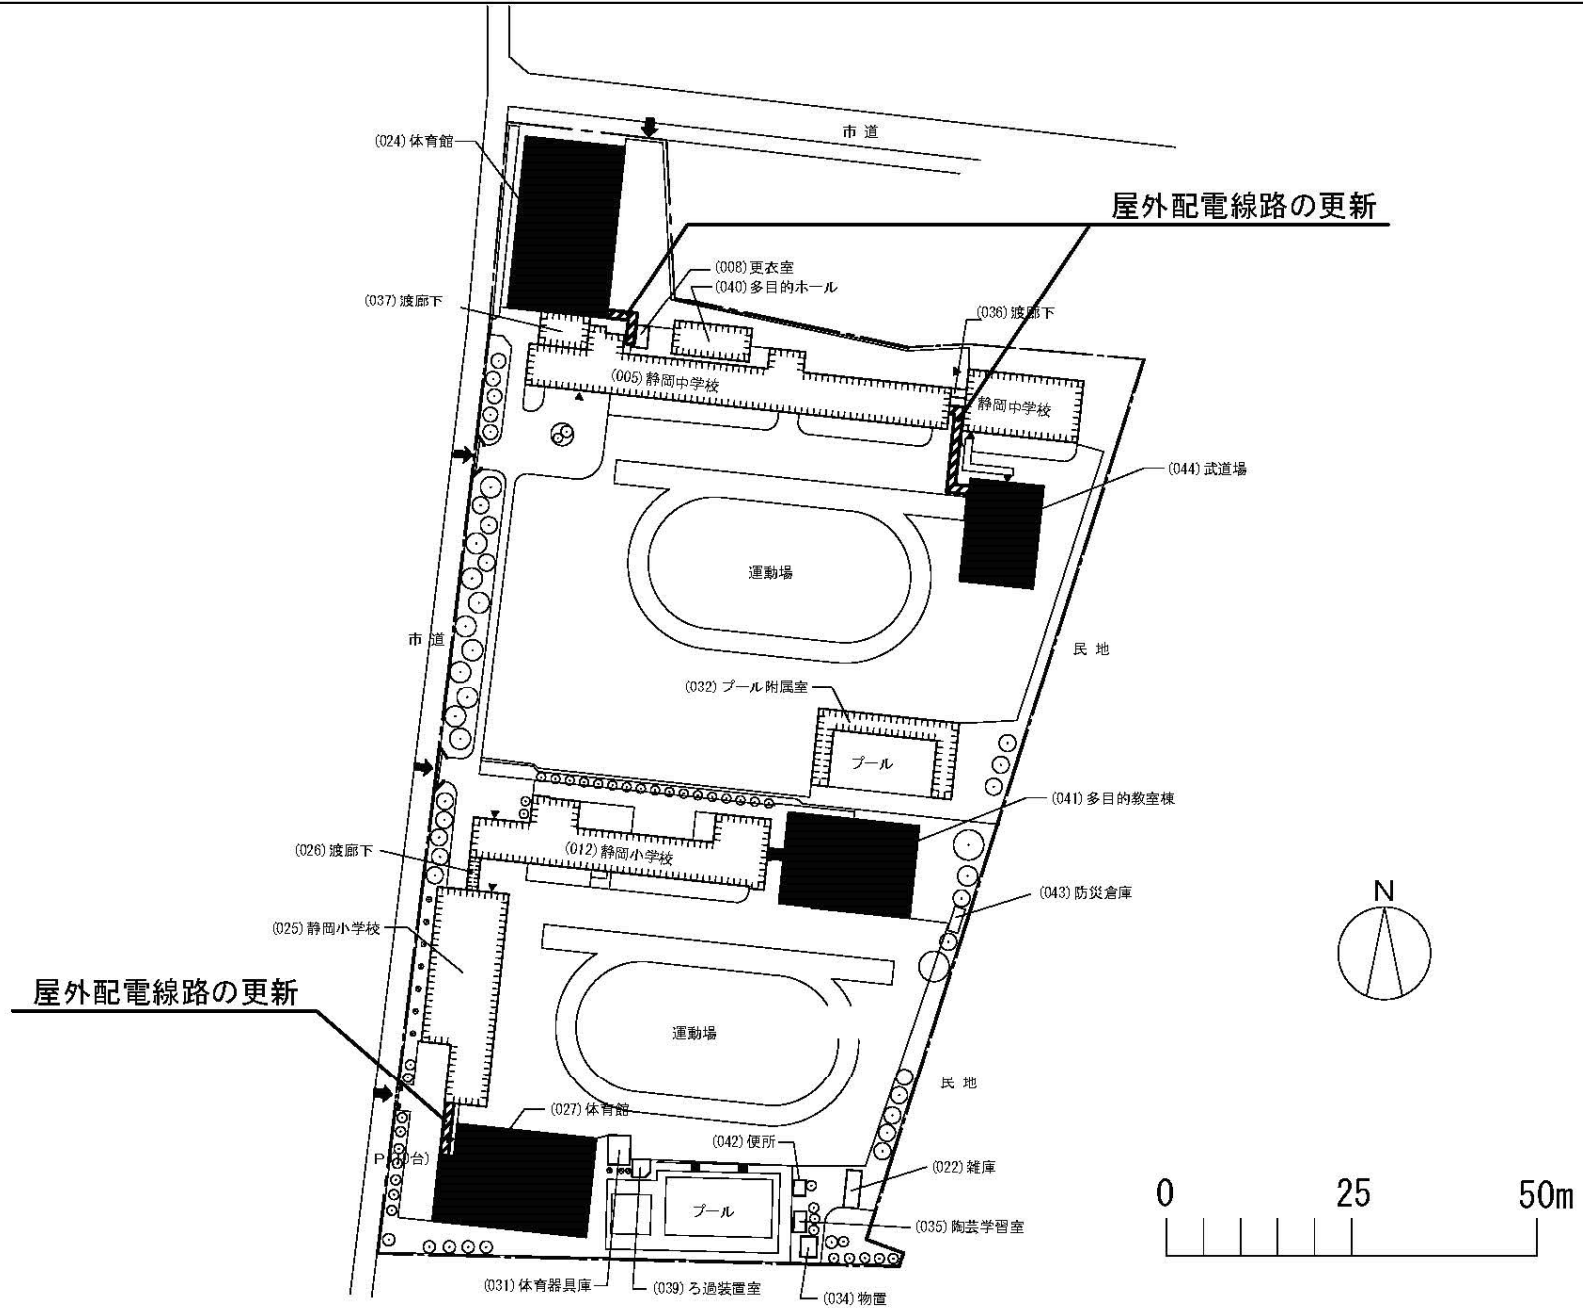

団地名

007 駿府町


事業名

静岡大学(駿府町他(附小中特))基幹・環境整備(空調設備)

1/4

配置図

1/1800

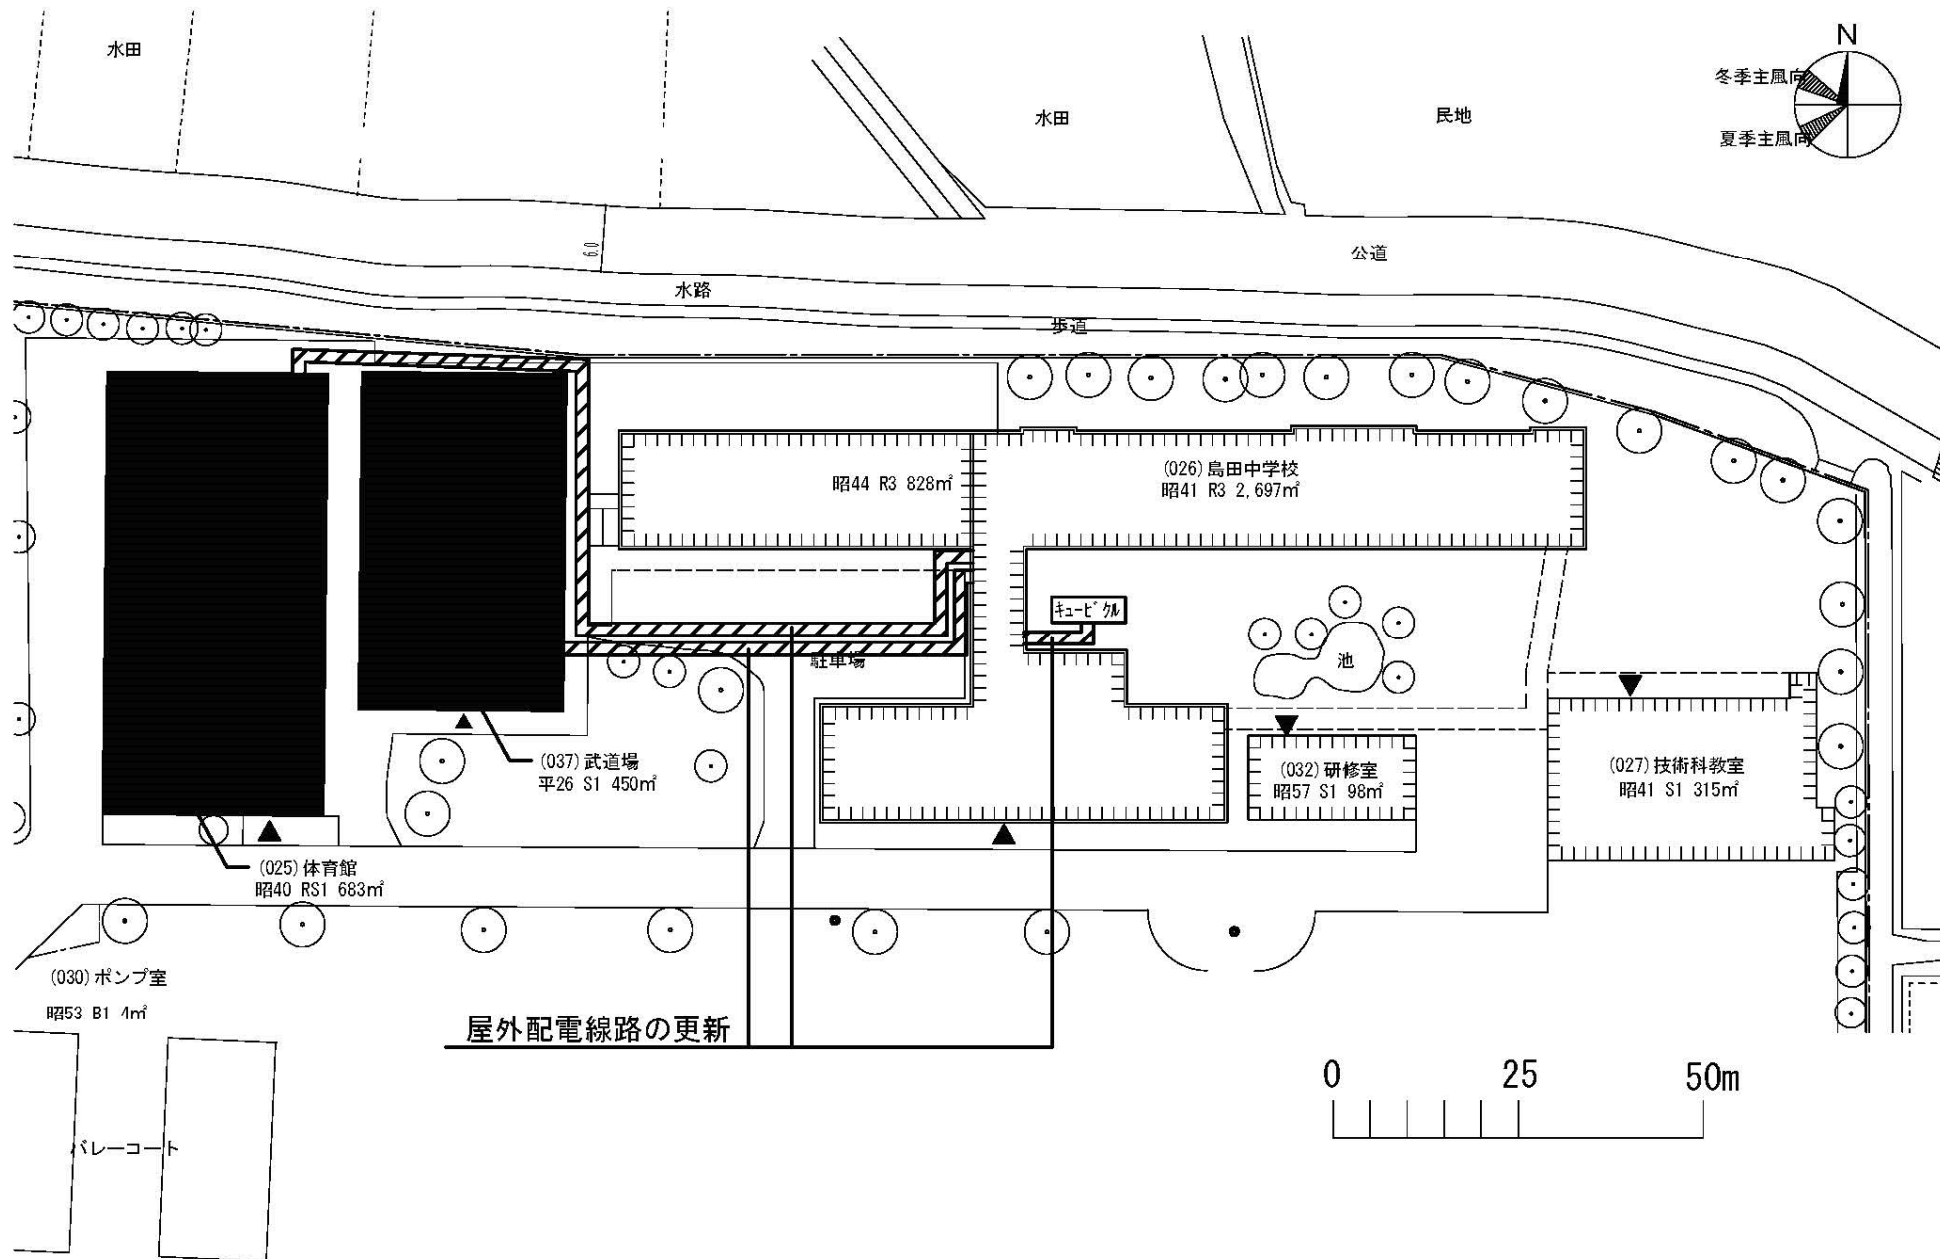

団地名

007 駿府町


事業名

静岡大学(駿府町他(附小中特))基幹・環境整備(空調設備)

2/4

配置図

1/600

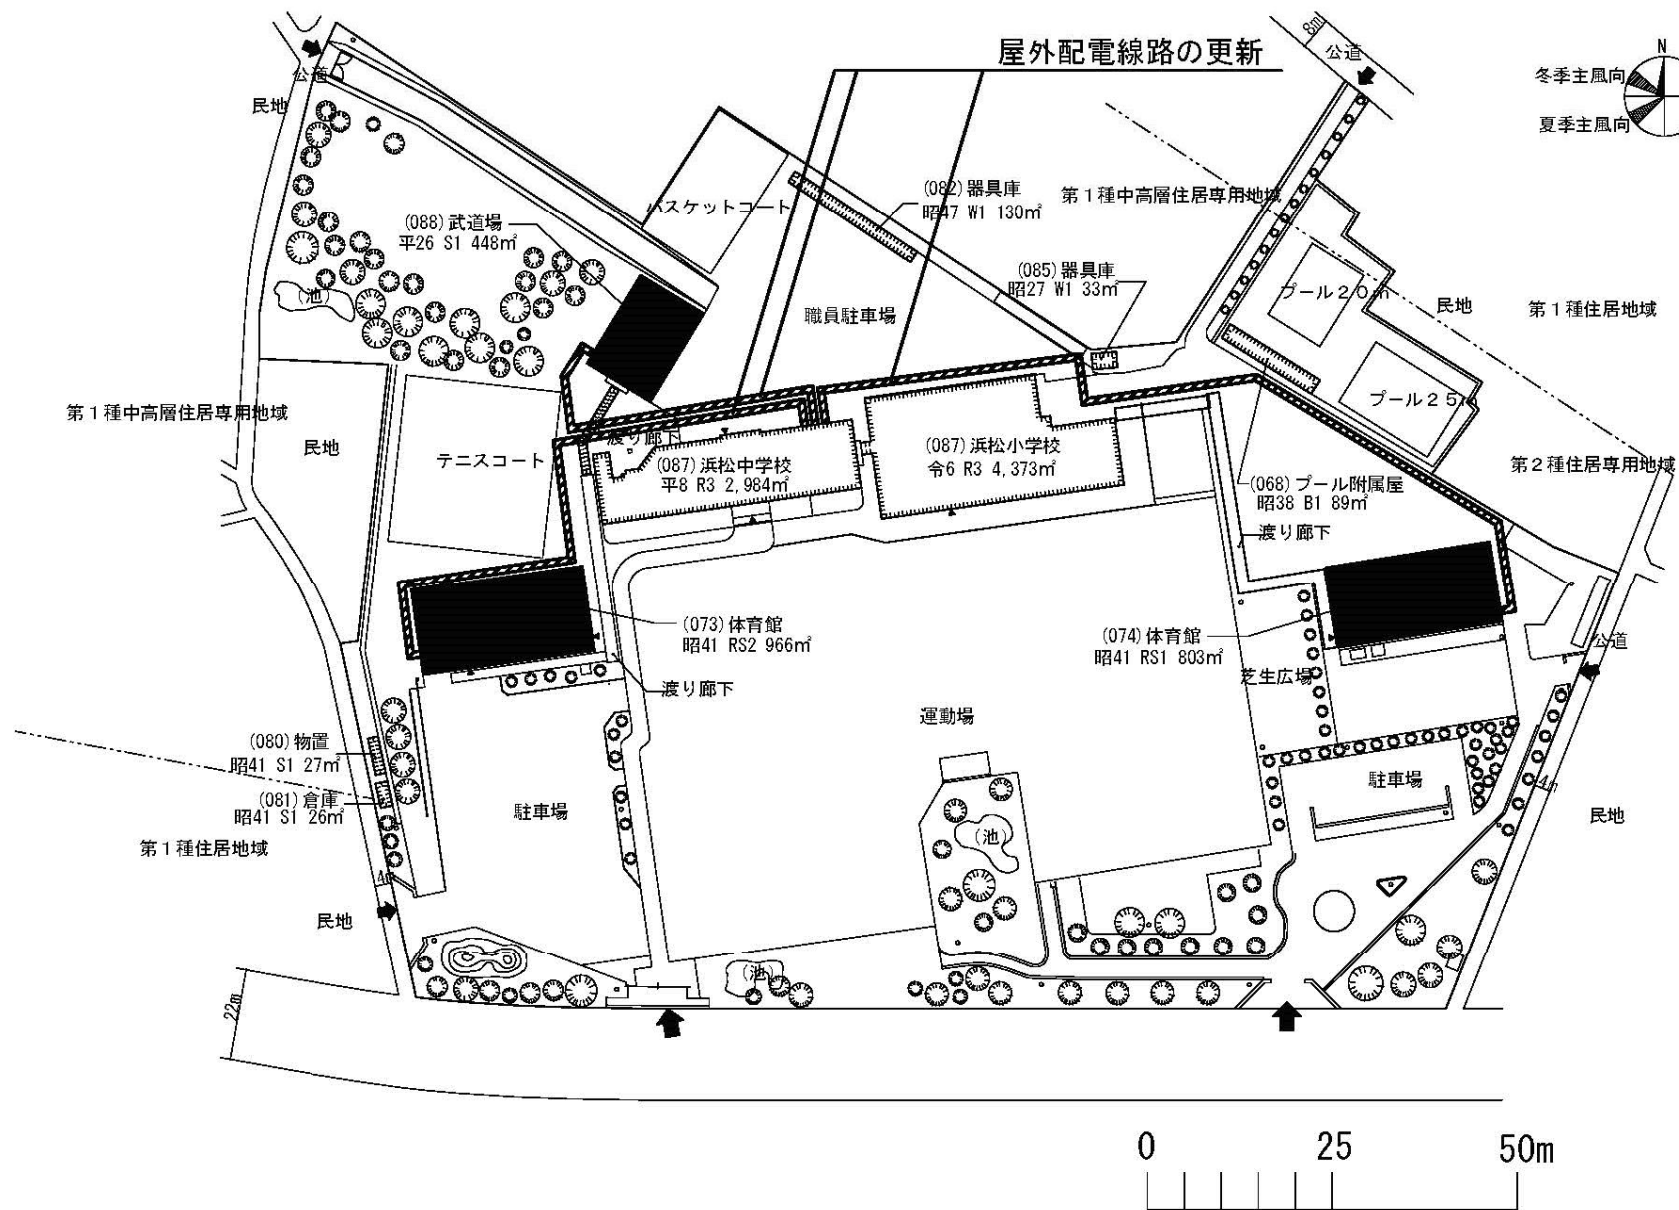

団地名

009 布橋


事業名

静岡大学(駿府町他(附小中特))基幹・環境整備(空調設備)

4/4

配置図

1/1800

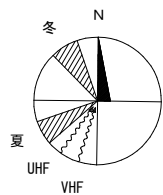

法面安全対策範囲

凡 例

	要 求 範 囲

団 地 名	001半田	事 業 名	浜松医科大学（半田）基幹・環境整備（法面安全対策）	配 置 図	1/4000
-------	-------	-------	---------------------------	-------	--------