


令和7年度国立大学法人等施設整備実施事業<当初予算> (追加事業)

建 物 配 置 図



※ 縮尺は目安であり、厳密な数値を示すものではありません。

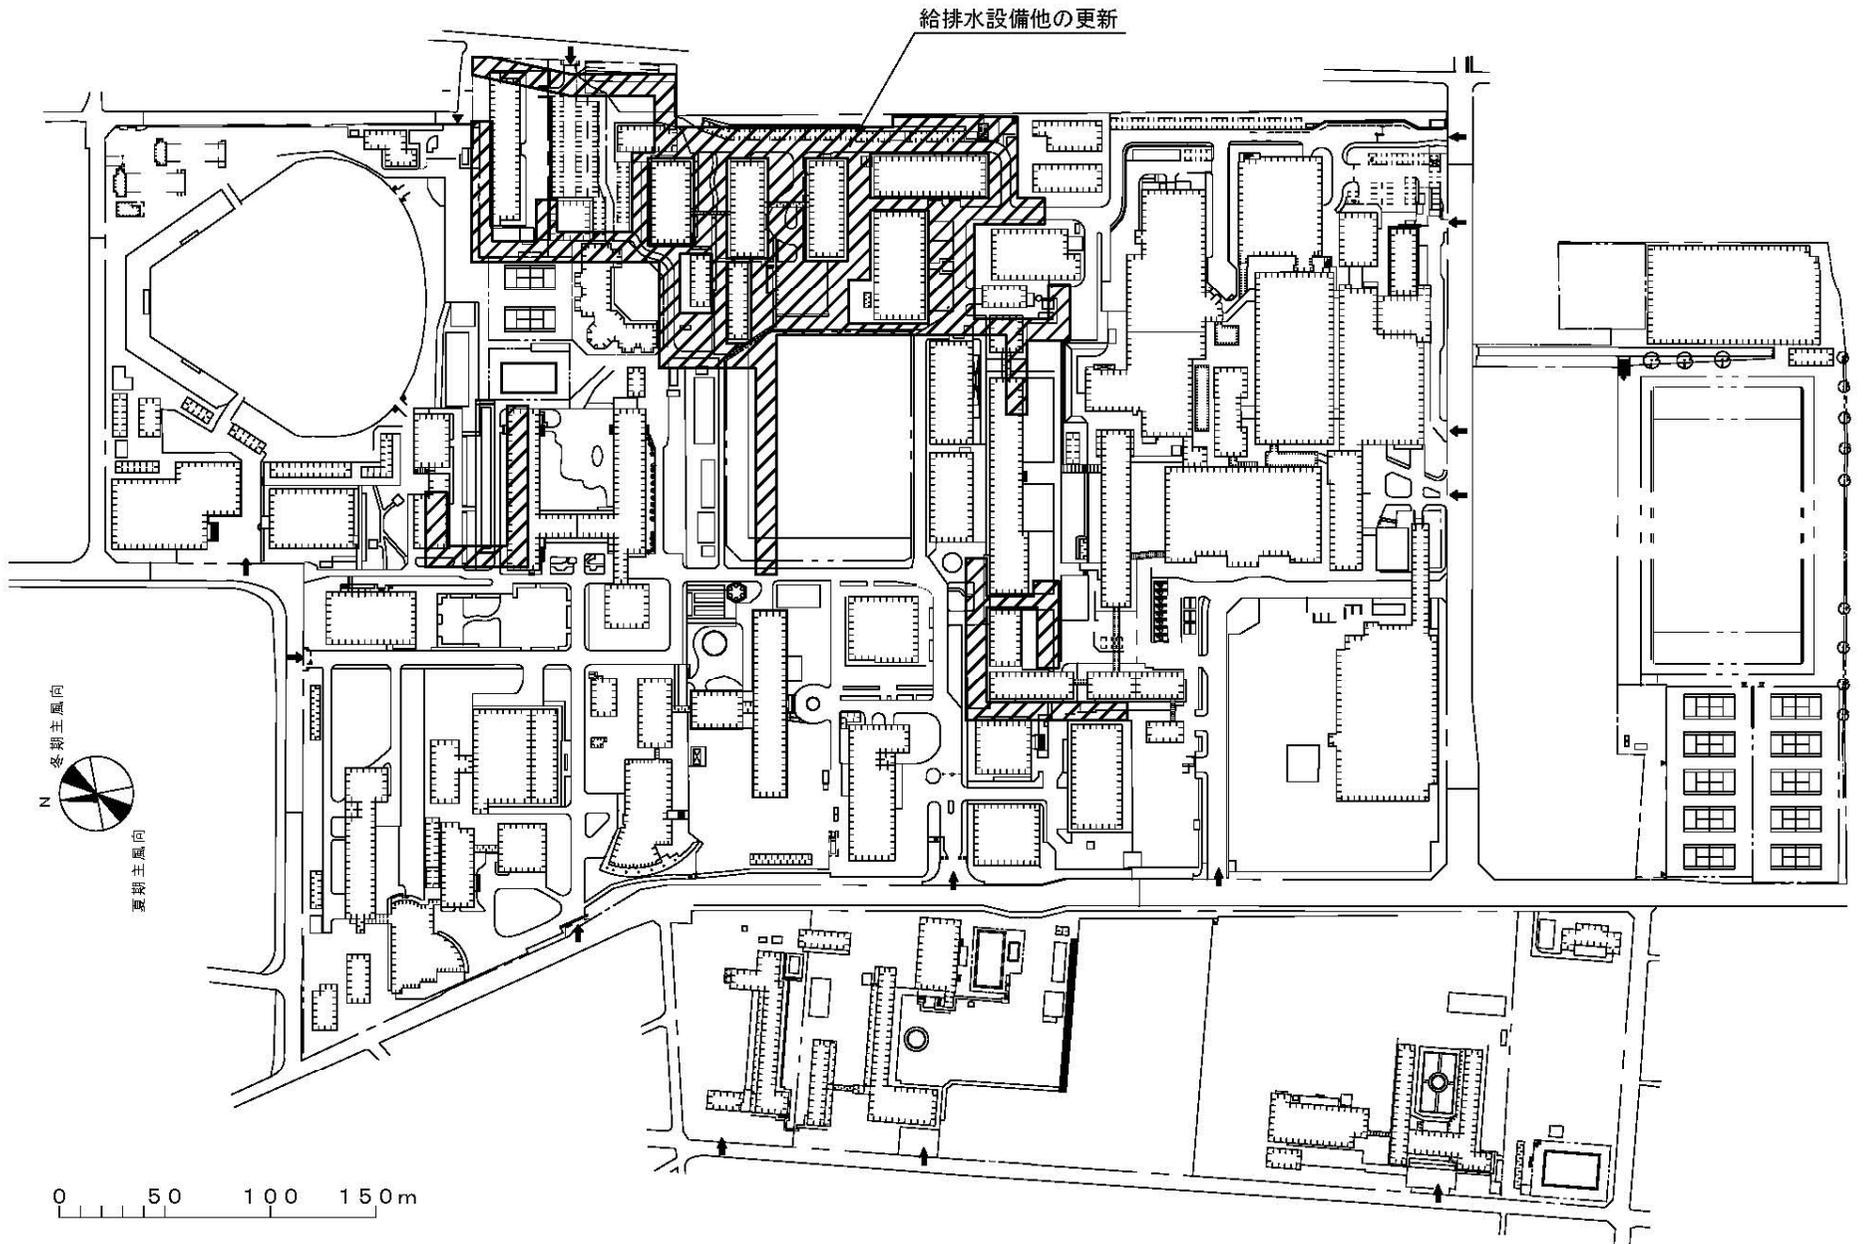

団地名	001 松本	事業名	信州大学(松本)ライフライン再生(給排水設備他)	配置図	1/3, 500
-----	--------	-----	--------------------------	-----	----------



 消火設備の更新範囲

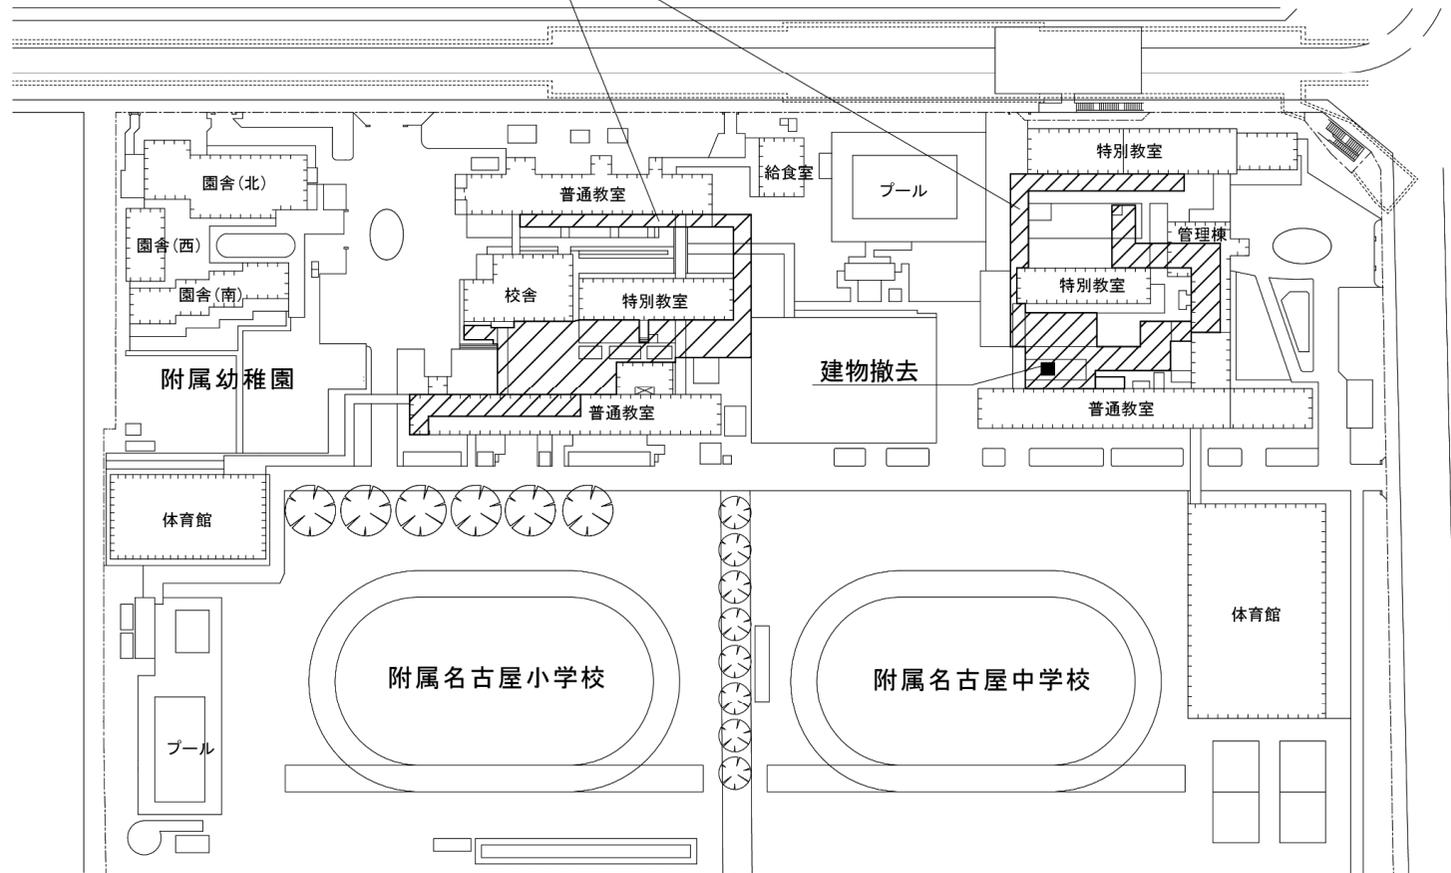


団地名	002 大幸	事業名	愛知教育大学(大幸他(附小中高))基幹・環境整備(消火設備) 1/4	配置図	1/2,000
-----	--------	-----	------------------------------------	-----	---------



消火設備の更新範囲



0 10 20 30 40 50m

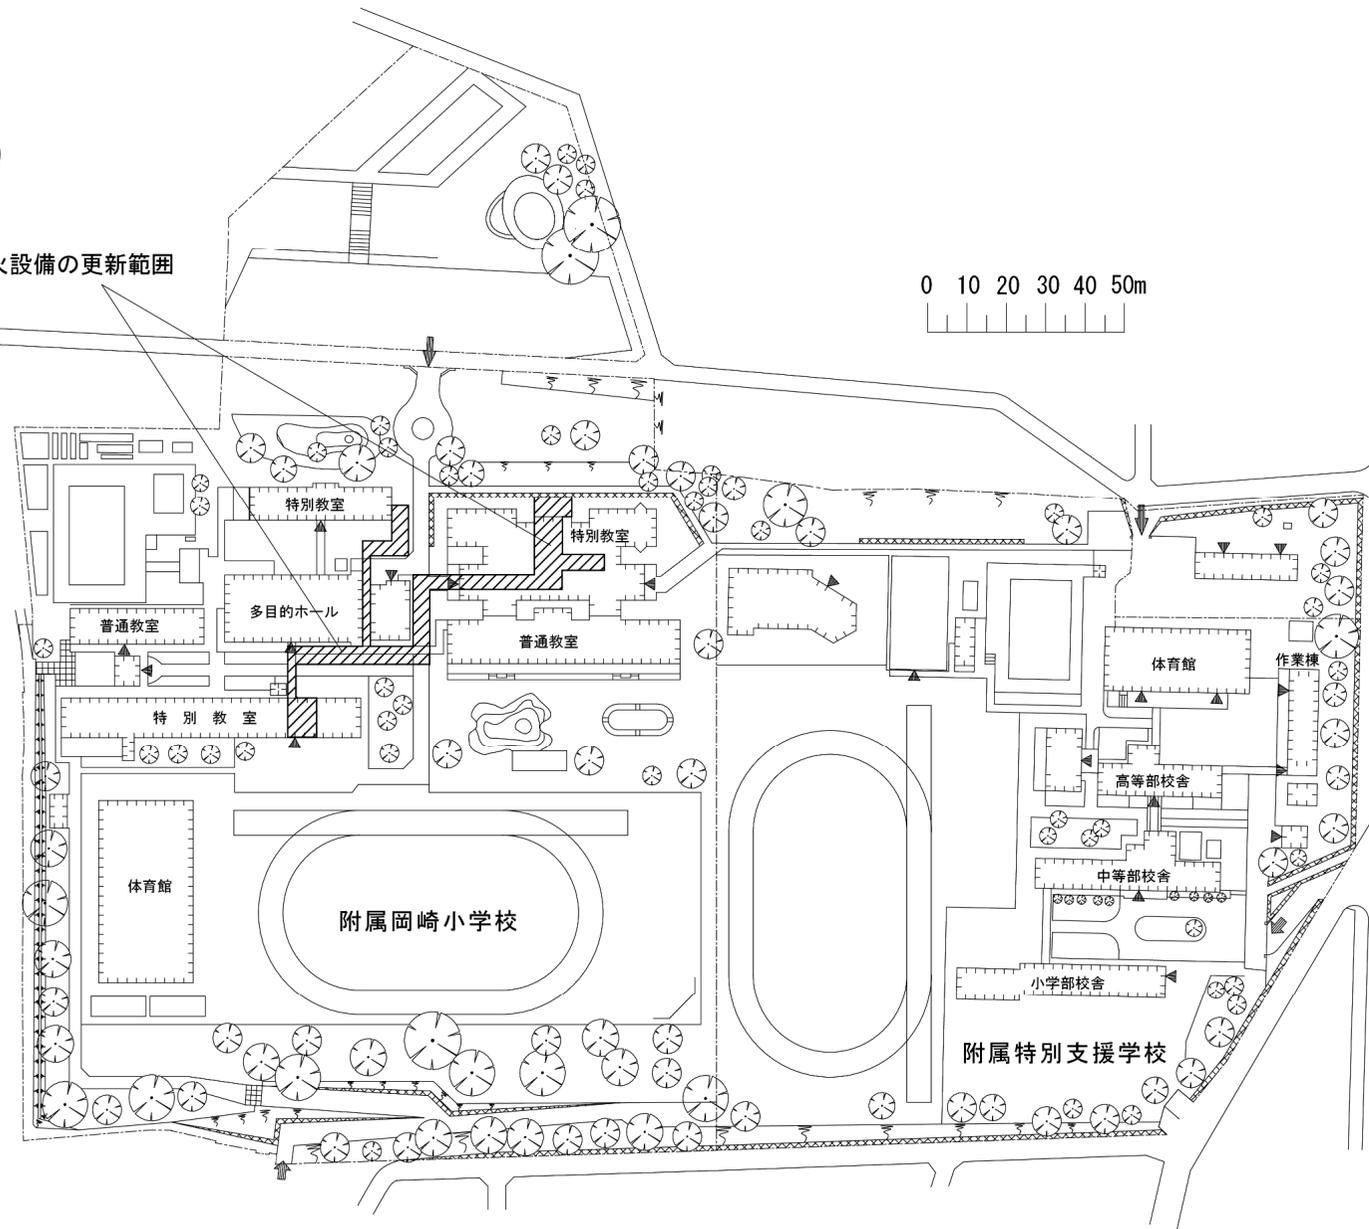

団地名	004 六供	事業名	愛知教育大学(大幸他(附小中高))基幹・環境整備(消火設備) 2/4	配置図	1/2,000
-----	--------	-----	------------------------------------	-----	---------

消火設備の更新範囲

 

建物撤去

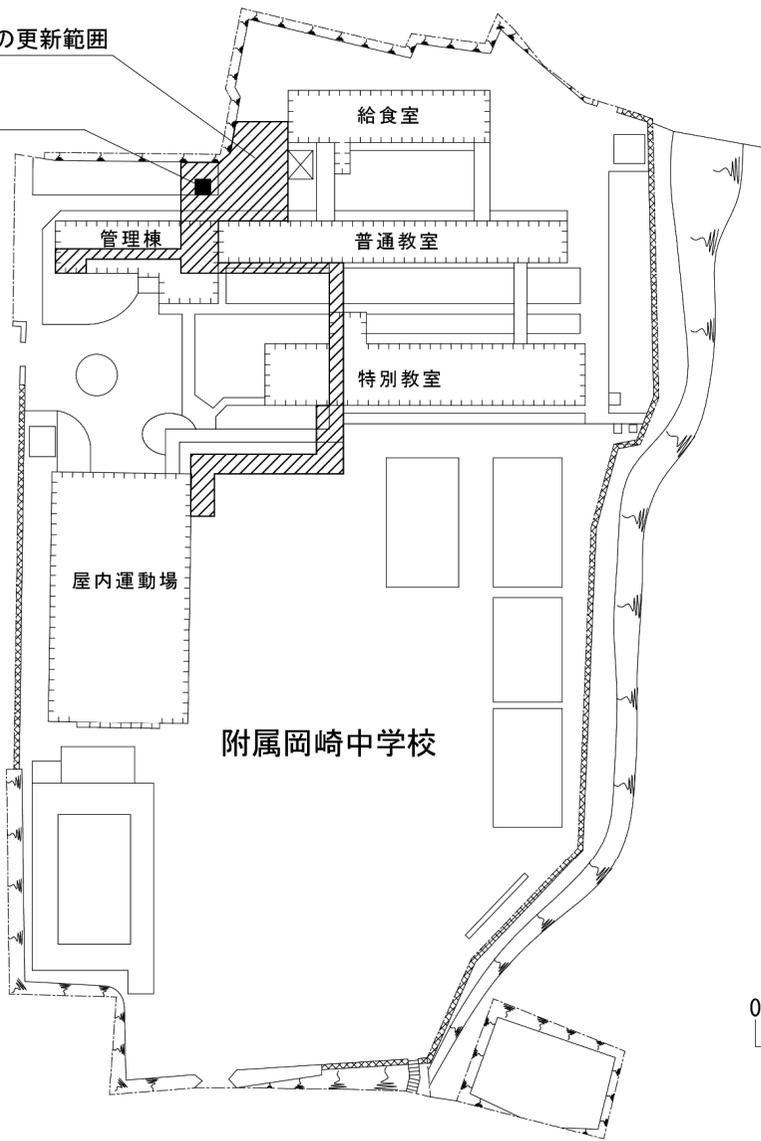


団地名	003 栗林	事業名	愛知教育大学(大幸他(附小中高))基幹・環境整備(消火設備) 3/4	配置図	1/1,500
-----	--------	-----	------------------------------------	-----	---------





団地名	001 井ヶ谷	事業名	愛知教育大学(大幸他(附小中高))基幹・環境整備(消火設備) 4/4	配置図	1/2,000
-----	---------	-----	------------------------------------	-----	---------

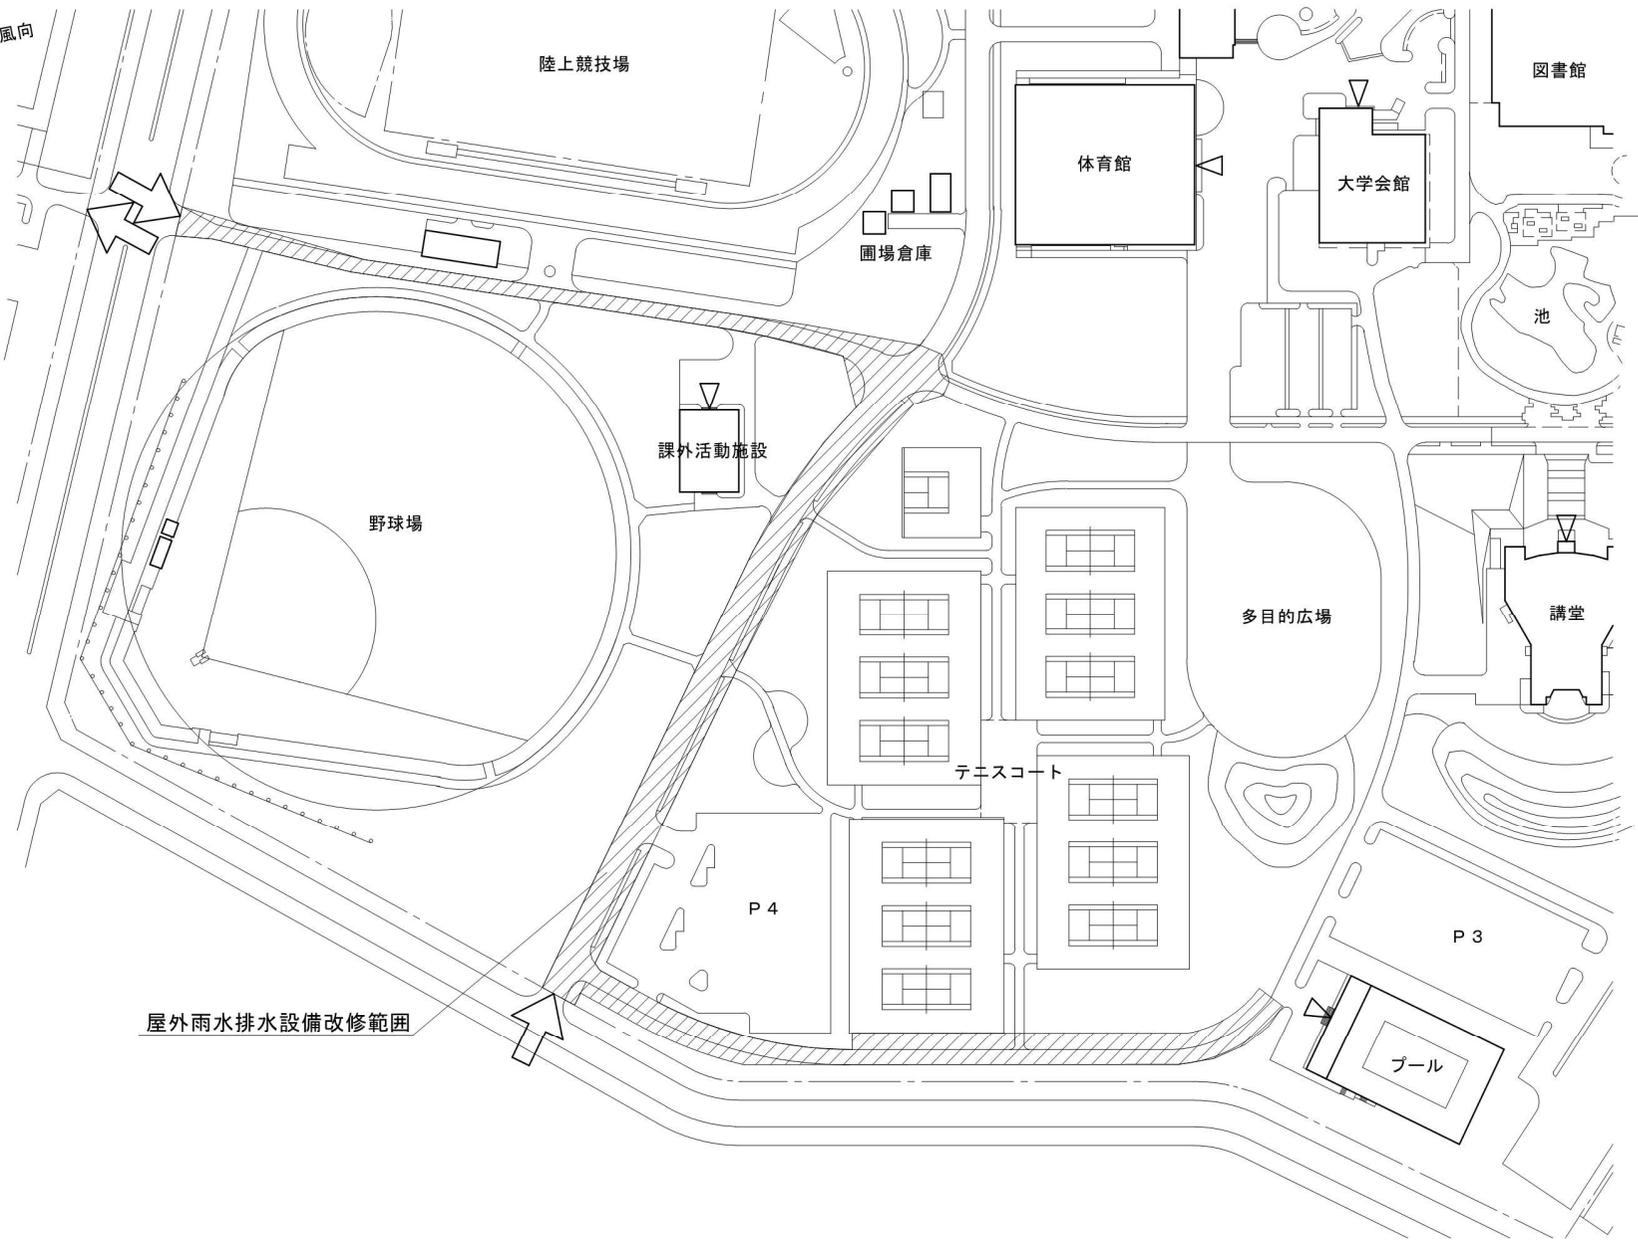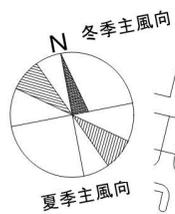


団地名	001 高島	事業名	鳴門教育大学(高島)ライフライン再生(給排水設備)	配置図	1 / 2, 000
-----	--------	-----	---------------------------	-----	------------

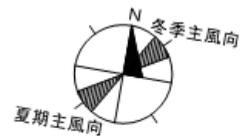

屋外排水設備の更新範囲

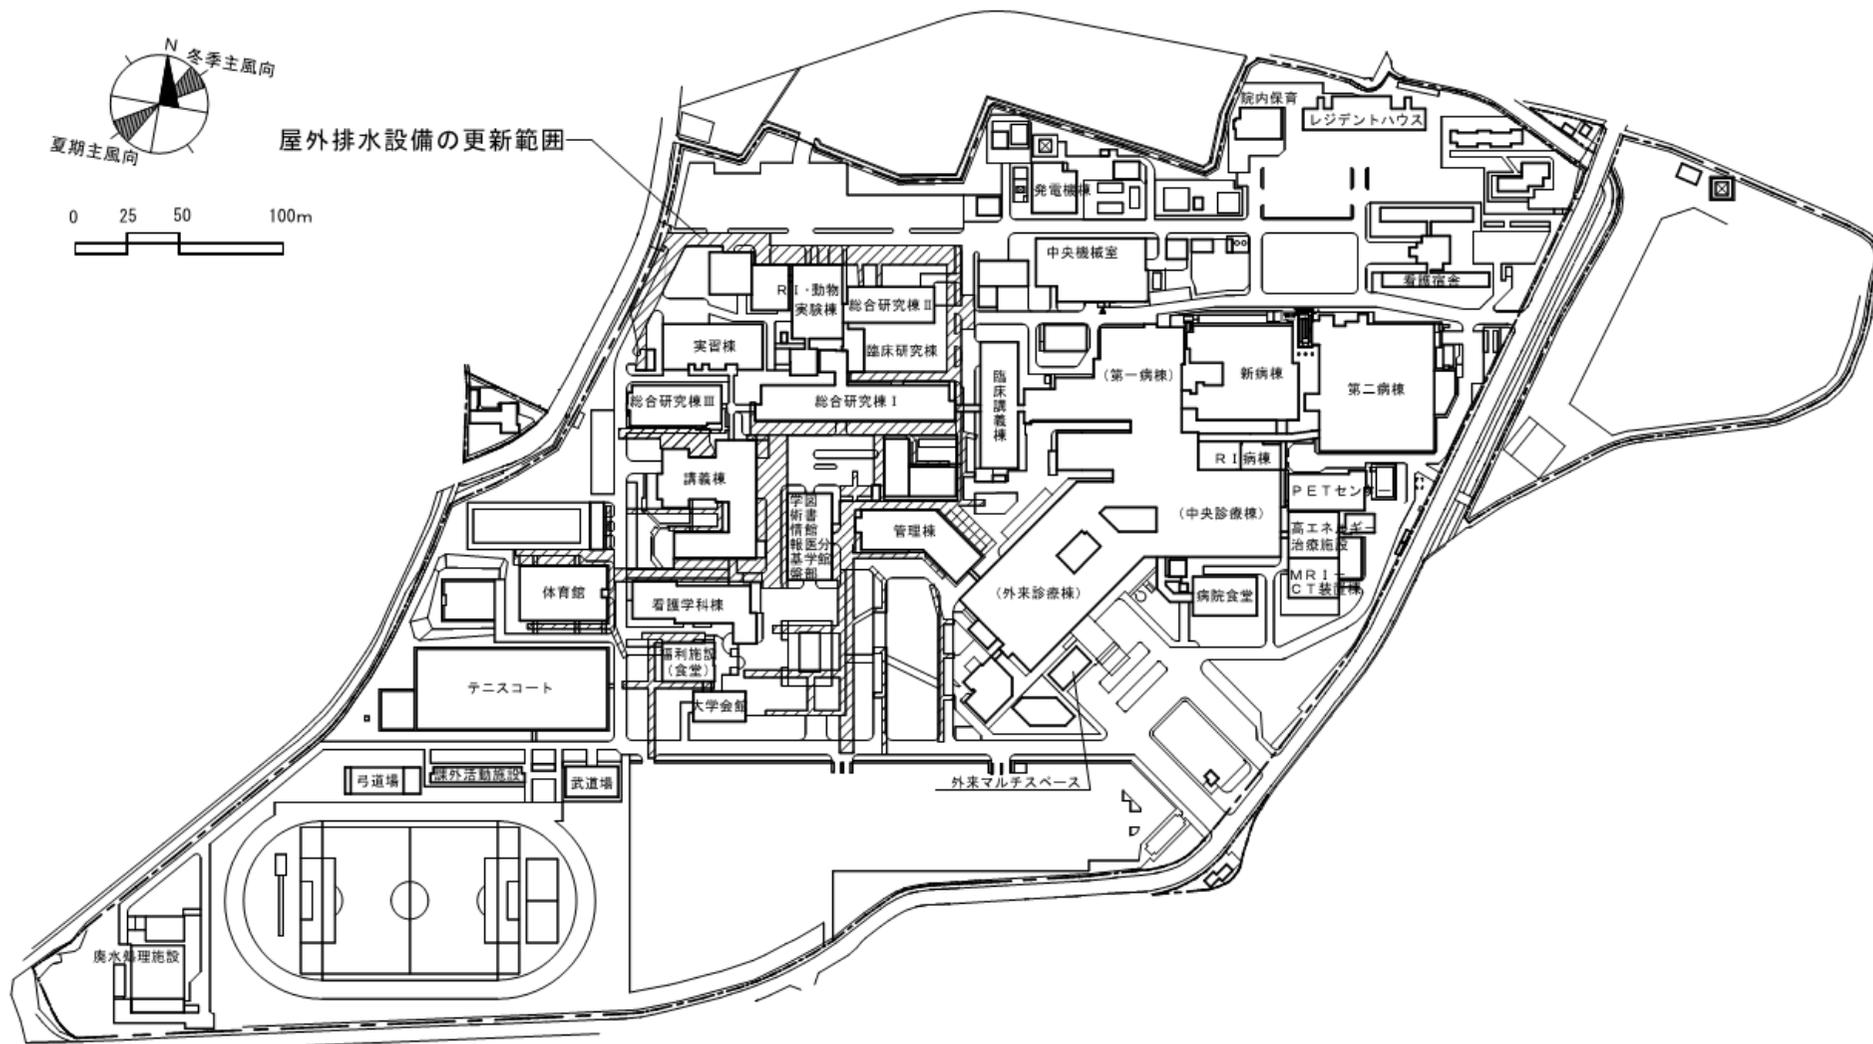 

団地名	031 岡豊	事業名	高知大学(岡豊)ライフライン再生(排水設備等)	配置図	1/3500
-----	--------	-----	-------------------------	-----	--------

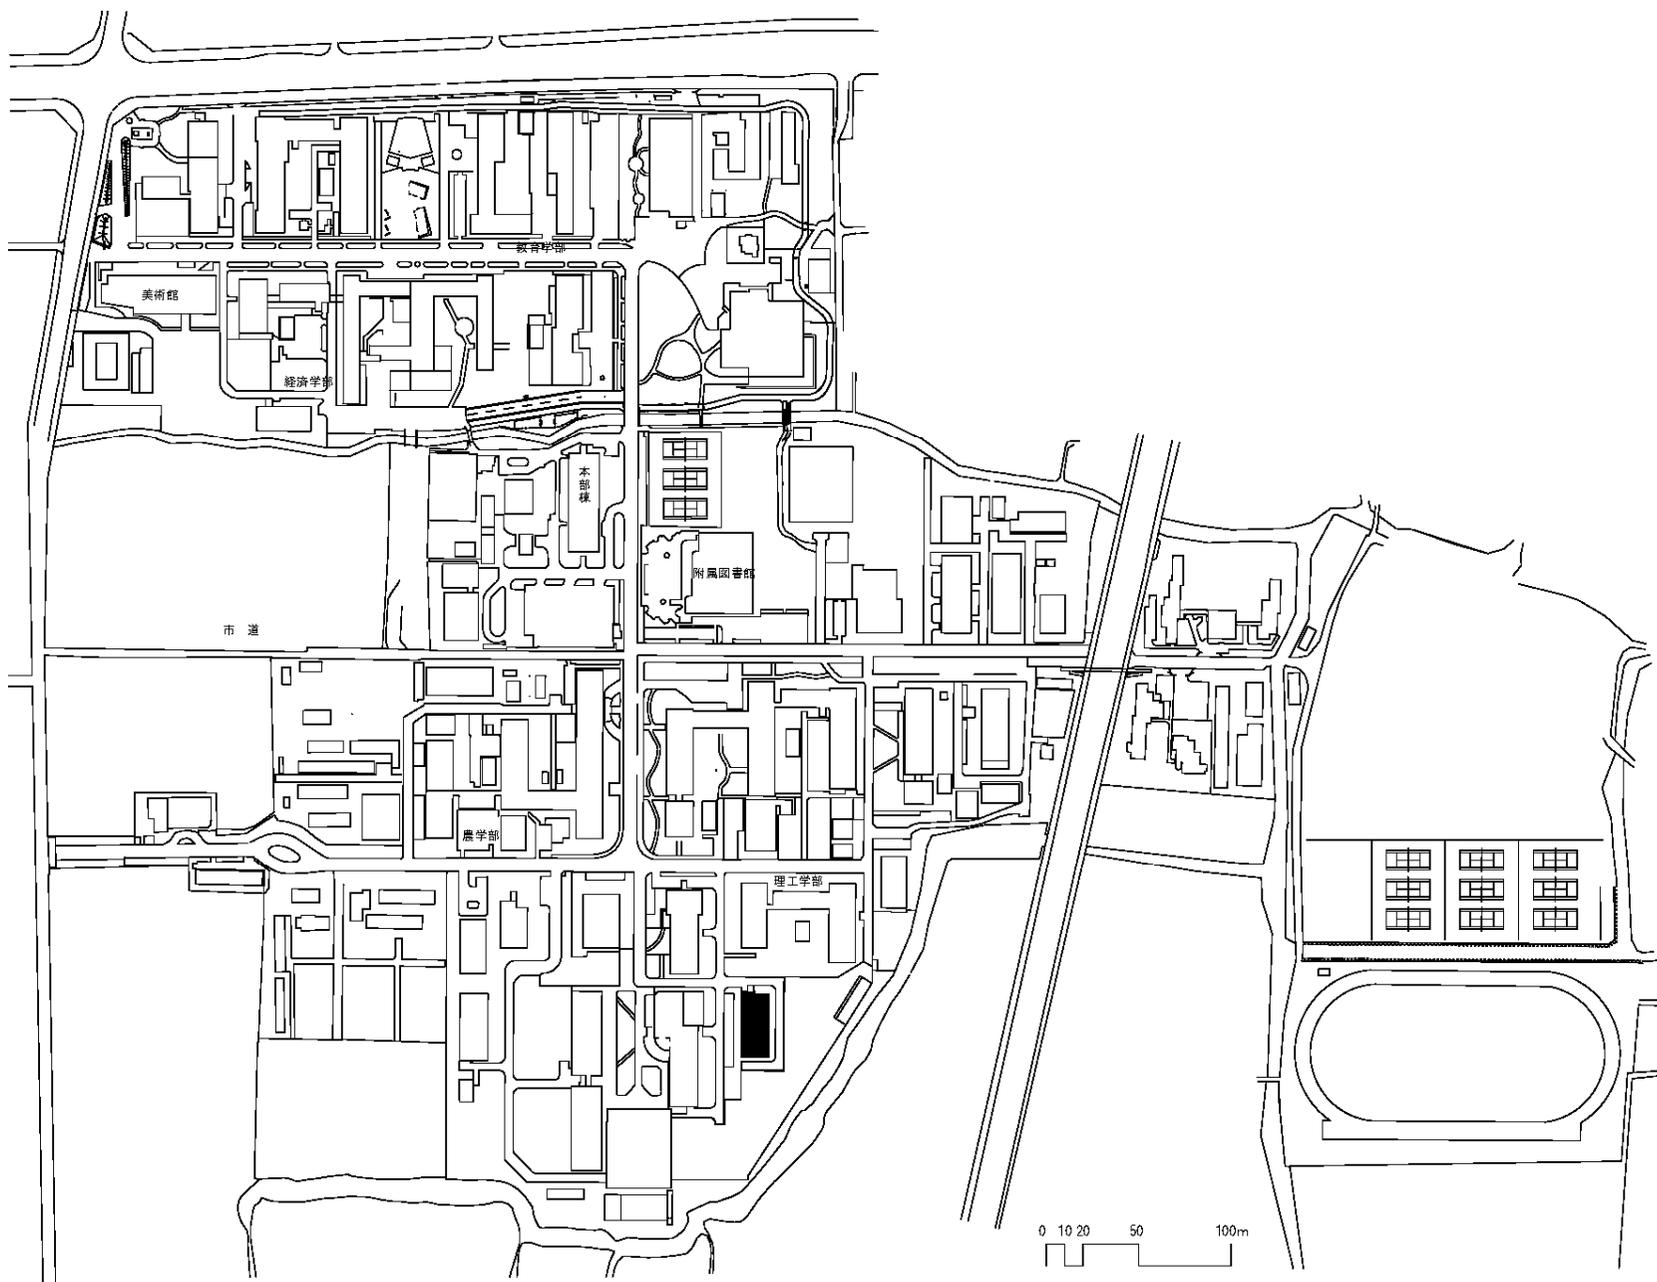

団地名	001 本庄町1	事業名	佐賀大学(本庄町)総合研究棟改修Ⅱ(理工学系)	配置図	1/3000
-----	----------	-----	-------------------------	-----	--------